


CABEAMENTO ESTRUTURADO – PLANTA BAIXA  
ESCALA: 1/50

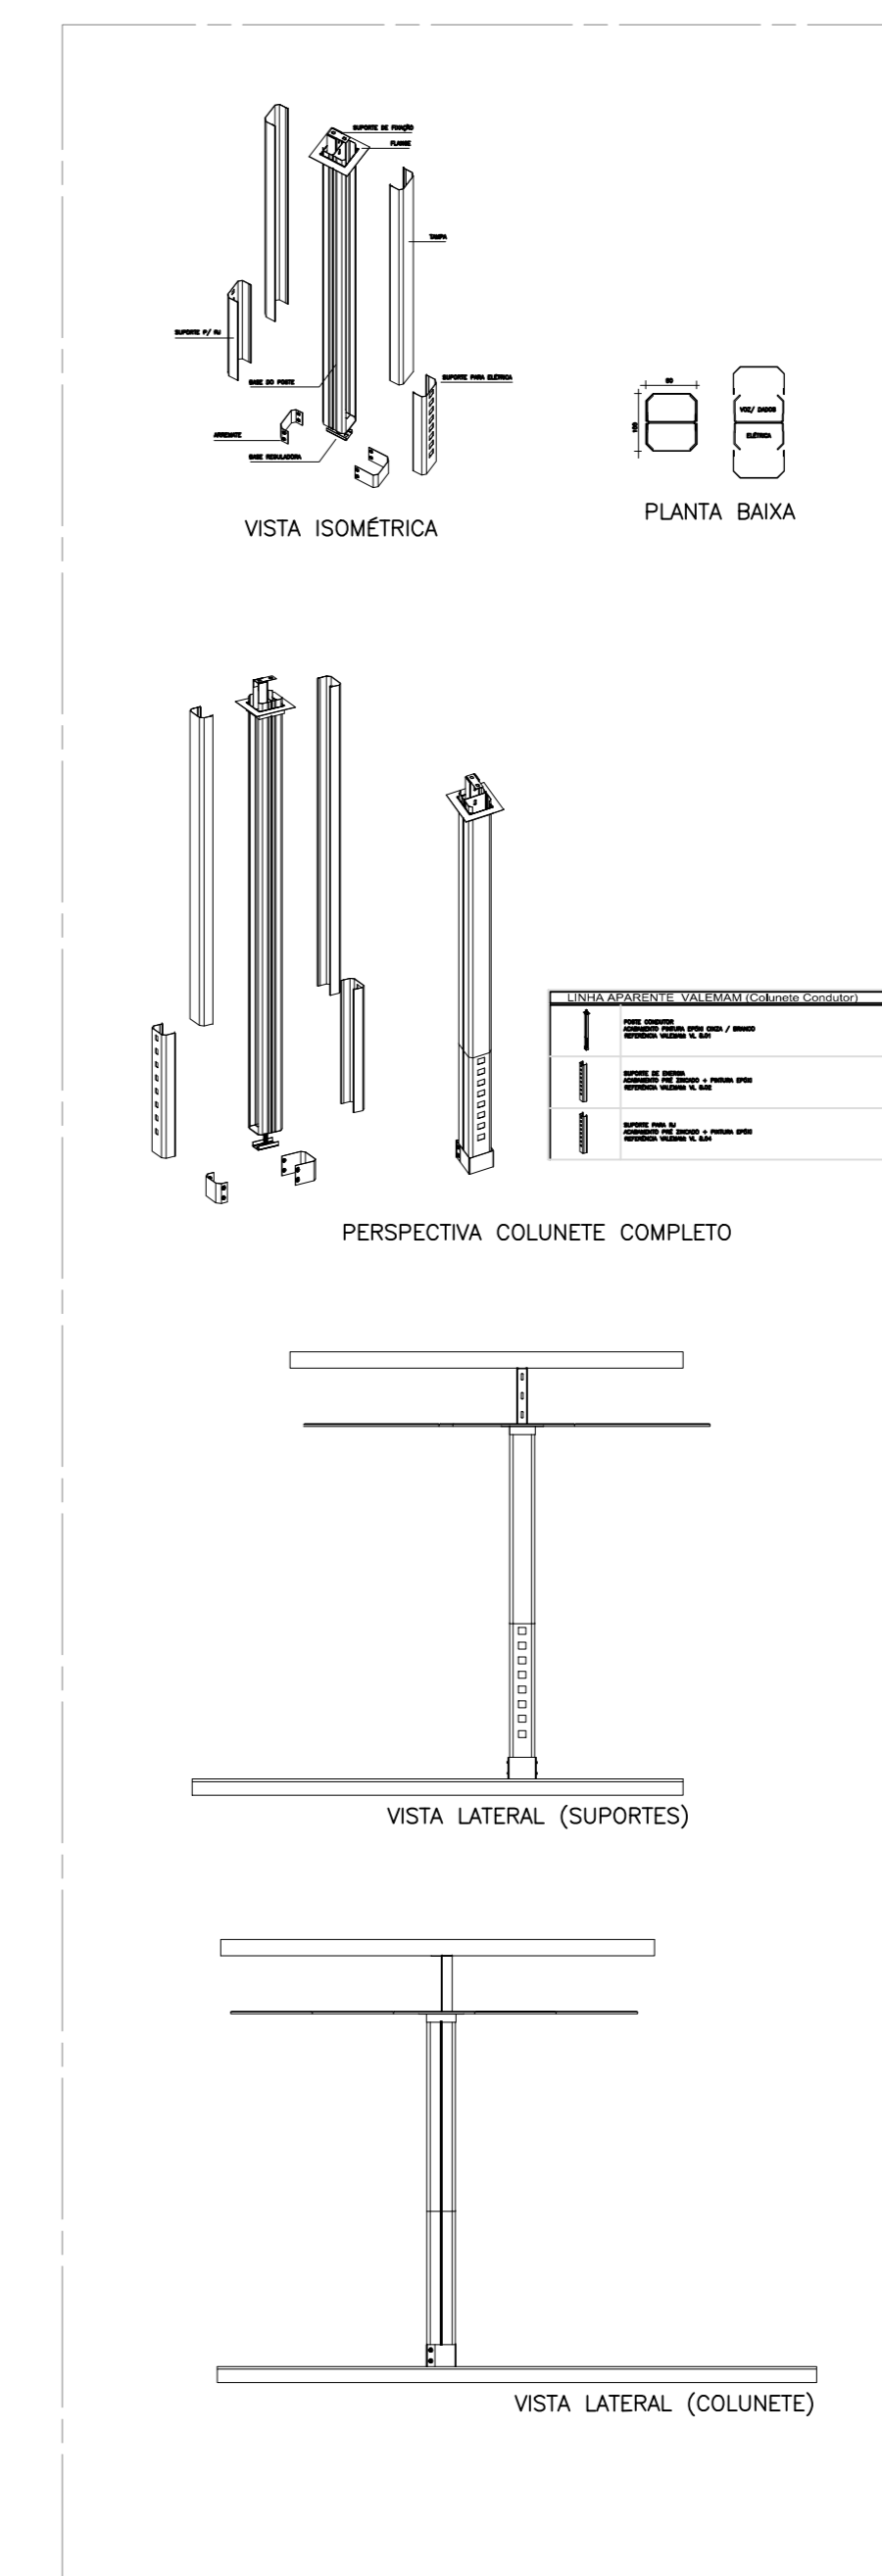

DETALHE I – COLUNETE VARIÁVEL  
ESCALA: S/ESCALA

Legenda


- MUITA 24 PORTAS RJ45 (FURUKAWA) - EXISTENTE
- RACK 44U - EXISTENTE
- Tomada RJ45, de sobrepor, 2 módulos a 0,30m do piso
- 8 tomadas RJ45 em colunete variável de 2,7 m
- Compartilhado com elétrica
- Cabo a instalar conforme indicação
- Cabo existente conforme indicação
- Eletrocalha 100x50mm existente

LEGENDA DE INDICAÇÕES :


1 - IDENTIFICAÇÃO DO CABO PARA LÓGICA:  
 XC-UTP-4P → QUANTIDADE DE PARES  
 → CABO UTP - CATEGORIA 6  
 → QUANTIDADE DE CABOS

2 - IDENTIFICAÇÃO DA NUMERAÇÃO:  
 BL-YY-DD-DD → NÚMERO DO PONTO  
 → IDENTIFICAÇÃO DA MUITA  
 → IDENTIFICAÇÃO DO RACK


- NOTAS:
- RACK, MUITAS E ELETROCALHAS EXISTENTES;
  - A CONEXÃO DOS PONTOS LÓGICOS SERÁ FEITA A PARTIR DAS MUITAS EXISTENTES CONFORME INDICADO NO PROJETO (M1 A M10);
  - AS TOMADAS LÓGICAS DEVERÃO SER INSTALADAS DE FORMA APARENTE, DIRETAMENTE NAS DIVISÓRIAS DOS AMBIENTES;
  - AS DESCIDAS DE CABOS SERÃO FEITAS DE FORMA EMBUTIDA NAS COLUNAS DAS DIVISÓRIAS DOS AMBIENTES;
  - DIMENSÕES EM MILÍMETROS, EXCETO QUANDO INDICADO.
  - PROJETO EXECUTADO CONFORME PROJETO DE ARQUITETURA.
  - TODAS AS PARTES METÁLICAS DA INSTALAÇÃO DEVERÃO SER ATERRADAS. REALIZAR EQUIPOTENCIALIZAÇÃO CONFORME ITEM 6.4.2 DA NBR 5410:2004.
  - OS CABOS LÓGICOS DEVEM SER CATEGORIA 5e TIPO LSZH (BAIXA EMISSÃO DE FUMAÇA E ZERO HALOGENO) NÃO PROPRIETÁRIOS A CHAMAS.
  - DEVE SER ELABORADO PROJETO ESPECÍFICO DAS MEDIDAS DE PROTEÇÃO CONTRA SURTO JUNTAMENTO COM O PROJETO DE SPDA (SPDA+MPS+PDA), CONFORME NBR 5419/2015 E FEITAS AS DEVIDAS COMPATIBILIZAÇÕES NO PROJETO DE CABEAMENTO ESTRUTURADO.
  - O COLUNETE VARIÁVEL SERÁ COMPARTILHADO ENTRE REDE ELÉTRICA E LÓGICA.
  - ALTERNATIVAMENTE, PODERÃO SER UTILIZADOS CABOS UTP CAT 6 EM SUBSTITUIÇÃO AOS CABOS UTP CAT 5e.

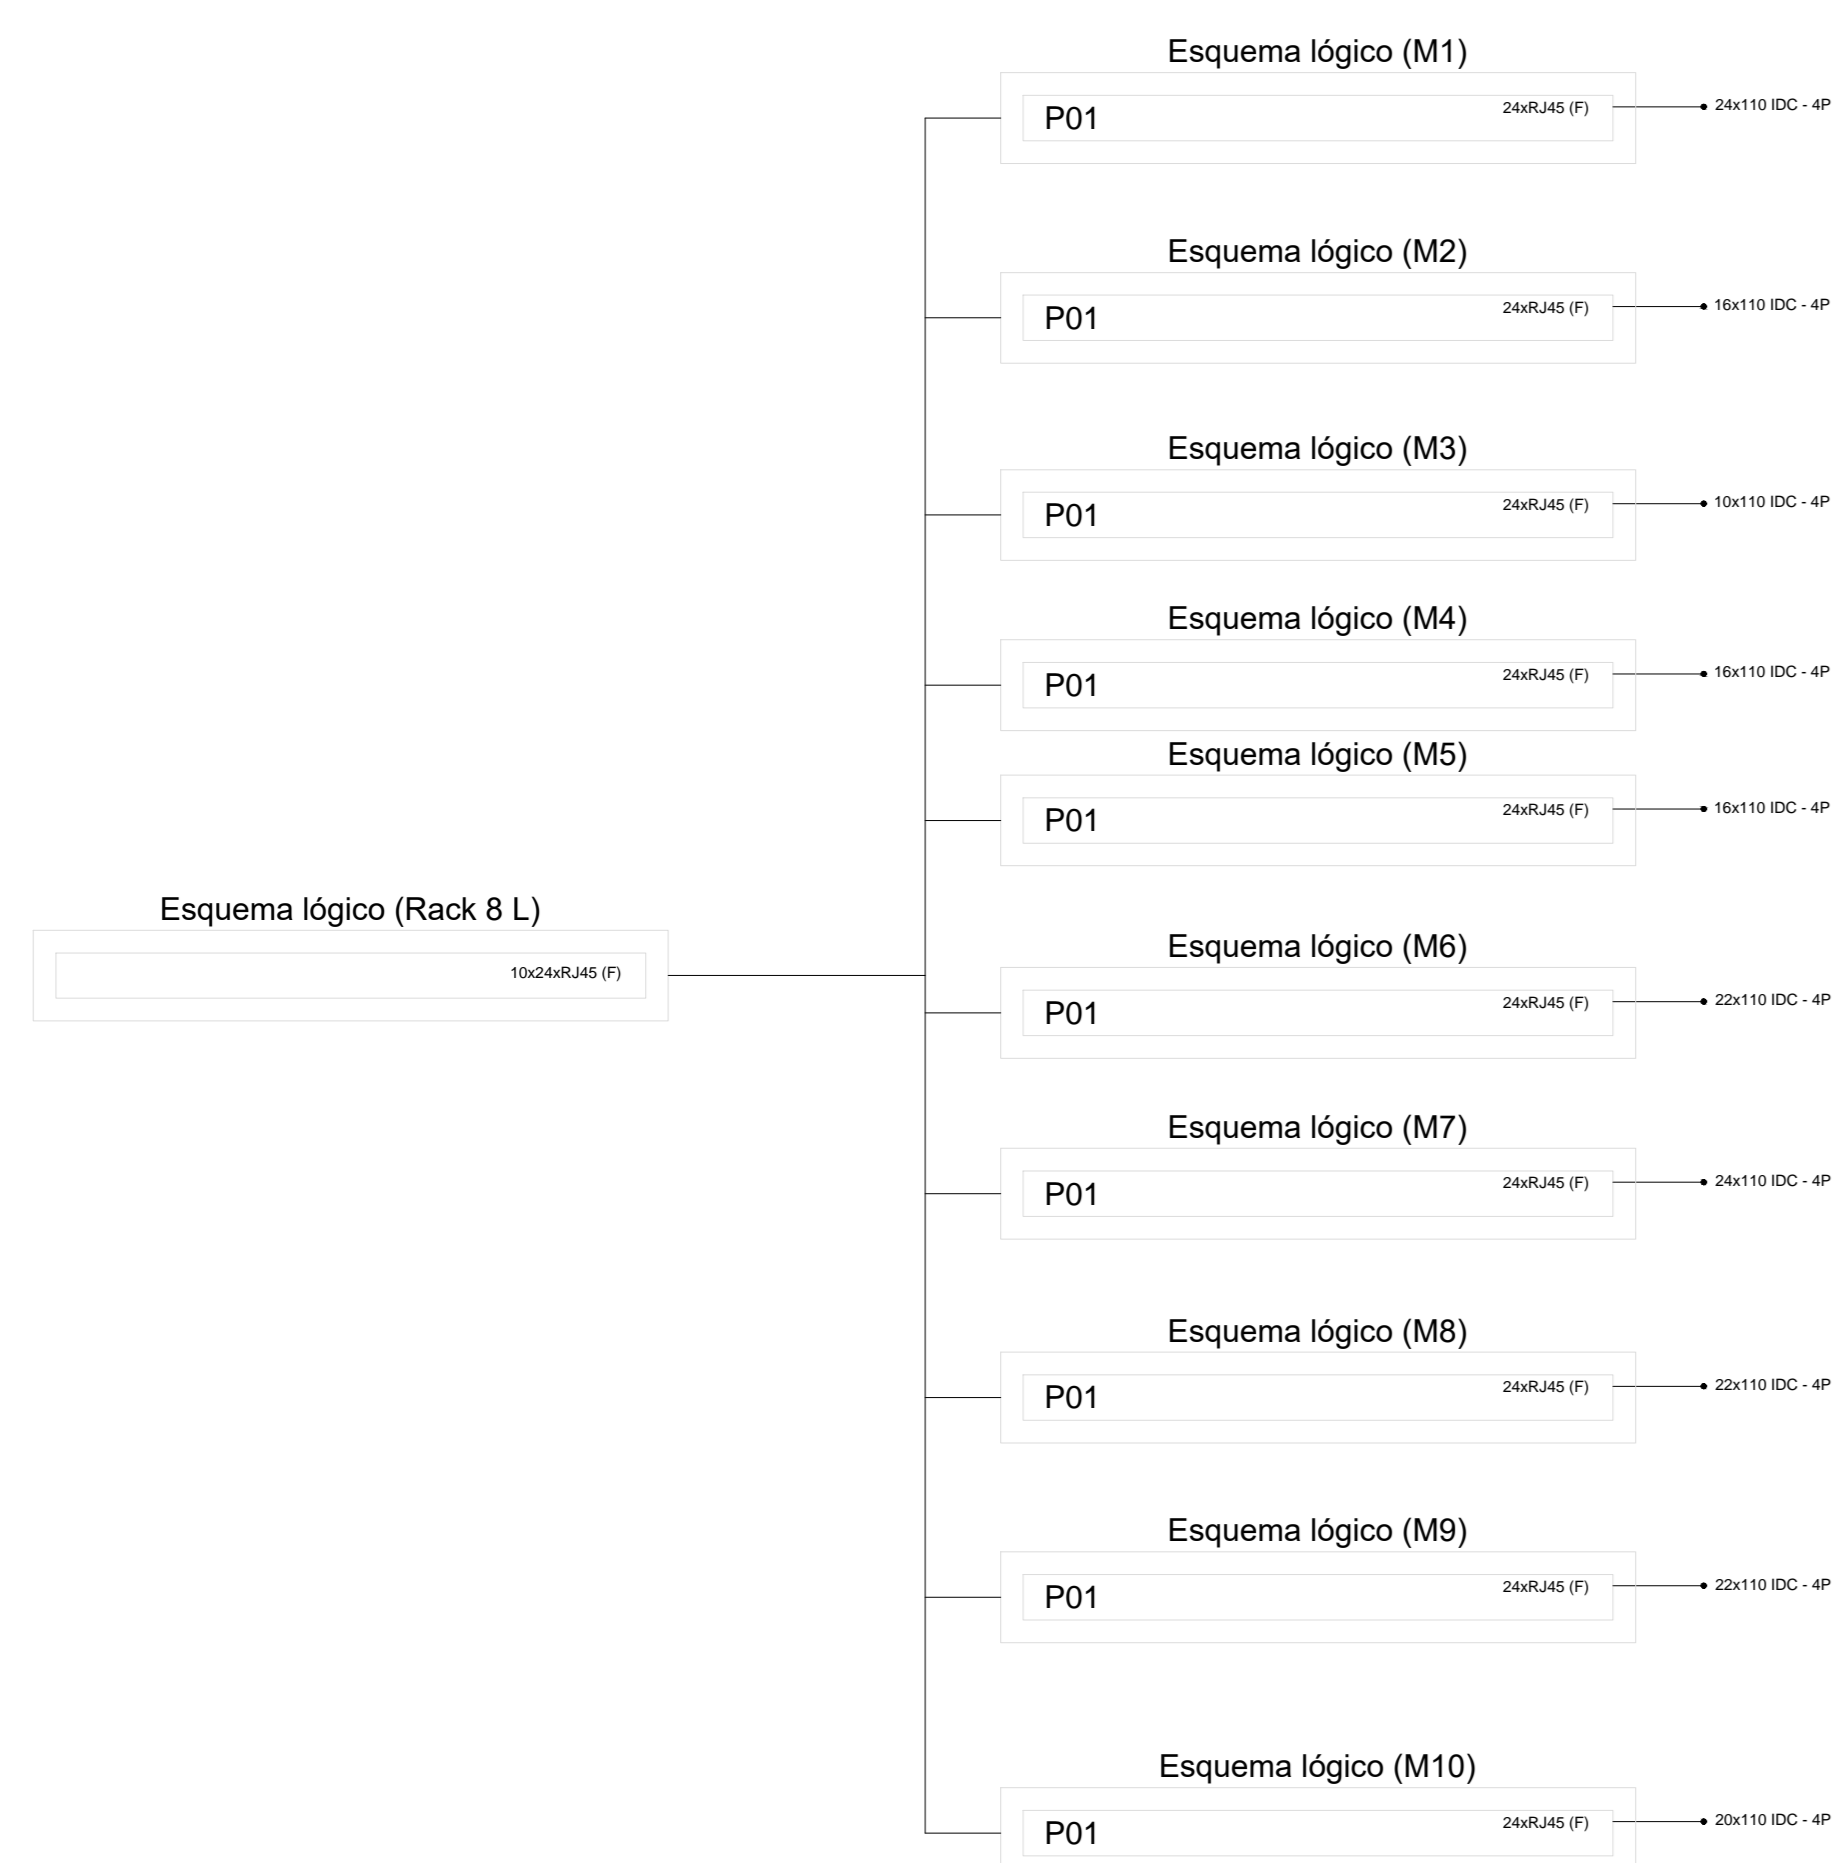

ESQUEMA LÓGICO  
ESCALA: S/ESCALA

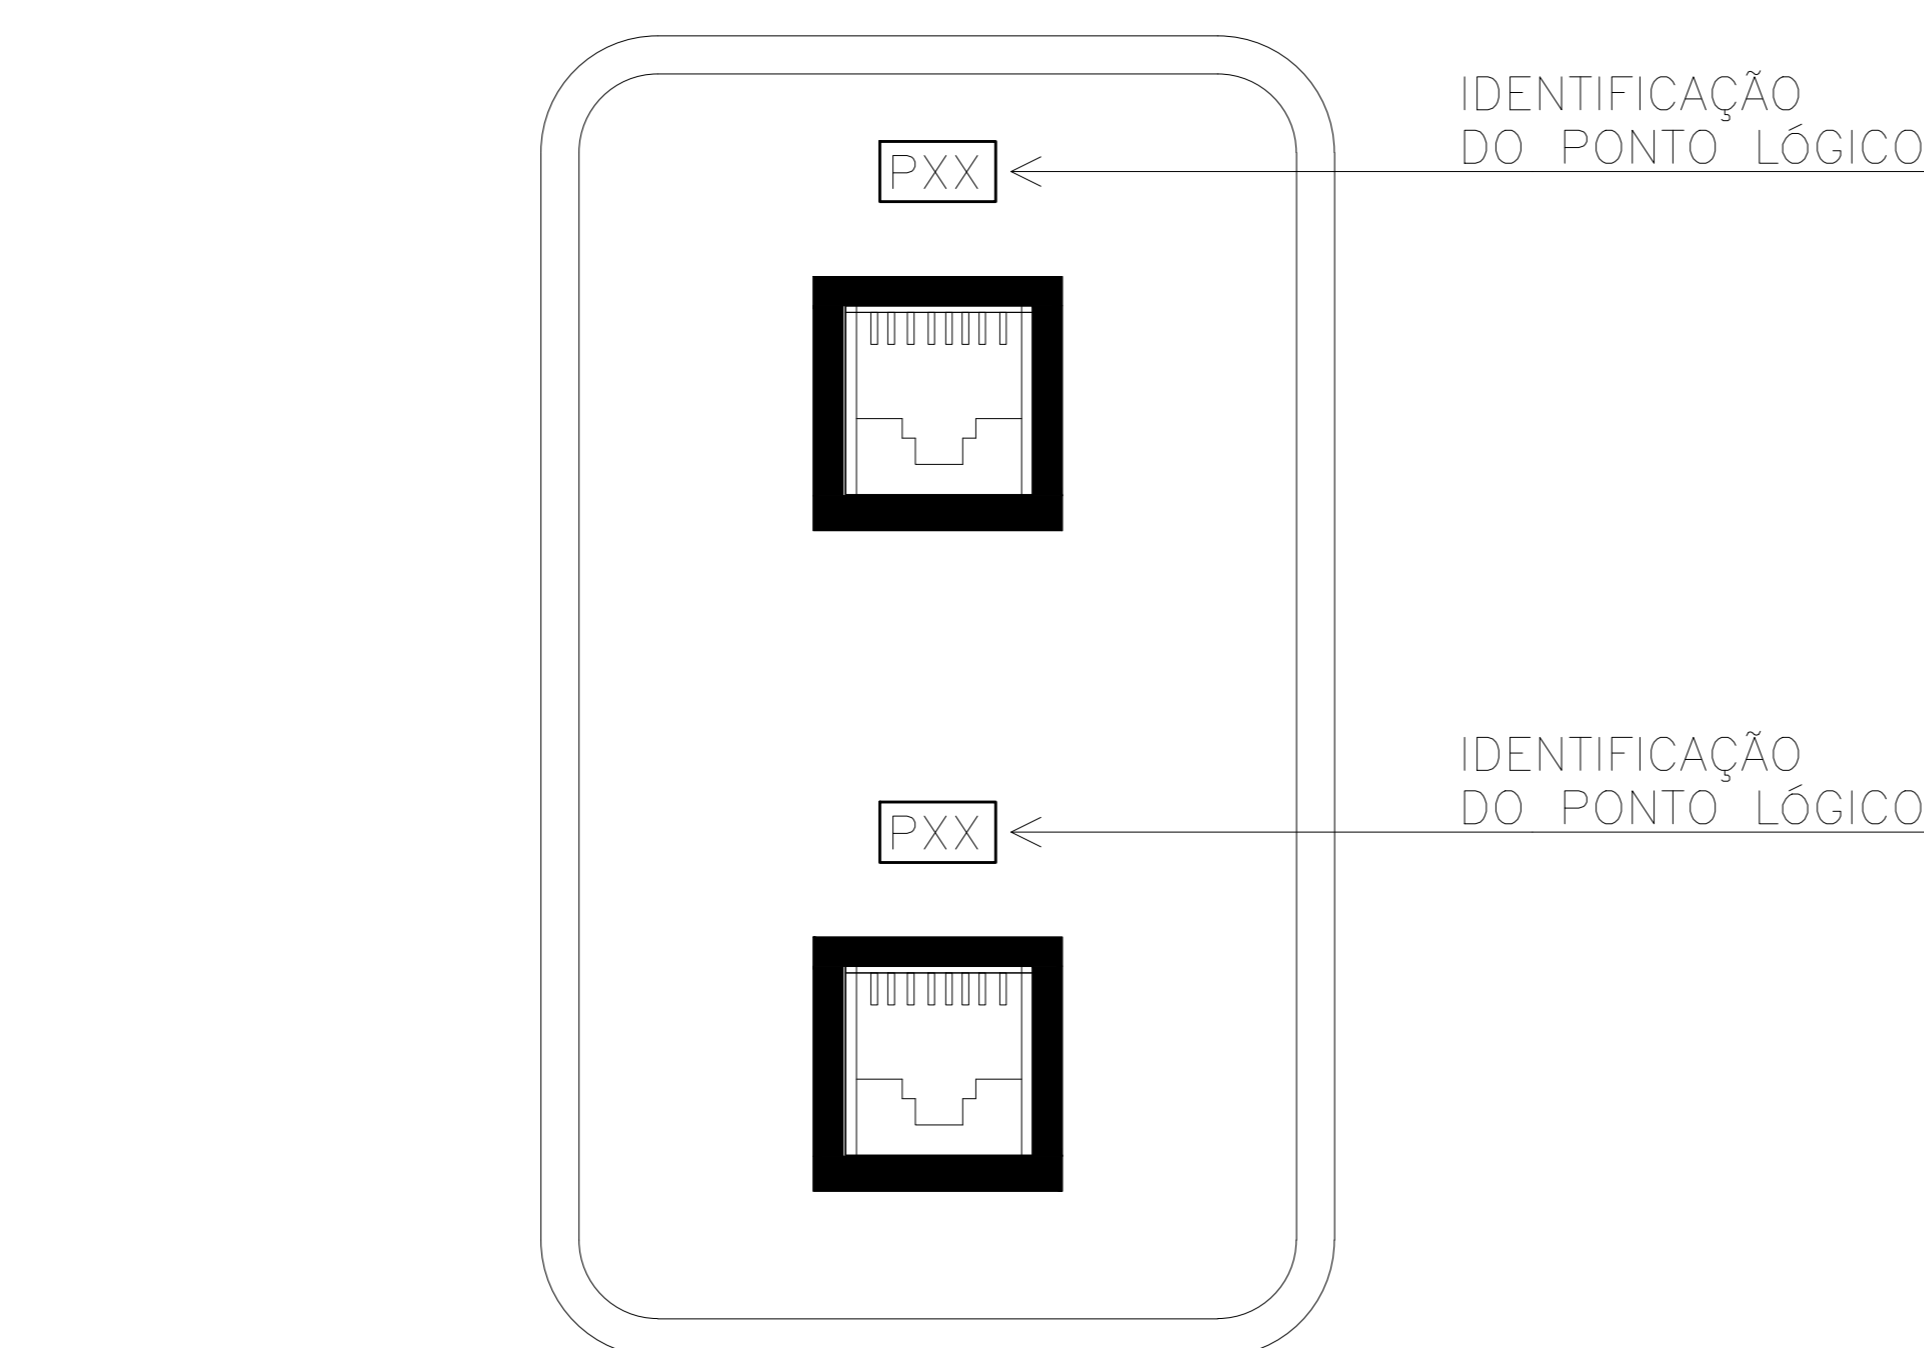

DETALHE DE TOMADAS DE DADOS (2 RJ-45) EM CAIXA 4X2”  
ESCALA: S/ESCALA

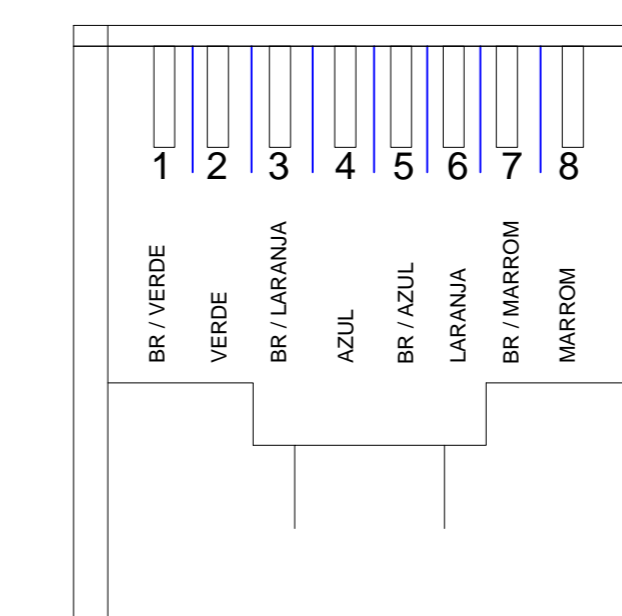

DETALHE DE TOMADAS RJ-45  
CATEGORIA 5e – EIA/TIA – 568A  
MODULAR JACK 8 POSIÇÕES  
ESCALA: S/ESCALA

CARIMBOS

ESTADO DE GOIÁS  
SECRETARIA DE ESTADO DA CASA CIVIL

ENDEREÇO:  
Rua 82, nº 400, Palácio Pedro Ludovico Teixeira, 8º Andar, Setor Central, Goiânia-Goiás, CEP: 74.015-908

OBRAS:

PROJETO DE CABEAMENTO ESTRUTURADO  
REALOCAÇÃO DE PONTOS LÓGICOS CONFORME NOVO LAYOUT

REV. Nº	DESCRIÇÃO	AUTOR	DATA
0	Emissão Inicial	JADILSON	25/05/2023
1	-	-	-
2	-	-	-
-	-	-	-

ASSINATURAS:

RESPONSÁVEL TÉCNICO: JADILSON MOREIRA DE SOUSA  
ENGENHEIRO ELETRICISTA  
CREA: 19117D-GO

PROPRIETÁRIO: SECRETARIA DE ESTADO DA CASA CIVIL  
CNPJ: 25.108.457/0001-45

