

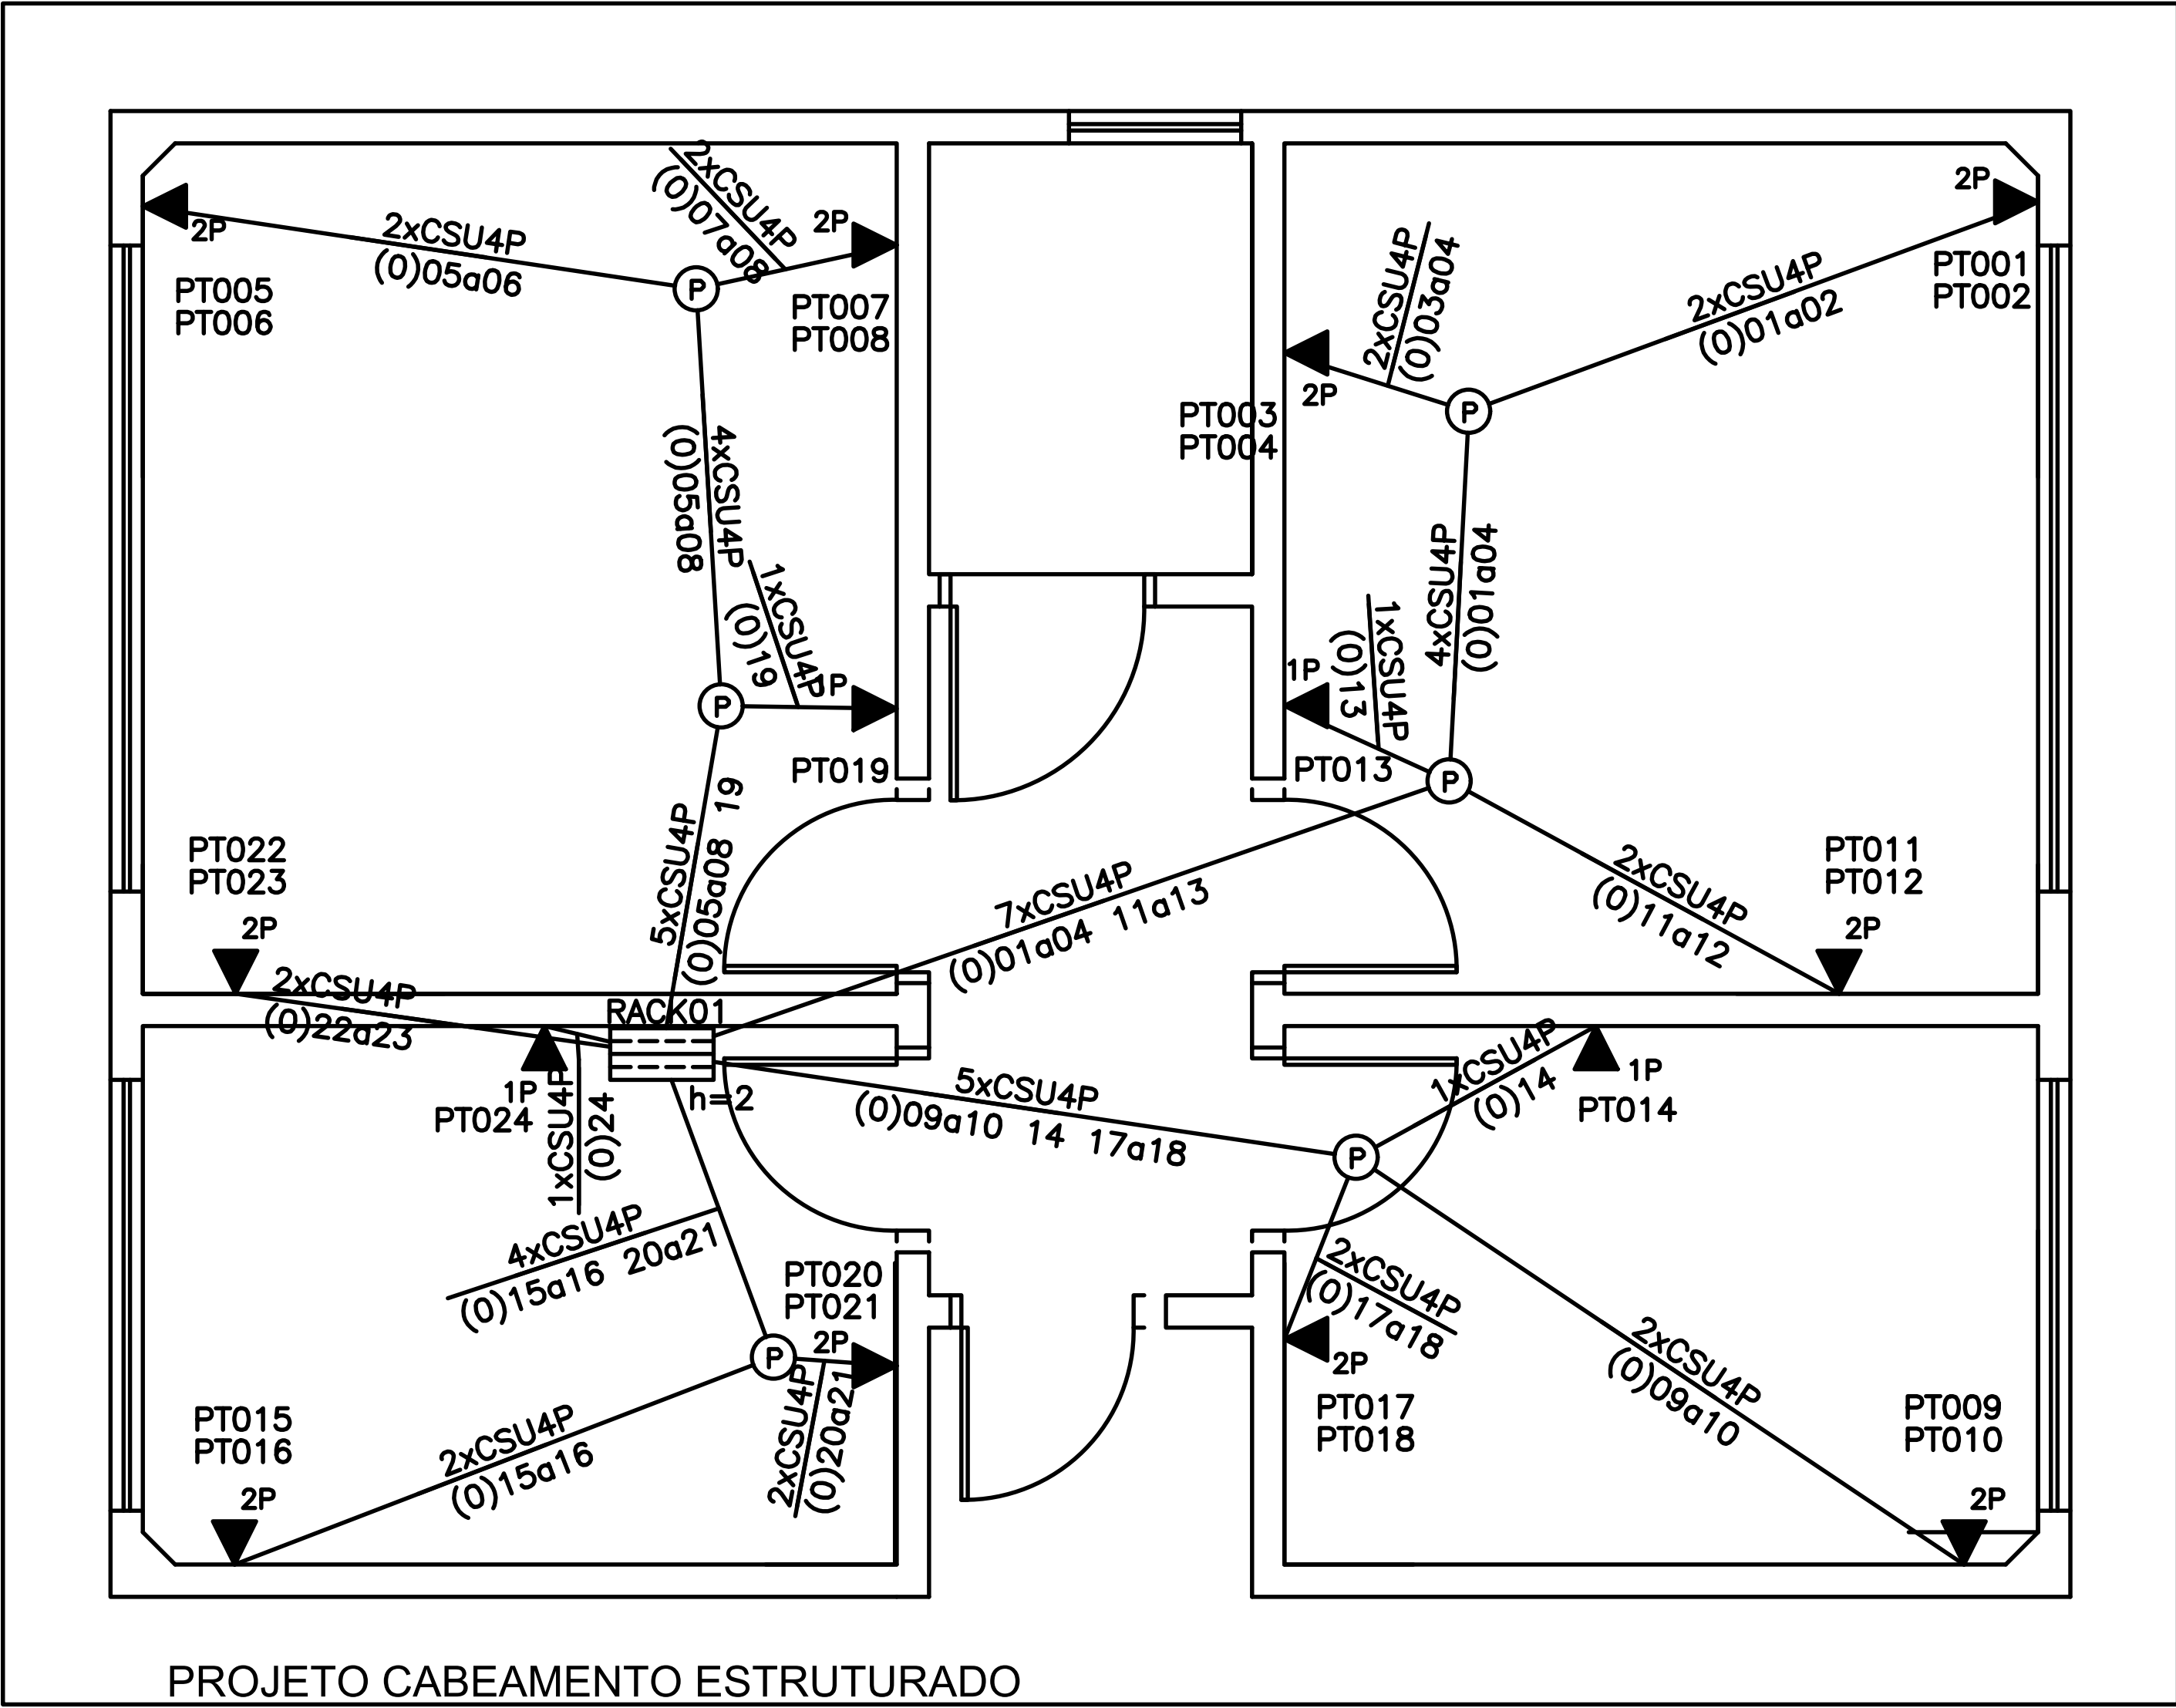


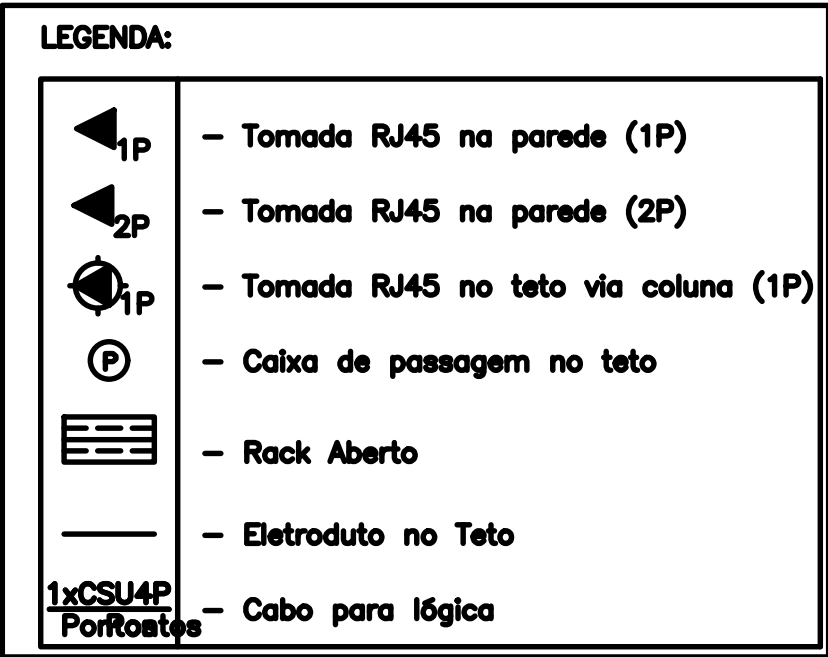

PROJETO CABEAMENTO ESTRUTURADO
escala: 1/50

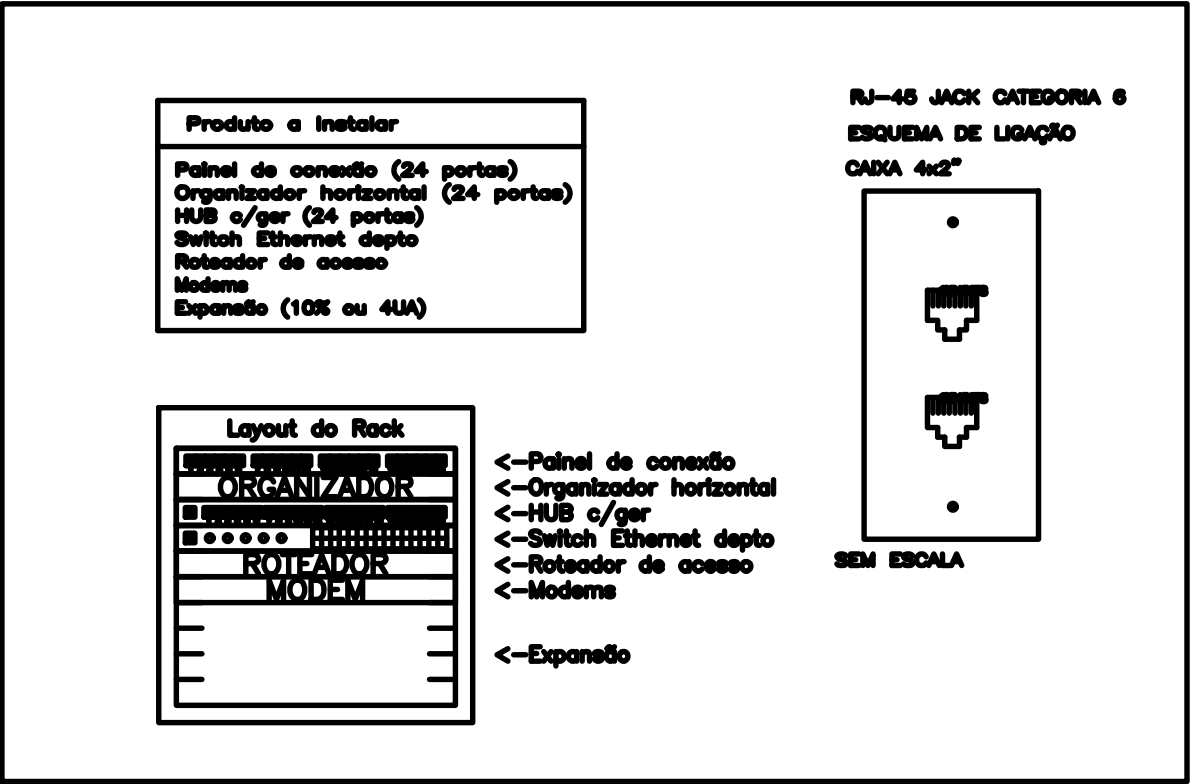

LISTA DE MATERIAIS - INSTALAÇÕES ELÉTRICAS				
ITEM	CLASS	QTD	UND	DESCRIÇÃO
1	Cabeamento	205	M	CABO UTP-4P, CAT. 6, 24 AWG
2	Cabeamento	5	UND	PATCH CORD (CABO DE REDE), CATEGORIA 5 E (CAT 5E) UTP, 24 AWG, 4 PARES, EXTENSAO DE 1,50 M
3	Cabeamento	1	UND	PATCH PANEL, 24 PORTAS, CATEGORIA 6, COM RACKS DE 19" DE LARGURA E 1 U DE ALTURA
4	Cabeamento	1	UND	RACK FECHADO DE PAREDE COM PORTA EM ACRÍLICO - 12 U'S
5	Cabeamento	10	UND	TOMADA DE REDE (RJ45 + RJ11) - FORNECIMENTO E INSTALAÇÃO
6	Cabeamento	4	UND	TOMADA DE REDE RJ45 - FORNECIMENTO E INSTALAÇÃO. AF. 11/2019
7	Caixa	6	UND	CAIXA OCTOGONAL 3" X 3", PVC, INSTALADA EM LAJE - FORNECIMENTO E INSTALAÇÃO. AF. 12/2015
8	Caixas	14	UN	CAIXA RETANGULAR 4" X 2" MÉDIA (1,30 M DO PISO), PVC, INSTALADA EM PAREDE - FORNECIMENTO E INSTALAÇÃO. AF. 12/2015
9	Eletroduto	81	M	ELETRODUTO FLEXÍVEL CORRUGADO REFORÇADO, PVC, DN 20 MM (1/2"), PARA CIRCUITOS TERMINAIS, INSTALADO EM FORRO - FORNECIMENTO E INSTALAÇÃO. AF. 12/2015

MAPA DE CABOS [RACK01]				
Cabo	Início	Final	Comprimento (m)	Tipo
CSU4P-RACK01-PT001	RACK01	PT001	12.11	Cabo UTP
CSU4P-RACK01-PT002	RACK01	PT002	12.11	Cabo UTP
CSU4P-RACK01-PT003	RACK01	PT003	10.19	Cabo UTP
CSU4P-RACK01-PT004	RACK01	PT004	10.19	Cabo UTP
CSU4P-RACK01-PT005	RACK01	PT005	9.88	Cabo UTP
CSU4P-RACK01-PT006	RACK01	PT006	9.88	Cabo UTP
CSU4P-RACK01-PT007	RACK01	PT007	8.23	Cabo UTP
CSU4P-RACK01-PT008	RACK01	PT008	8.23	Cabo UTP
CSU4P-RACK01-PT009	RACK01	PT009	10.36	Cabo UTP
CSU4P-RACK01-PT010	RACK01	PT010	10.36	Cabo UTP
CSU4P-RACK01-PT011	RACK01	PT011	9.63	Cabo UTP
CSU4P-RACK01-PT012	RACK01	PT012	9.63	Cabo UTP
CSU4P-RACK01-PT013	RACK01	PT013	8.41	Cabo UTP
CSU4P-RACK01-PT014	RACK01	PT014	8.23	Cabo UTP
CSU4P-RACK01-PT015	RACK01	PT015	7.88	Cabo UTP
CSU4P-RACK01-PT016	RACK01	PT016	7.88	Cabo UTP
CSU4P-RACK01-PT017	RACK01	PT017	7.87	Cabo UTP
CSU4P-RACK01-PT018	RACK01	PT018	7.87	Cabo UTP
CSU4P-RACK01-PT019	RACK01	PT019	6.15	Cabo UTP
CSU4P-RACK01-PT020	RACK01	PT020	5.77	Cabo UTP
CSU4P-RACK01-PT021	RACK01	PT021	5.77	Cabo UTP
CSU4P-RACK01-PT022	RACK01	PT022	5.70	Cabo UTP
CSU4P-RACK01-PT023	RACK01	PT023	5.70	Cabo UTP
CSU4P-RACK01-PT024	RACK01	PT024	4.26	Cabo UTP

APROVAÇÃO:

GGF - DAEM

POLÍCIA CIVIL

PROJETO CABEAMENTO
ESTRUTURADO
ANEXO - FORMOSA

Endereço: Rua Imbraim Quadra 81 Lotes 01,02,03,04,05,06 E 08, Parque Laguna, Formosa - GO

Coordenadas geográficas: Latitude: 15°55'56.01"S

Longitude: 47°31'42.75"O

EDIFICAÇÃO INSTITUCIONAL
TÉRREO

Proprietário

ESTADO DE GOIÁS - CNPJ 01.409.580/0001-38

SECRETARIA DE ESTADO DA SEGURANÇA PÚBLICA DE GOIÁS - CNPJ 01.409.606/0001-48

Tomador 2

POLÍCIA CIVIL - GO - CNPJ 37.014.123/0001 - 91

Autor do Projeto

Eng. civil Gustavo Oliveira Barbosa 1015878482 D-GO

ART 1020240236935

Responsável Técnico

POLÍCIA

CIVIL

GO

DESCRIÇÃO DOS PAVIMENTOS:

TÉRREO

CONTEÚDO:
Simbologia
Planta Baixa Térreo - Cabeamento Estruturado
Legenda
Mapa de Cabos
Lista de Materiais

ÁREA DO TERRENO ORIGINAL:
2.100m²

ÁREA TOTAL DA CONSTRUÇÃO:
60,90m²

ÁREA PAVIMENTADA:
1925,25m²

ÍNDICE CONTROLE CAPTAÇÃO ÁGUA PLUVIAL:
174,75 m²

ÁREAS:

FOLHA:
1/1

DATA:
AGOSTO / 2024

DESENHO:
ENG. GUSTAVO
BARBOSA