



CONVENÇÕES:	
	QUADRO DE DISTRIBUIÇÃO QD4 - EXISTENTE
	QUADRO DE DISTRIBUIÇÃO ETE - FORNECIMENTO DAS BRASIL
	ELETRODUTO DE PVC RÍGIDO Ø3/4" INSTALADO SOBRE O FORRO/LAJE
	ELETRODUTO FLEXÍVEL Ø50mm ENTERRADO NO SOLO
	CAIXA DE PASSAGEM 20x20x25cm
	ELETRODUTO QUE DESCE
	ELETRODUTO QUE SOBE

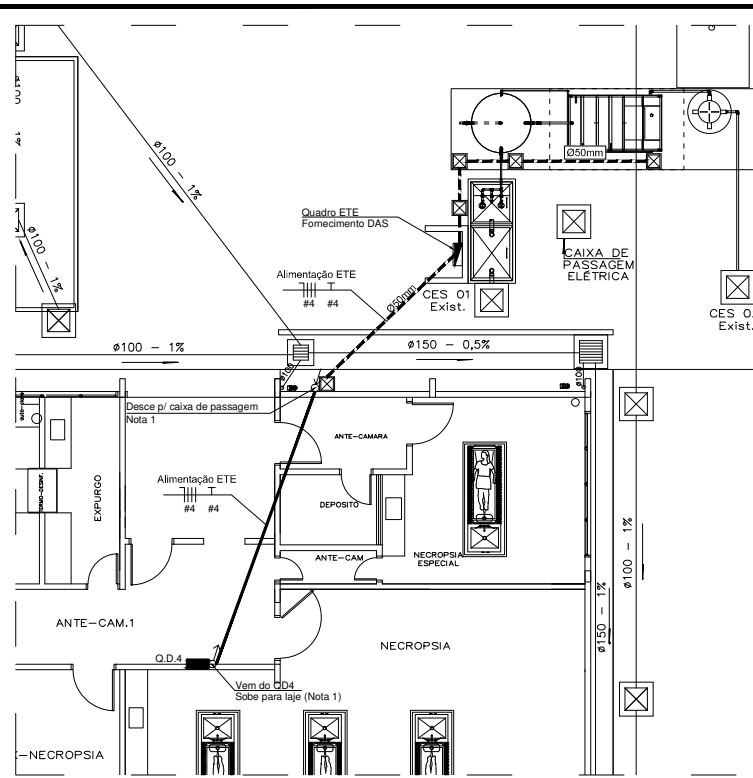

PLANTA BAIXA - TERREO  
ESCALA 1:10

- NOTAS:
- 1 - PARA AS DESCIDAS E SUBIDAS, FAZER A INSTALAÇÃO APARENTE COM ELETRODUTO RÍGIDO DE PVC
  - 2 - ELETRODUTOS NÃO COTADOS SERÃO DE Ø3/4"
  - 3 - OS CABOS ALIMENTADORES DOS QUADROS BEM COMO OS EXTERNOS SERÃO SINTENAX SINGELOS 1KV

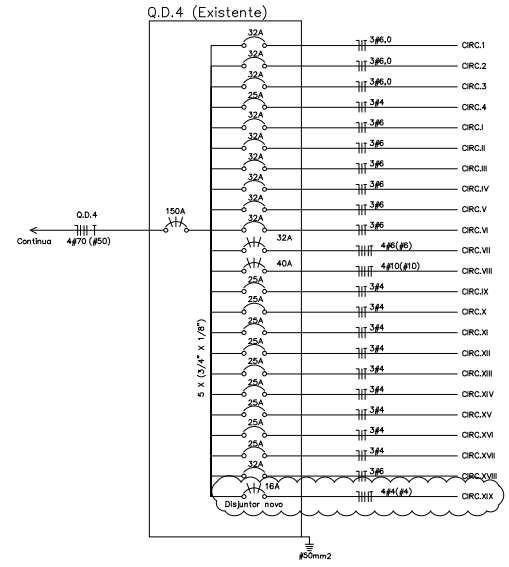

TÍTULO:	ALIMENTAÇÃO ETE - IML ITUMBIARA		
ASSUNTO:	ELÉTRICA	ESCALA:	INDICADA
CLIENTE:	SECRETARIA DE SEGURANÇA PÚBLICA - GO	REVISOR:	RENZO
		FOLHA:	01/01
		DATA:	17/05/18