



PAVIMENTO TÉRREO
Escala 1/100

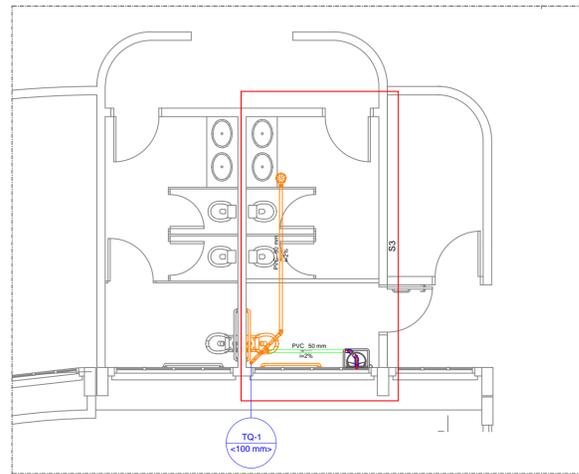

1º PAVIMENTO
Escala 1/100

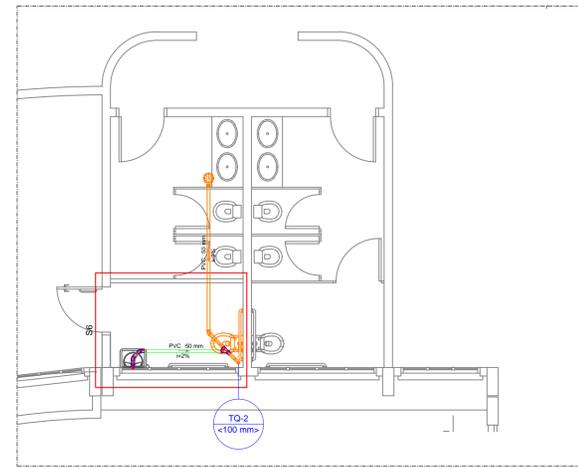

2º PAVIMENTO
Escala 1/100


Legenda	
	Bucha de redução longa
	Caixa Sifonada
	CE Caixas Inspeção Esgoto Simples
	Joelho 45
	Junção simples
	Junção simples- coluna
	Lavatório de Uso Geral
	Pia de Cozinha Residencial com Sifão 50mm
	Tanque de Lavar Roupas DN 50mm

Lista de Materiais Água Fria

PVC Acessórios	
Sifão de copo p/ pia e lavatório	
1" - 1.1/2"	4 pç
1" - 2"	1 pç
Sifão flexível c/ Adaptador	
1.1/4" - 2"	1 pç
Válvula p/ lavatório e tanque	
1"	4 pç
Válvula p/ pia	
1"	1 pç
Válvula p/ tanque	
40 mm	1 pç


PVC Esgoto

Bucha de redução longa	
50 mm - 40 mm	4 pç
Curva 90 curta	
40 mm	4 pç
Joelho 45	
50 mm	6 pç
Joelho 90	
50 mm	4 pç
Joelho 90 c/anel p/ esgoto secundário	
40 mm - 1.1/2"	4 pç
Junção simples	
50 mm - 50 mm	5 pç
Tubo PVC ponta-bolsa c/ virola	
50 mm - 2"	7.51 m
Tubo rígido c/ ponta lisa	
40 mm	3.75 m
50 mm - 2"	1.29 m

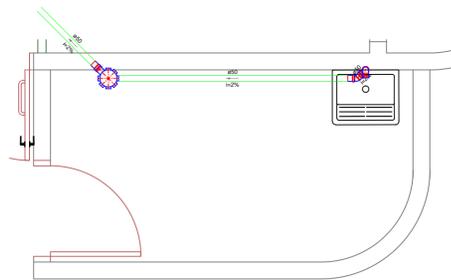


Detalhe S2
Escala 1:25

Legenda	
	Caixa Sifonada
	Joelho 45
	Tanque de Lavar Roupas DN 50mm

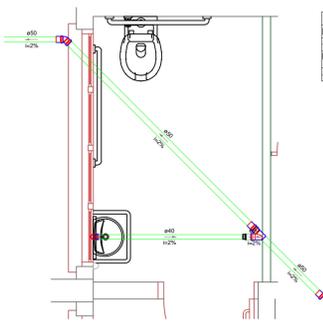


Detalhe S5
Escala 1:25

Legenda	
	Bucha de redução longa
	Joelho 45
	Junção simples
	Lavatório de Uso Geral

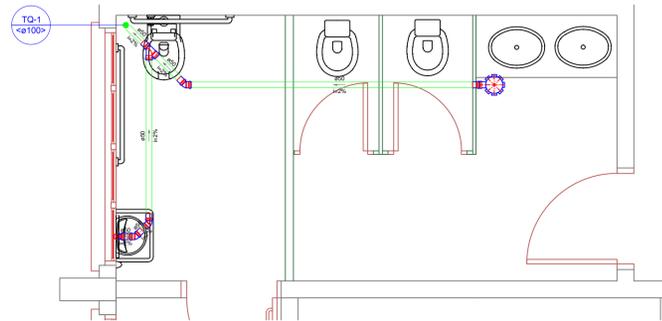


Detalhe S3
Escala 1:25

Legenda	
	Caixa Sifonada
	Joelho 45
	Junção simples
	Lavatório de Uso Geral

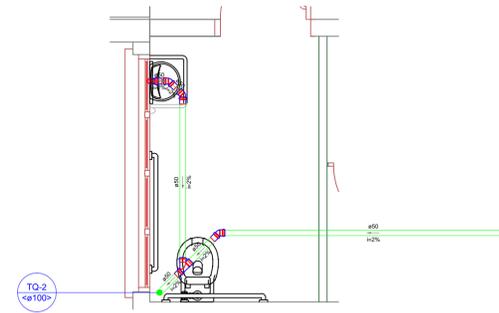


Detalhe S6
Escala 1:25

Legenda	
	Joelho 45
	Junção simples
	Lavatório de Uso Geral

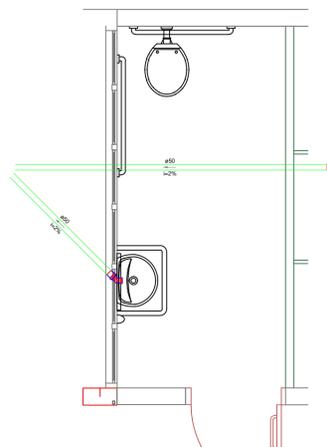


Detalhe S4
Escala 1:25

Legenda	
	Lavatório de Uso Geral

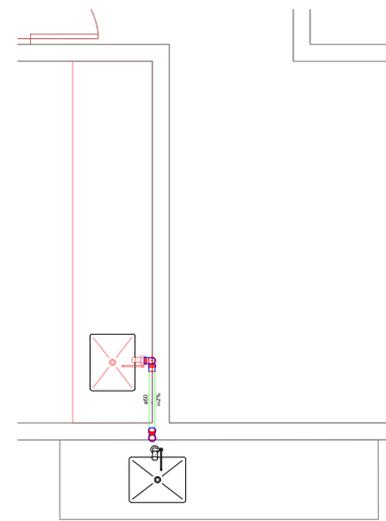


Detalhe S1
Escala 1:25

Legenda	
	Junção simples- coluna
	Pia de Cozinha Residencial com Sifão 50mm

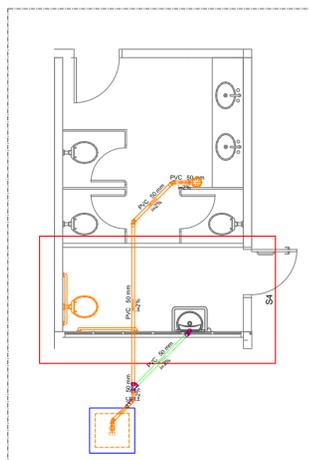

IML TÉRREO
Escala 1/100

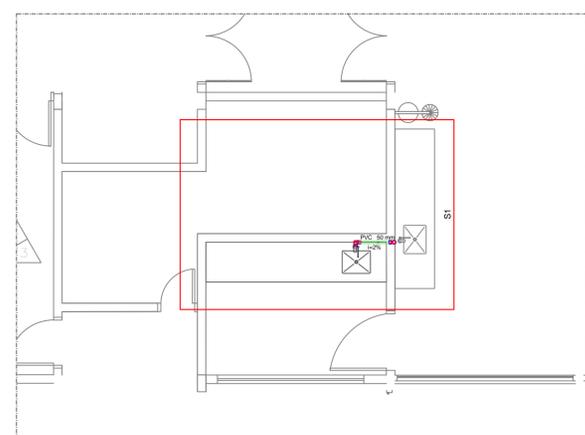

EXISTENTE

Aprovação:



SECRETARIA DE SEGURANÇA PÚBLICA E ADMINISTRAÇÃO PENITENCIÁRIA
HIDROSSANITÁRIO - Adaptação para PNE
Complexo Instituto Médico Legal IML/IC

ENDEREÇO: AVENIDA ATÍLIO CORREIA LIMA, Nº 1223, SETOR CIDADE JARDIM, GOIÂNIA-GO

PROPRIETÁRIO: Secretária de Segurança Pública e Administração Penitenciária

R.T. DO PROJETO:

CONTEÚDO:

PLANTA BAIXA DE ESGOTO E DETALHES;
LISTA DE MATERIAIS E LEGENDAS;

DATA: 7/2018


ÁREA CONSTRUIDA: 6195,48 m²

Prancha:


ESCALA: Indicada

DESENHO: Bruna Ferreira de Almeida


1/2

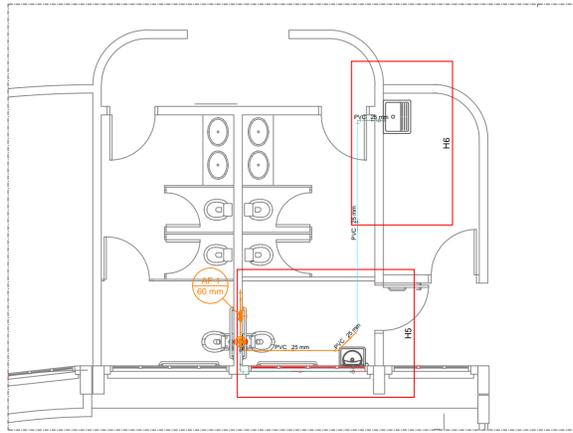


PAVIMENTO TÉRREO
Escala 1/100

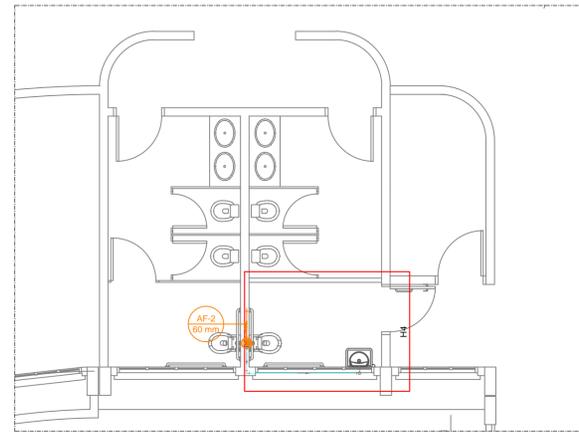


1º PAVIMENTO
Escala 1/100

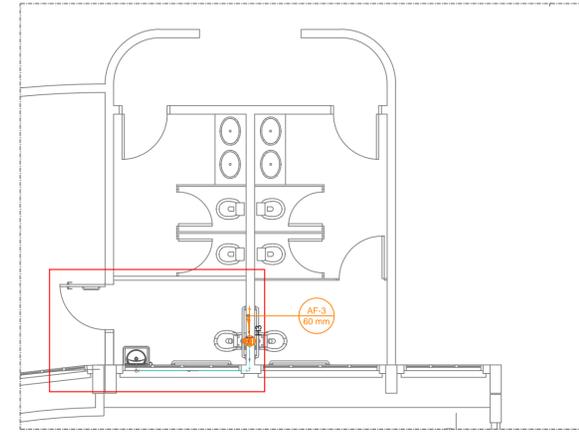


2º PAVIMENTO
Escala 1/100

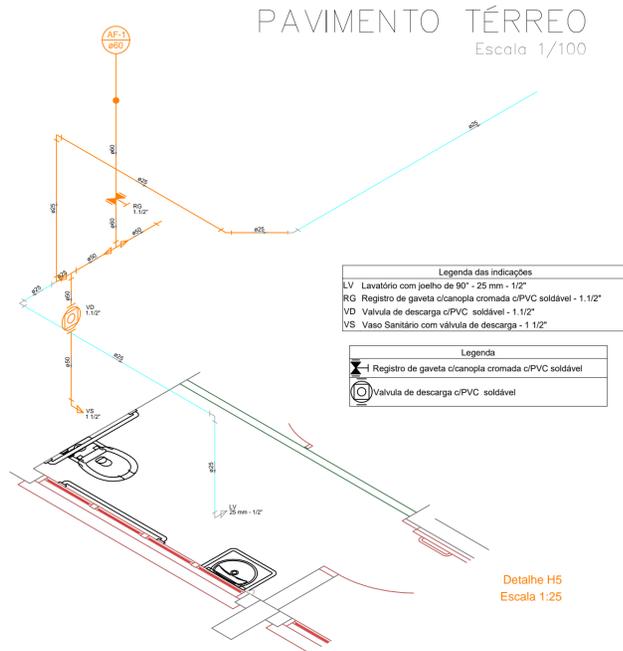


Detalhe H5
Escala 1:25

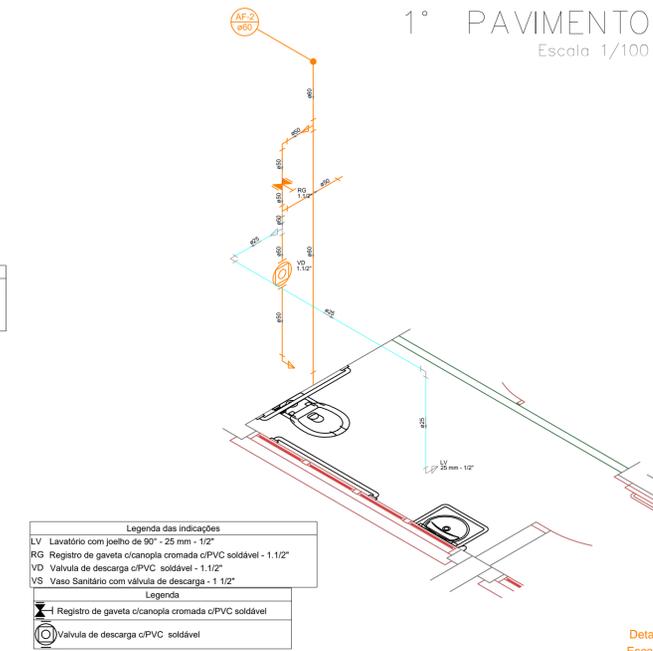


Detalhe H4
Escala 1:25

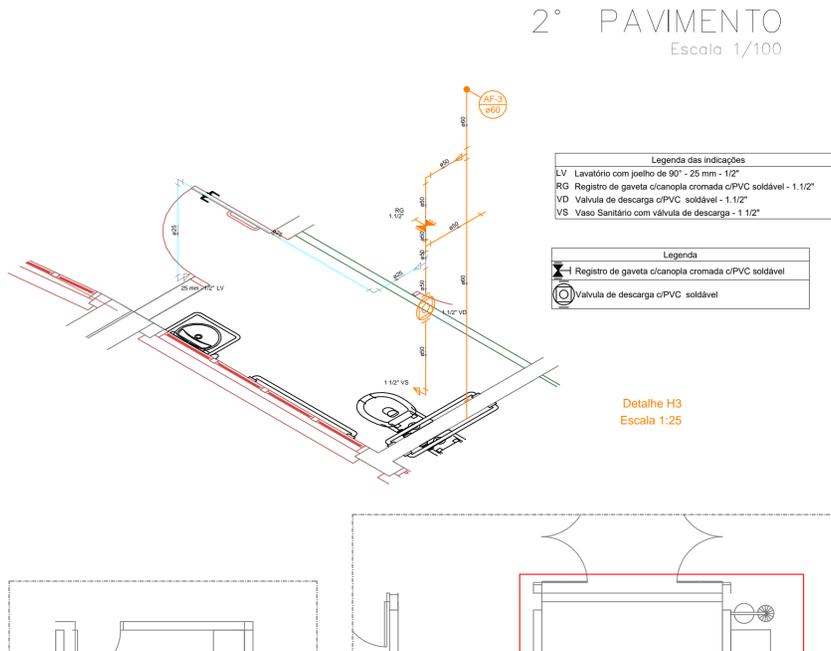


Detalhe H3
Escala 1:25

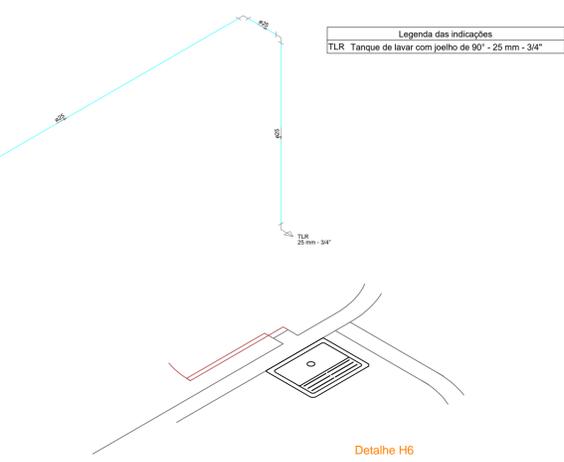


Detalhe H6
Escala 1:25

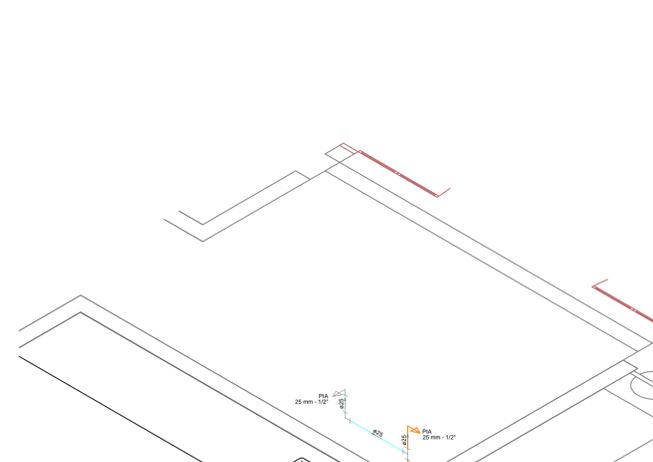

Detalhe H1
Escala 1:25

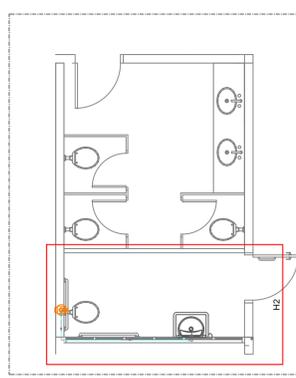

IML TÉRREO
Escala 1/100

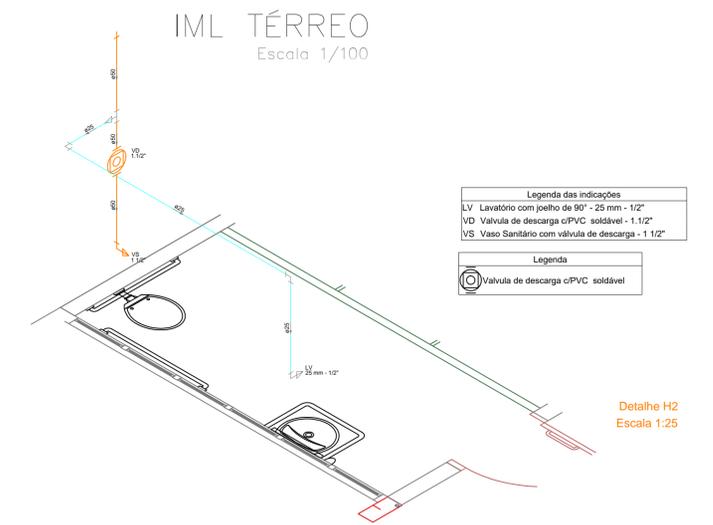

Detalhe H2
Escala 1:25

Legenda	
RG	Registro de gaveta c/canopla cromada c/PVC soldável
VD	Valvula de descarga c/PVC soldável

Lista de Materiais		
Aparelho		
Torneira de Pia de Cozinha	25 mm - 1/2"	1 pç
Torneira de Tanque de Lavar	25mmx 3/4"	1 pç
Torneira de lavatório	25 mm - 1/2"	4 pç
PVC Acessórios		
Engate flexível plástico	1/2 - 30cm	4 pç
PVC rígido soldável		
Bucha de redução sold. longa	50 mm - 25 mm	1 pç
Joelho 90° soldável	25 mm	10 pç
Tubos	25 mm	16.4 m
Tê 90 soldável	25 mm	1 pç
Tê de redução 90 soldável	50 mm - 25 mm	4 pç
PVC soldável azul c/ bucha latão		
Joelho 90° soldável com bucha de latão	25 mm - 3/4"	1 pç
Joelho de redução 90° soldável com bucha de latão	25 mm - 1/2"	5 pç

EXISTENTE

Aprovação:

SECRETARIA DE SEGURANÇA PÚBLICA E ADMINISTRAÇÃO PENITENCIÁRIA
HIDROSSANITÁRIO - Adaptação para PNE
Complexo Instituto Médico Legal IML/IC

ENDEREÇO: AVENIDA ATÍLIO CORREIA LIMA, Nº 1223, SETOR CIDADE JARDIM, GOIÂNIA-GO

PROPRIETÁRIO: Secretaria de Segurança Pública e Administração Penitenciária

R.T. / DD / PROJETO:

CONTEÚDO: PLANTA BAIXA DE ÁGUA FRIA E DETALHES; LISTA DE MATERIAIS E LEGENDAS;

DATA: 7/2018	ÁREA CONSTRUIDA: 6195,48 m²	Prancha:
ESCALA: Indicada	DESENHO: Bruna Ferreira de Almeida	2/2