




Planta Baixa Térreo  
Escala 1:50

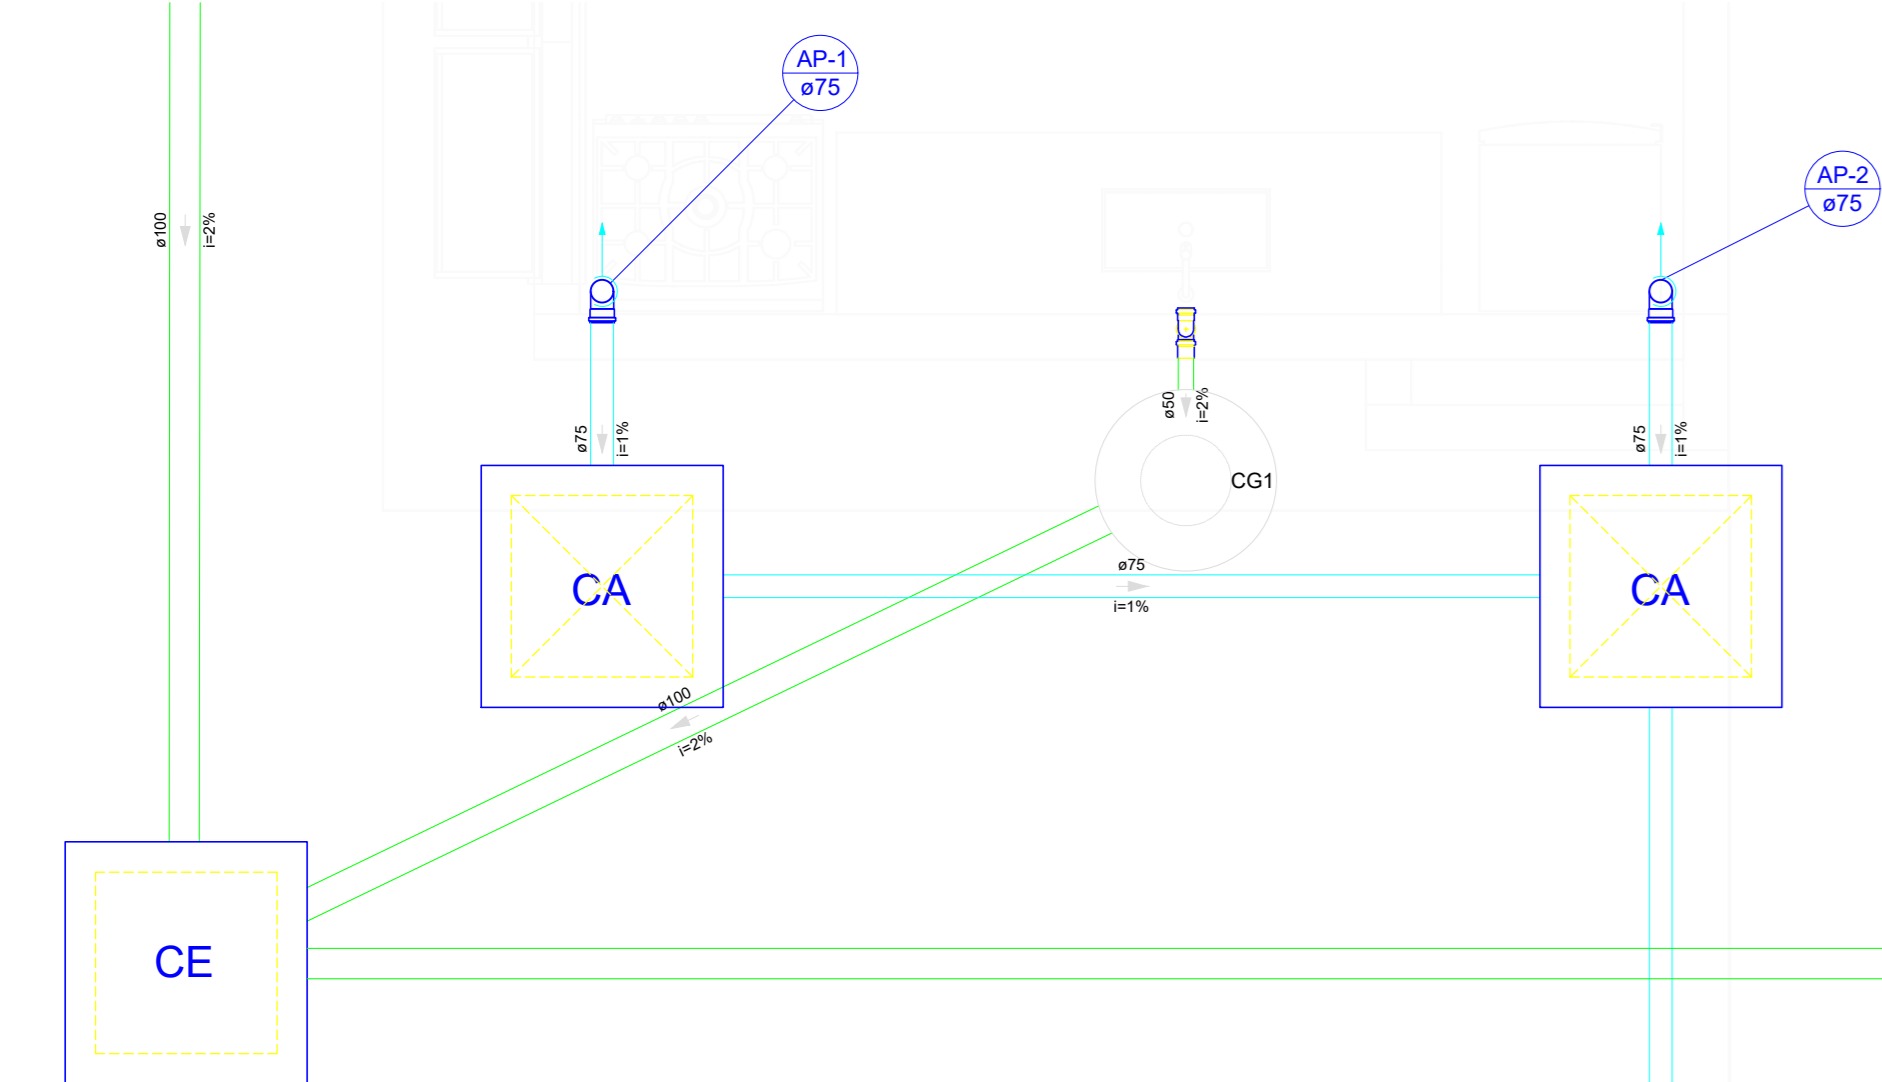


Detalhe S4  
Escala 1:25

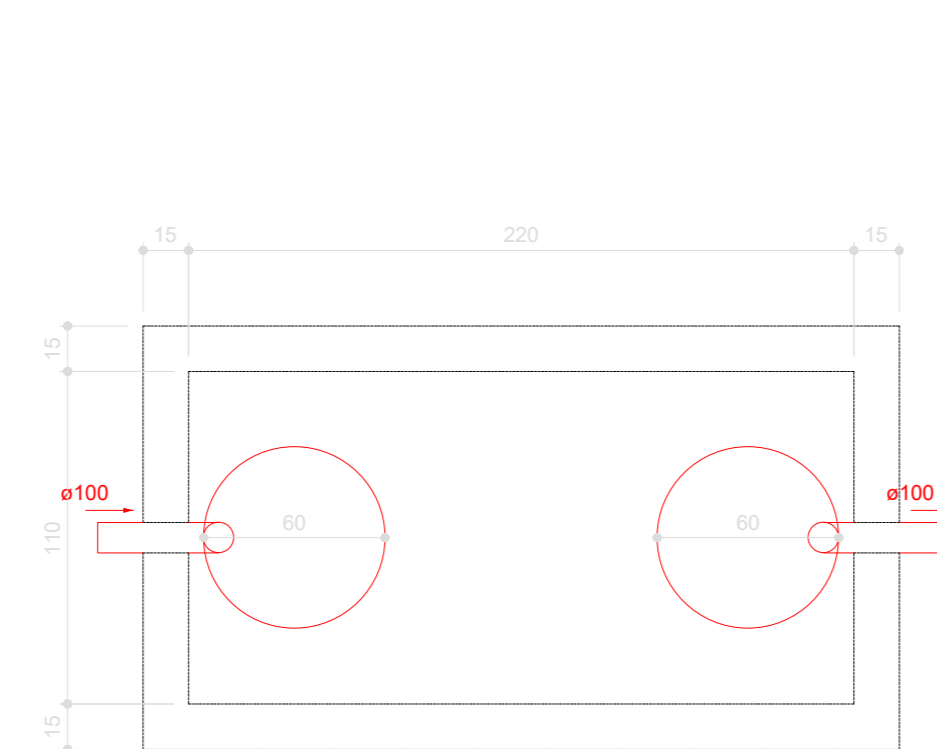


Tanque séptico  
Planta baixa - ESC. 1:25

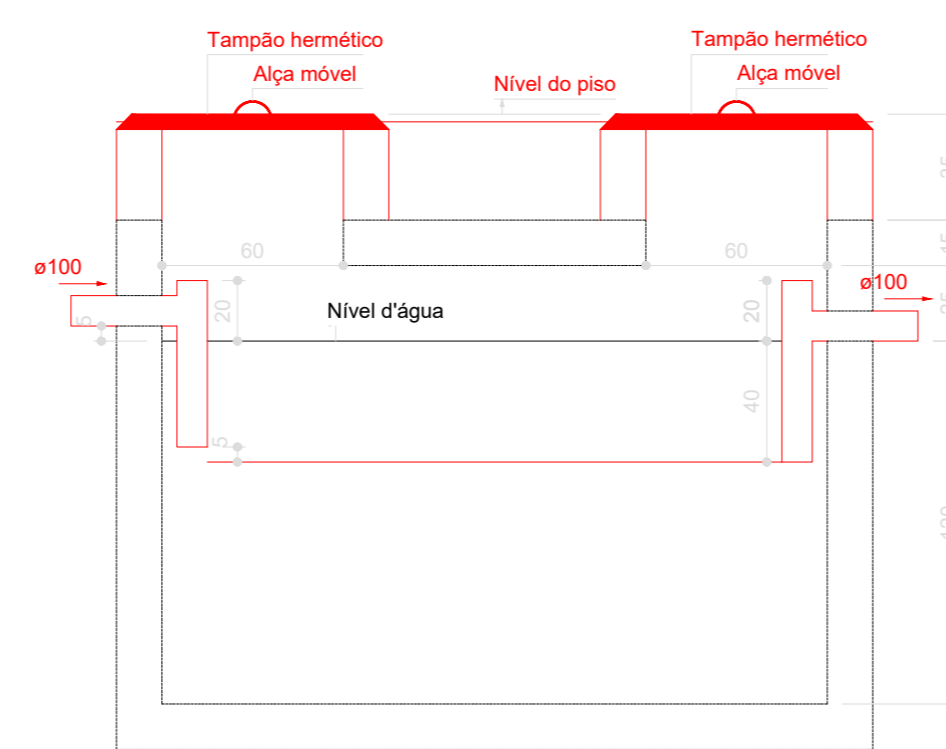


Tanque séptico  
Corte 1 - ESC. 1:25

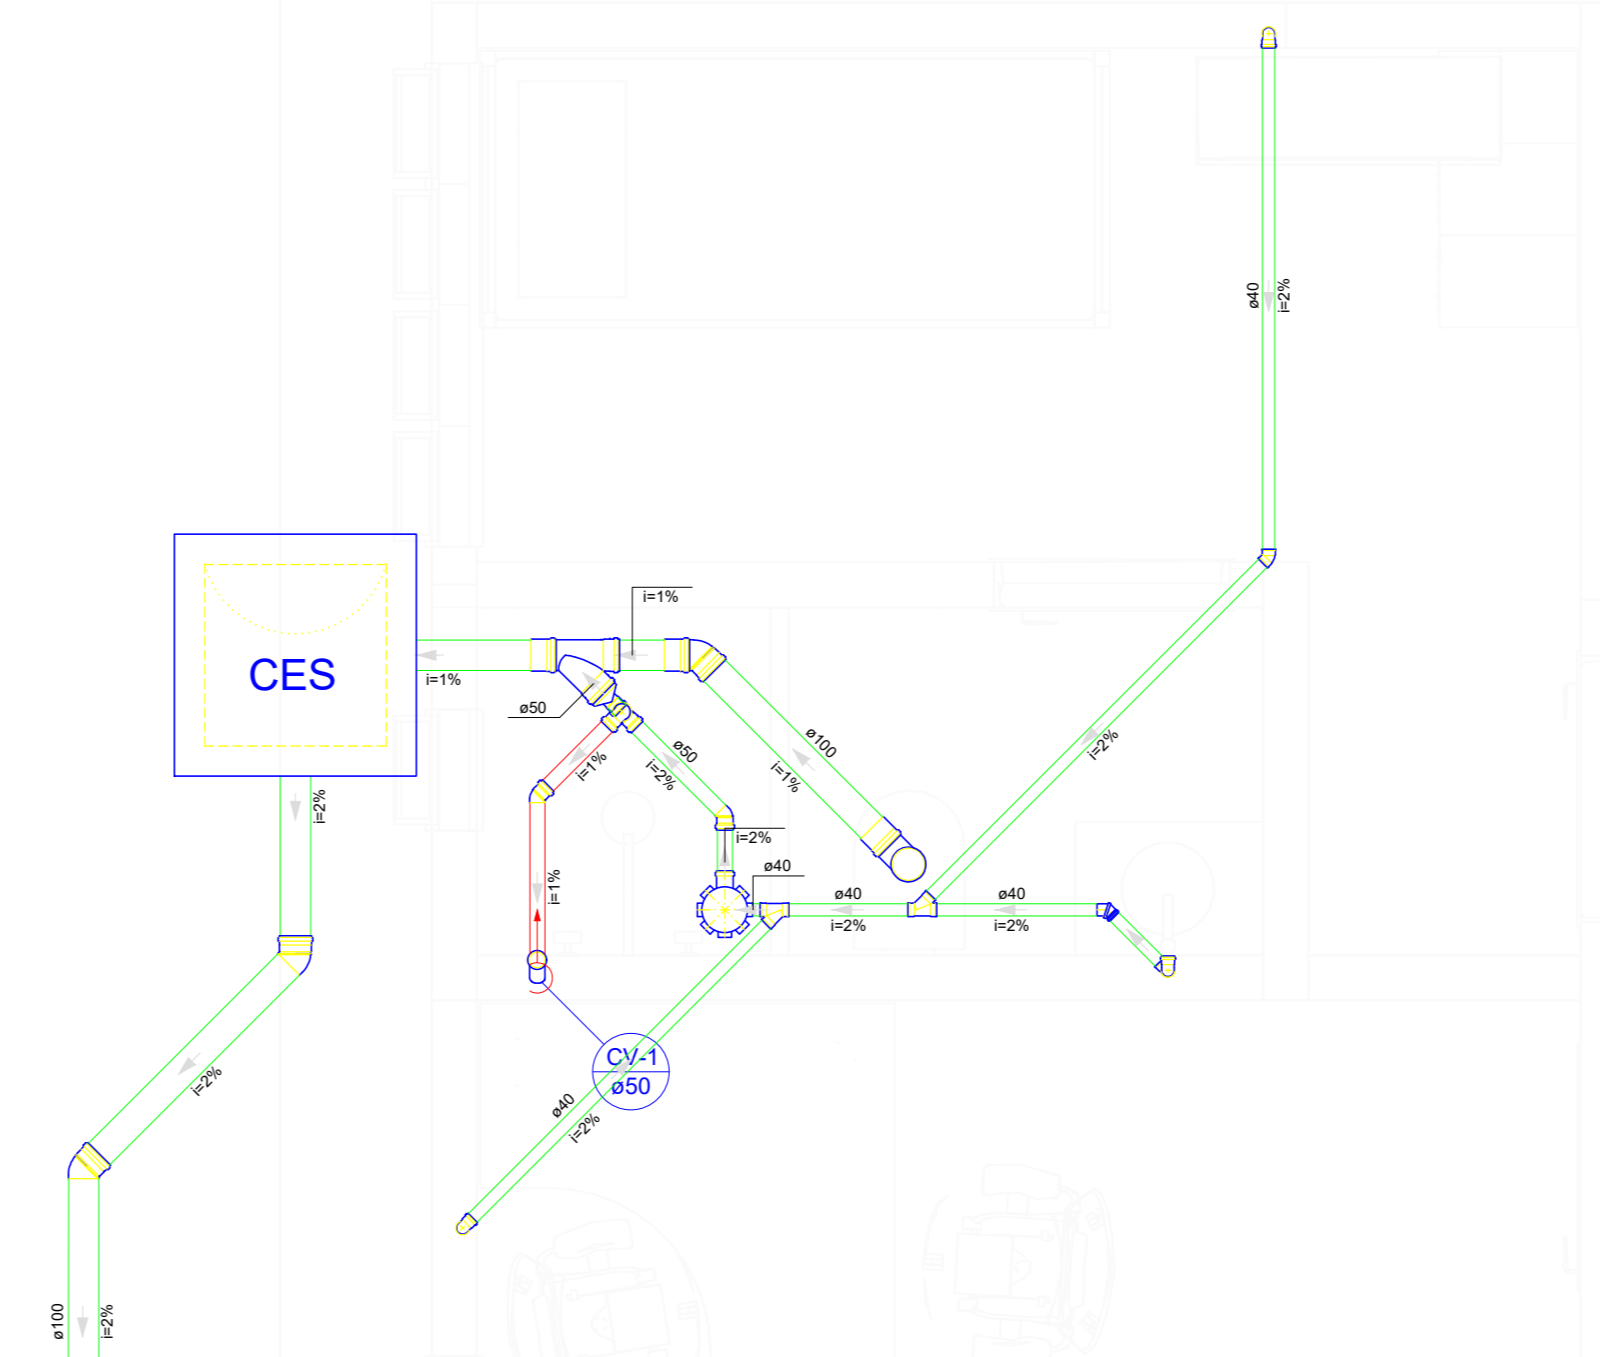


Detalhe S1  
Escala 1:25

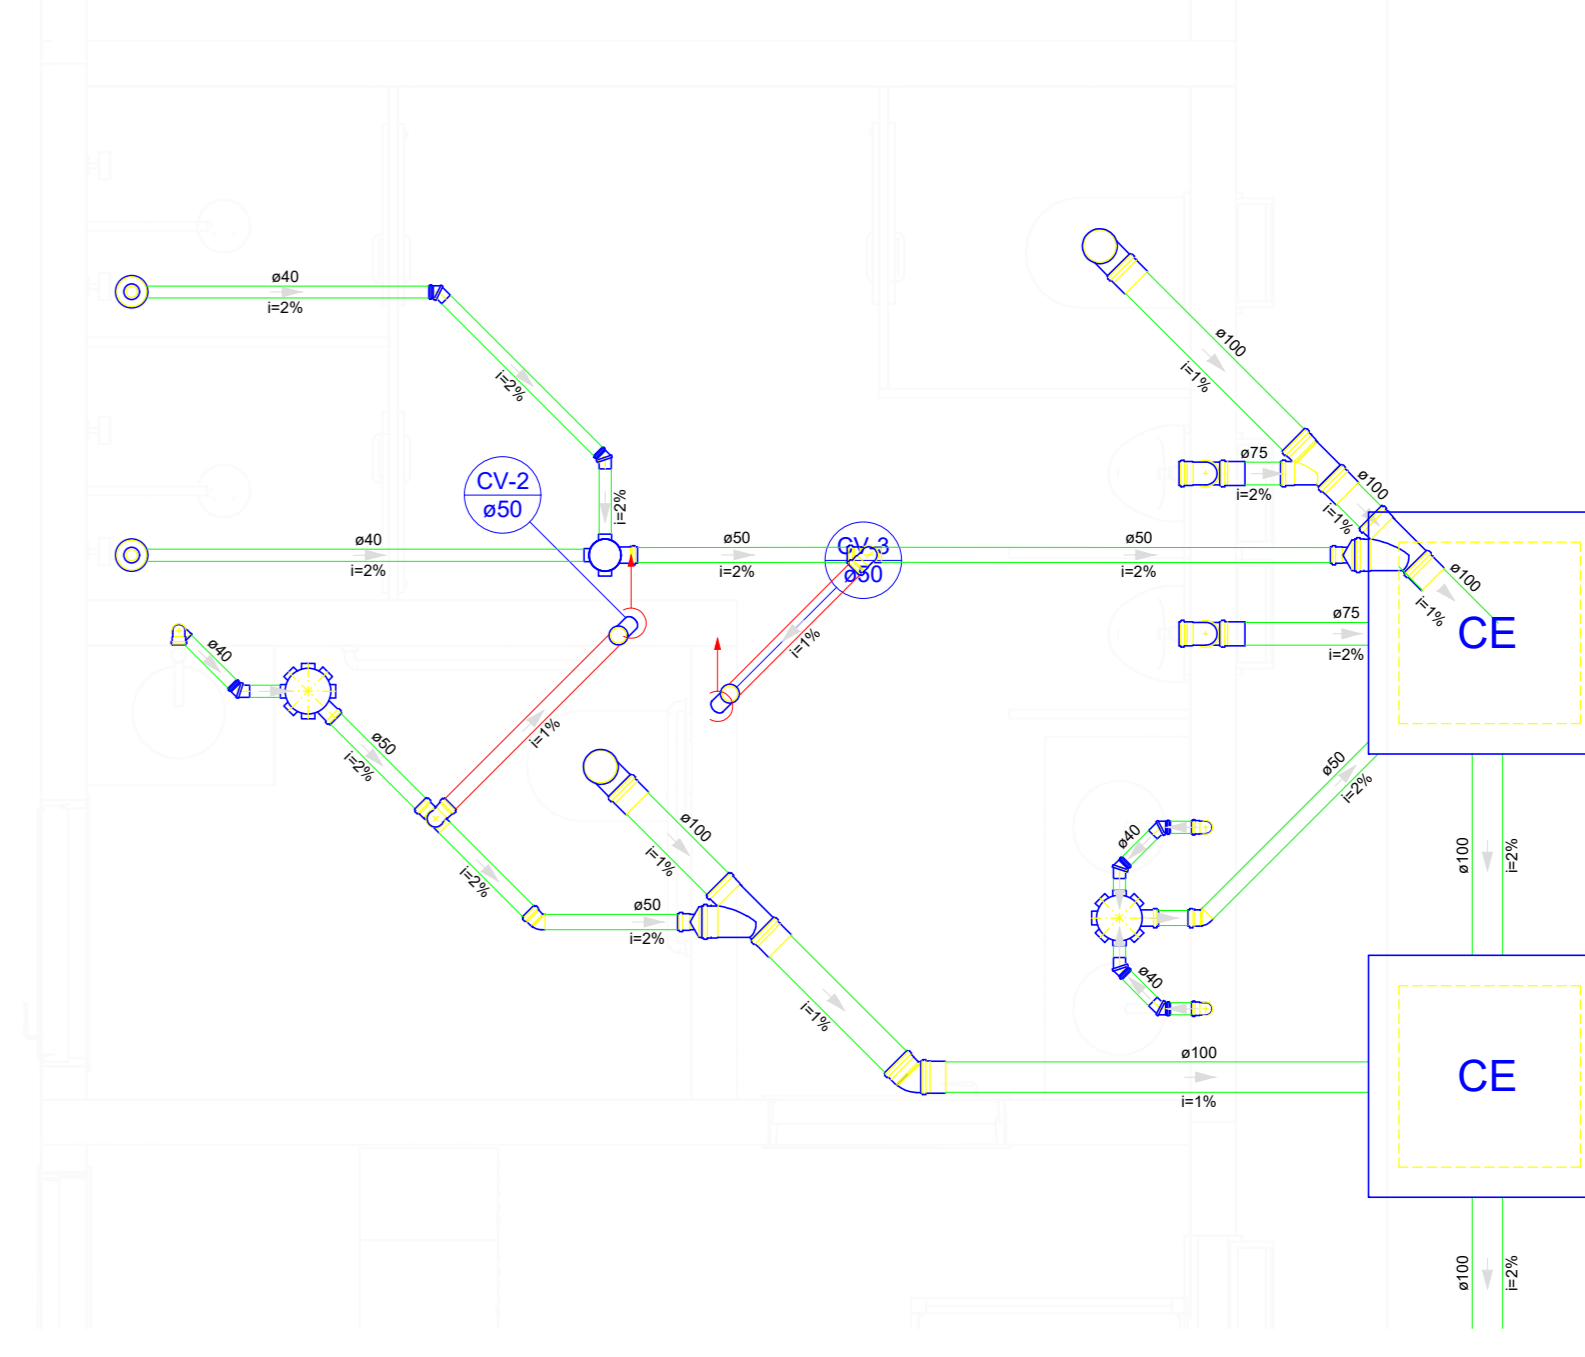

Detalhe S2  
Escala 1:25

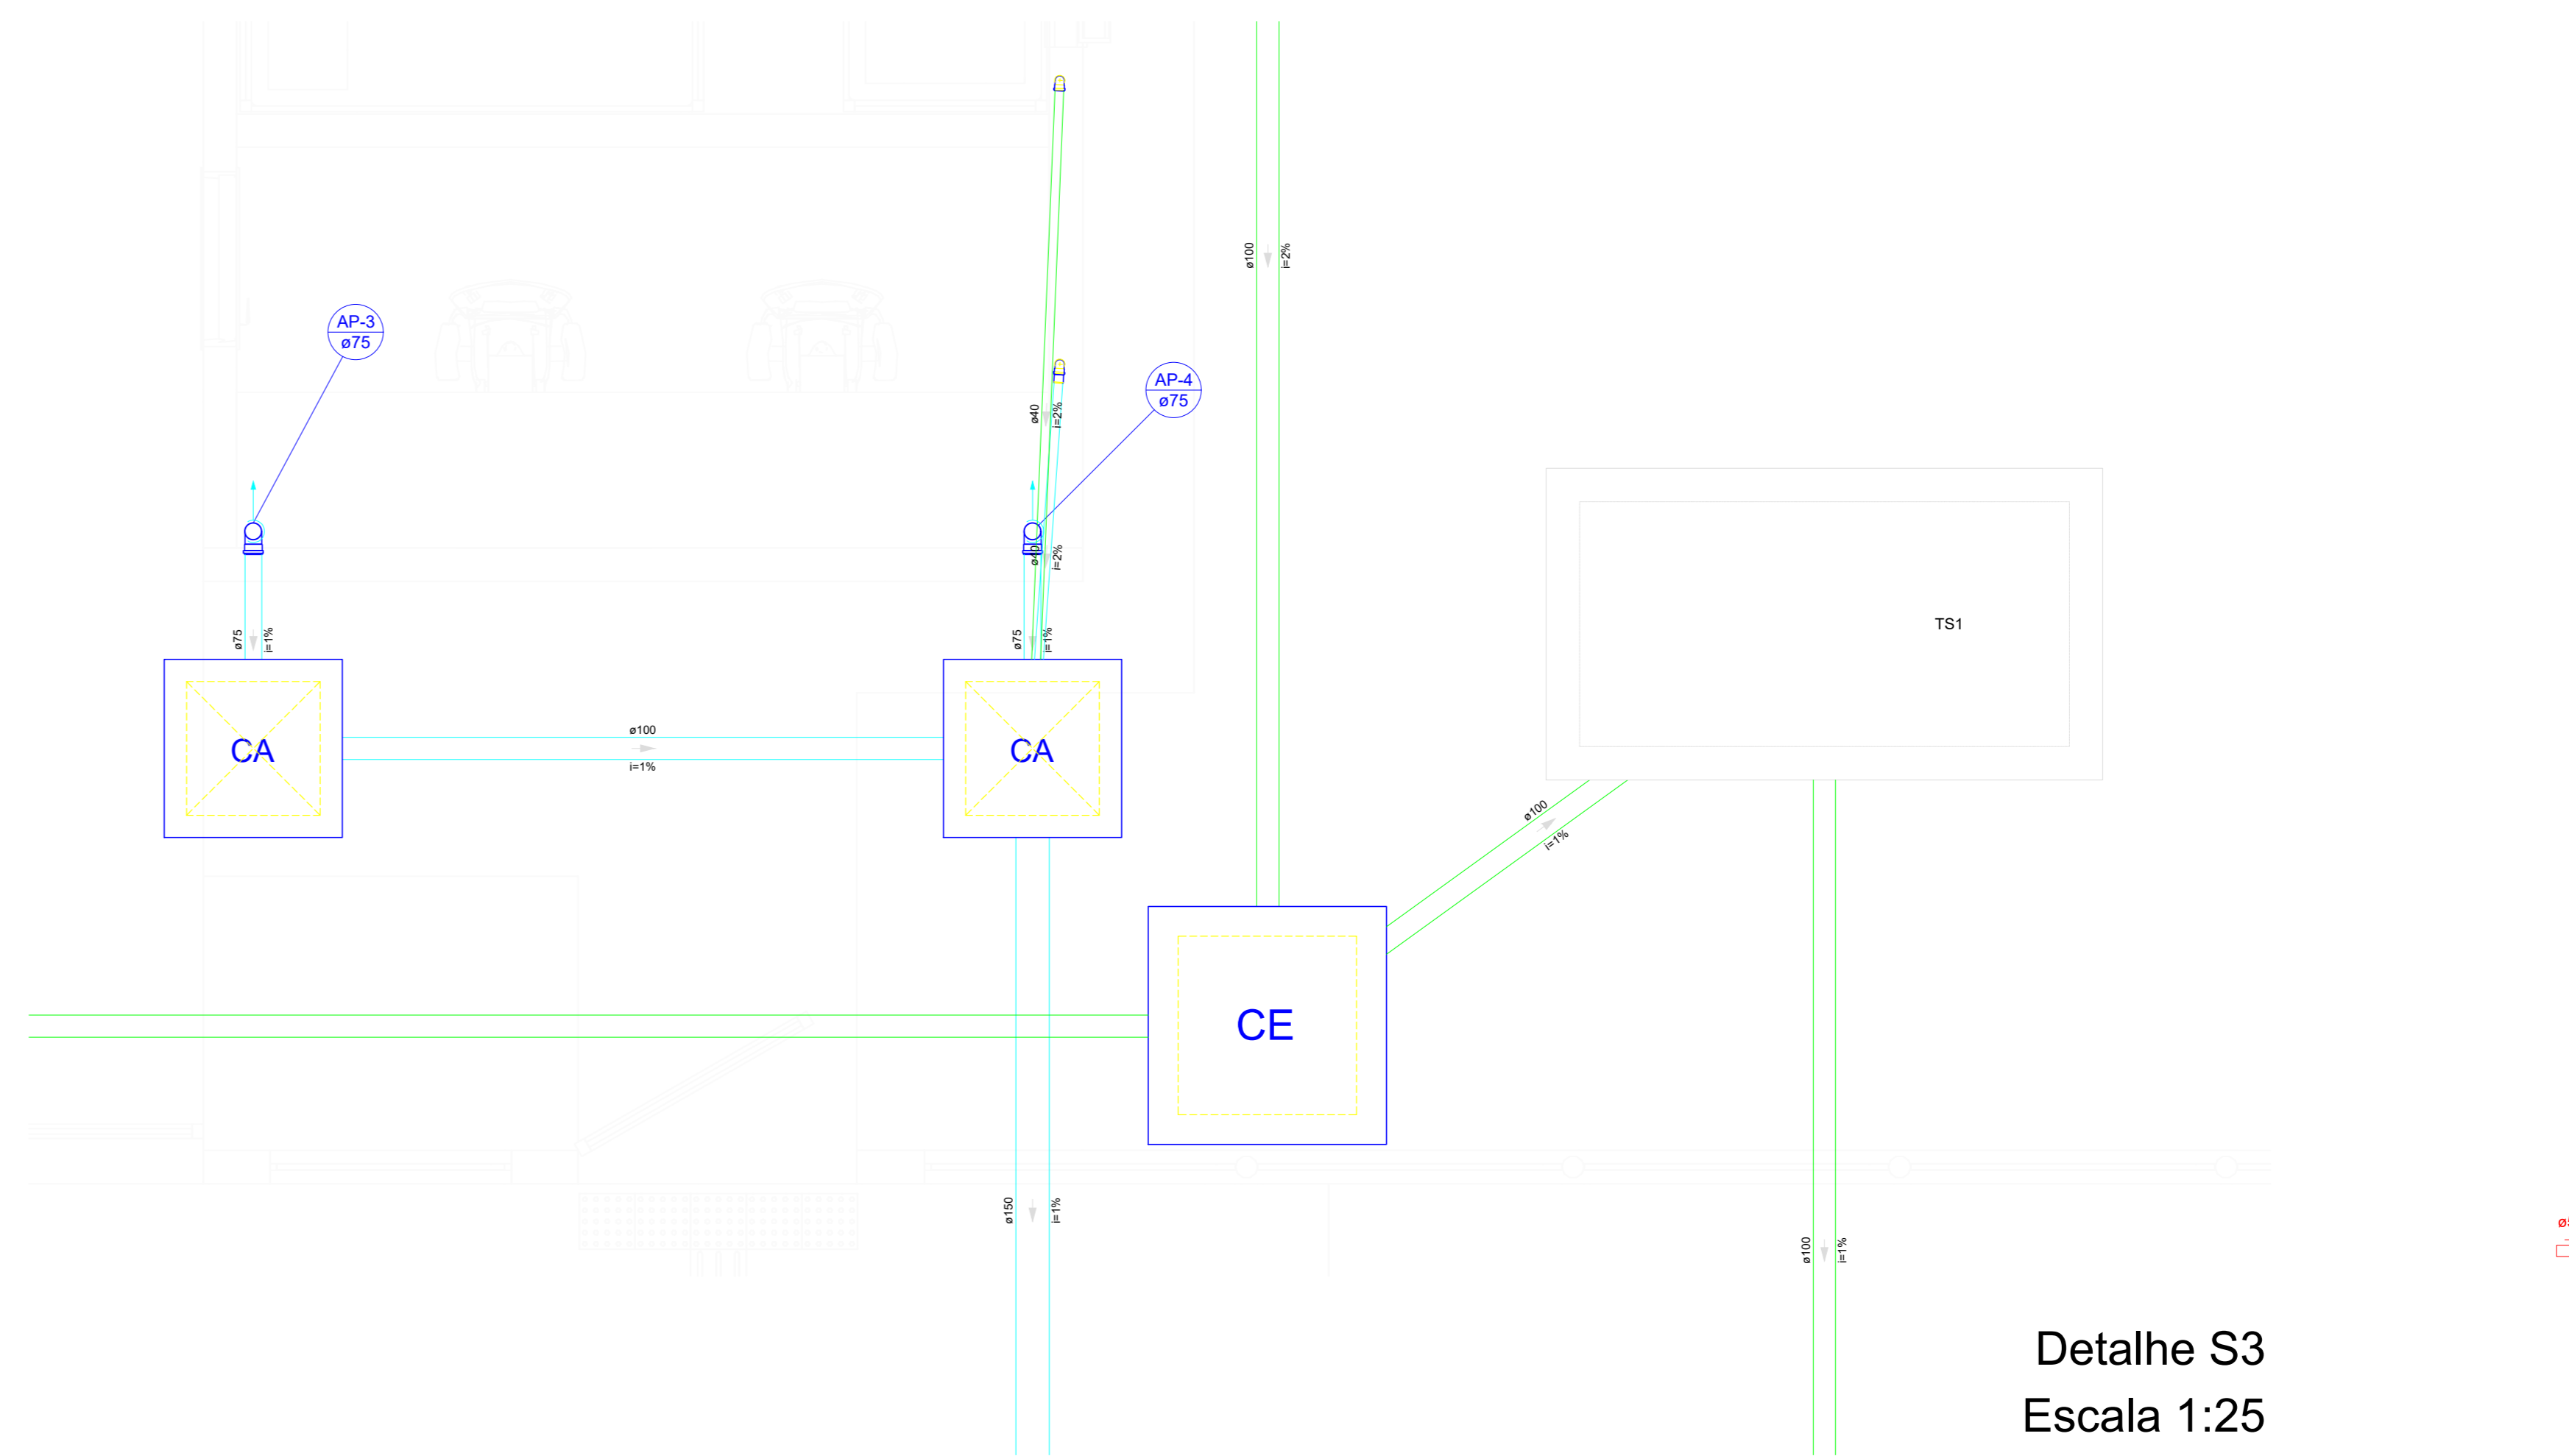

Detalhe S3  
Escala 1:25

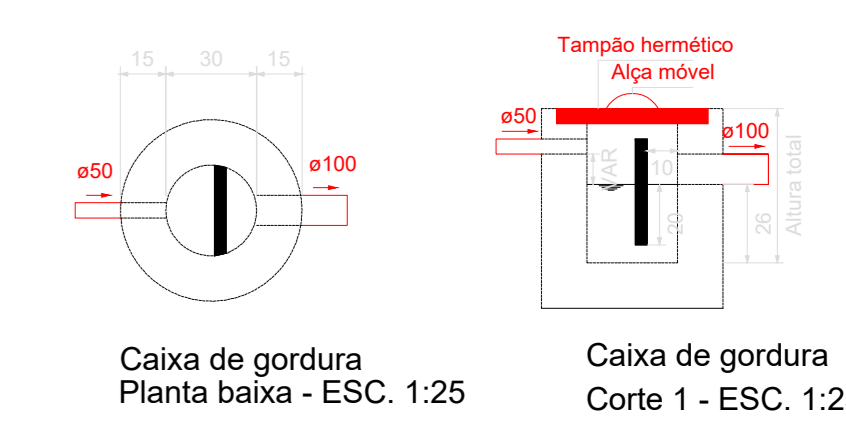

Caixa de gordura  
Planta baixa - ESC. 1:25


Caixa de gordura  
Corte 1 - ESC. 1:25

LISTA DE MATERIAIS

ESGOTO SANITÁRIO	UNIDADE	QUANT.
TANQUE SÉPTICO RETANGULAR, EM ALVENARIA COM BLOCOS DE CONCRETO, DIMENSÕES INTERNAS: 2,2 X 2,4 X 1,8 M. VOLUME: 8,064 M³. SERVIDOR RETANGULAR, EM ALVENARIA COM TUDOÇOS	UN	1
SERVIDORES CÍRCULOS, DIMENSÕES INTERNAS: 1,0 X 1,0 X 0,3 M	UN	1
CAIXA ENTERRADA HIDRÁULICA RETANGULAR, EM ALVENARIA COM BLOCOS DE CONCRETO, DIMENSÕES INTERNAS: 0,90 X 0,90 X 0,6 M	UN	4
CAIXA ENTERRADA HIDRÁULICA RETANGULAR, EM ALVENARIA COM BLOCOS DE CONCRETO, DIMENSÕES INTERNAS: 0,90 X 0,90 X 0,6 M	UN	1
REDETO SIFONADO (CAIXA BRANCA) PADRÃO MÉDIO	UN	2
CAIXA P.V.C. SIFONADA, 150x150x50 MM, COM GRELHA REDONDA	UN	4
RAIO SIFONADO, P.V.C. DN 100 X 40 MM	UN	2
SIFÃO DO TIPO FLORENTIN, EM P.V.C. 1 X 1/2	UN	5
CURVA 45 GRAUS, P.V.C. DN 40MM TUBO P.V.C. SÉRIE NORMAL, TUBO	UN	8
CURVA 90 GRAUS CURTA, P.V.C. DN 40MM P.V.C. SÉRIE NORMAL	UN	10
CURVA 90 GRAUS CURTA, P.V.C. DN 100MM P.V.C. SÉRIE NORMAL	UN	3
JOELHO 45 GRAUS, P.V.C. SÉRIE NORMAL, ESGOTO PREDIAL, DN 40	UN	1
JOELHO 45 GRAUS, P.V.C. SÉRIE NORMAL, ESGOTO PREDIAL, DN 50	UN	4
JOELHO 45 GRAUS, P.V.C. SÉRIE NORMAL, ESGOTO PREDIAL, DN 100	UN	4
JOELHO P.V.C. 90 GRAUS, COMANEL, DN 40MM - 1/2" - ESGOTO	UN	4
JOELHO 90 GRAUS, P.V.C. SÉRIE NORMAL, ESGOTO PREDIAL, DN 50	UN	5
JOELHO 90 GRAUS, P.V.C. SÉRIE NORMAL, ESGOTO PREDIAL, DN 75	UN	4
UNÇÃO SIMPLES, P.V.C. SÉRIE R, ÁGUA PLUVIAL, DN 40	UN	2
UNÇÃO SIMPLES, P.V.C. COMANEL, DN 100MM X 50MM - ESGOTO	UN	1
UNÇÃO SIMPLES, P.V.C. SÉRIE N, ESGOTO PREDIAL, DN 100 X 100 MM	UN	3
LUA SIMPLES, P.V.C. SÉRIE NORMAL, ESGOTO PREDIAL, DN 50 MM	UN	1
LUA SIMPLES, P.V.C. SÉRIE NORMAL, ESGOTO PREDIAL, DN 75 MM	UN	2
BUCHA DE REDUÇÃO, P.P.R. 40 X 25, CLASSE PN 25	UN	4
LUA SIMPLES, P.V.C. SÉRIE NORMAL, ESGOTO PREDIAL, DN 100	UN	9
REDUÇÃO EXCÊNTRICA P.V.C. P/ ESG PREDIAL, DN 75 X 50MM	UN	2
REDUÇÃO EXCÊNTRICA P.V.C. P/ ESG PREDIAL, DN 100 X 50MM	UN	3
TE, P.V.C. SÉRIE NORMAL, ESGOTO PREDIAL, DN 50 X 50 MM	UN	5
TUBO P.V.C. SÉRIE NORMAL, ESGOTO PREDIAL, DN 40MM	M	16,6
TUBO P.V.C. SÉRIE NORMAL, ESGOTO PREDIAL, DN 50MM	M	7,14
TUBO P.V.C. SÉRIE NORMAL, ESGOTO PREDIAL, DN 75MM	M	2,53
TUBO P.V.C. SÉRIE NORMAL, ESGOTO PREDIAL, DN 100MM	M	6,3
TUBO P.V.C. SÉRIE NORMAL, ESGOTO PREDIAL, DN 50MM	M	2,24
JOELHO 45 GRAUS, P.V.C. SÉRIE NORMAL, ESGOTO PREDIAL, DN 50	UN	3
TERMINAL DE VENTILAÇÃO 90 GRAUS, SÉRIE NORMAL, ESGOTO	UN	3
TUBO, P.V.C. SOLDÁVEL, DN 25MM	M	24
VALVULA EMPILHADO 1 PASSAPÁ, TANQUE OU LABORATÓRIO	UN	5

LISTA DE MATERIAIS

ÁGUA PLUVIAL	UNIDADE	QUANT.
CAIXA DE ÁGUA PLUVIAL, CA. 60x60 cm COM GRELHA BARRA CHATA	UN	4
TUBO P.V.C. SÉRIE R, ÁGUA PLUVIAL, DN 40 MM	M	1,73
TUBO P.V.C. SÉRIE R, ÁGUA PLUVIAL, DN 75 MM	M	11,74
TUBO P.V.C. SÉRIE R, ÁGUA PLUVIAL, DN 100 MM	M	3,5
TUBO P.V.C. SÉRIE R, ÁGUA PLUVIAL, DN 150 MM	M	4,18
CURVA CURTA 90 GRAUS, P.V.C. SÉRIE NORMAL, ESGOTO PREDIAL, DN 40	UN	4
LUA SIMPLES, P.V.C. SÉRIE NORMAL, ESGOTO PREDIAL, DN 40	UN	1
CURVA LONGA 90 GRAUS, P.V.C. SÉRIE NORMAL, ESGOTO PREDIAL, DN 50	UN	3

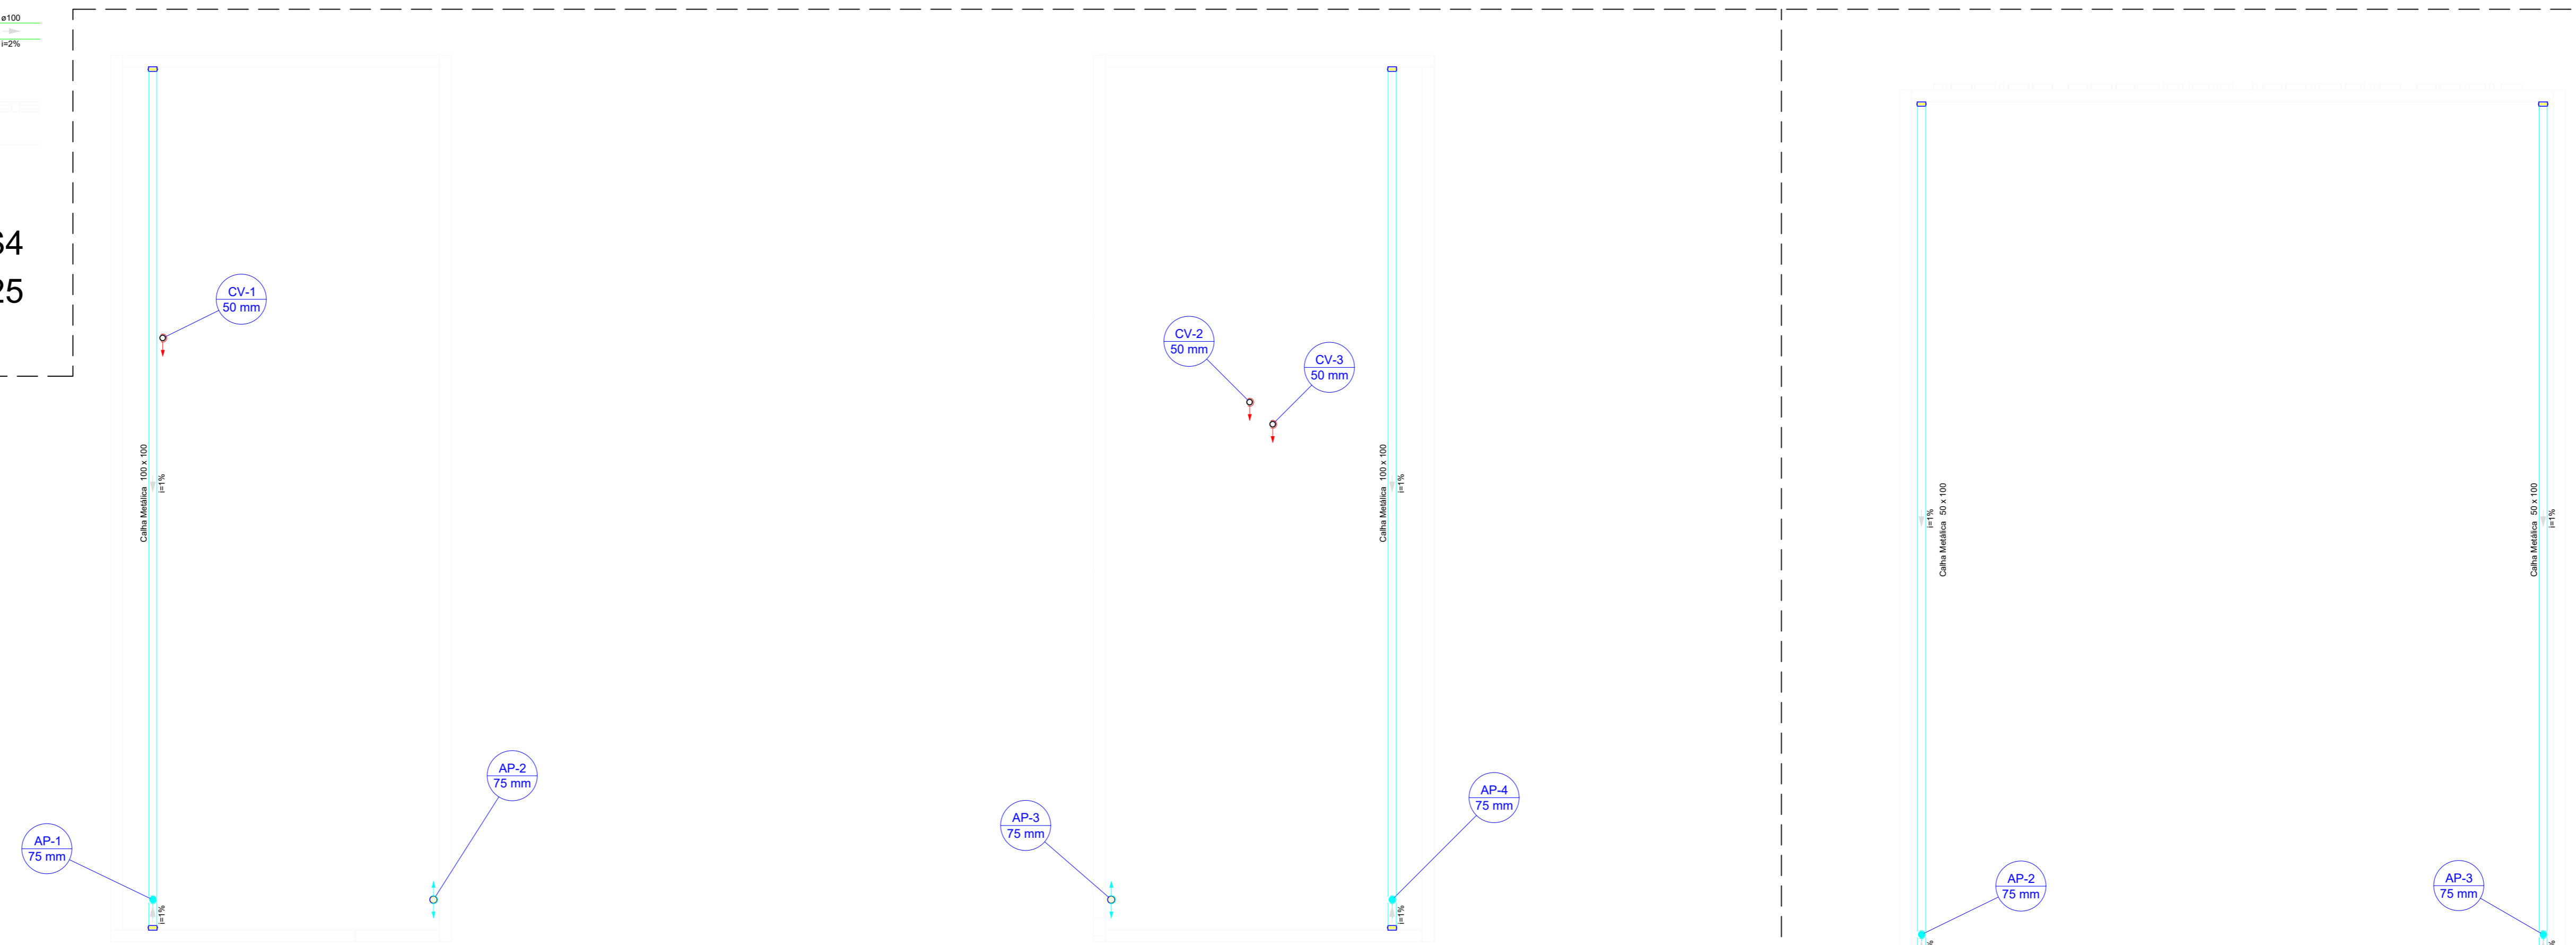

Cobertura Blocos  
Escala 1:50

Planta Cobertura Garagem Operacional  
Escala 1:50

Nº	Comentário	Data	Autor



Comando de Apoio Logístico  
Departamento de Engenharia e Construção  
Avenida Consolidação Qd. 35 L1, 03/10 Setor Cidade Jardim - Goiânia - GO Fone: 3201-6374  
www.bombeiros.go.gov.br

3º Pelotão Bombeiro Militar Unidade Operacional de São Simão	
Avenida Goiás, Qd 03 Lt 01, Jardim Lagoa Azul, São Simão, Goiás	
PROPRIETÁRIO:	Corpo de Bombeiros Militar 33.638.099/0001-00
PROJETISTA:	Renato Cassimiro Santiago Cap QOC - Eng Civil CREA 15.279/D-GO
PROCESSO Nº:	201800010020247
Tamanho da folha:	1189 x 841 (mm)
Número da ART:	1020190138183
Área construída:	166,15 m²

SANITÁRIO	
CONTEÚDO:	• Sanitário Térreo • Sanitário Cobertura Blocos • Sanitário Cobertura Garagem • Detalhes
Folha nº:	1
Total de folhas:	1

OS DIREITOS AUTORAIS DESTA PROPOSTA PERTENCEM AOS ENGENHEIROS ACIMA CITADOS E PROIBIDA A SUA REPRODUÇÃO, MODIFICAÇÃO E/OU ALTERAÇÃO. LEI 5698 ART. 25