



Detalhe S1
Escala 1:25

Detalhe S2
Escala 1:25


Planta Baixa Térreo
Escala 1:50

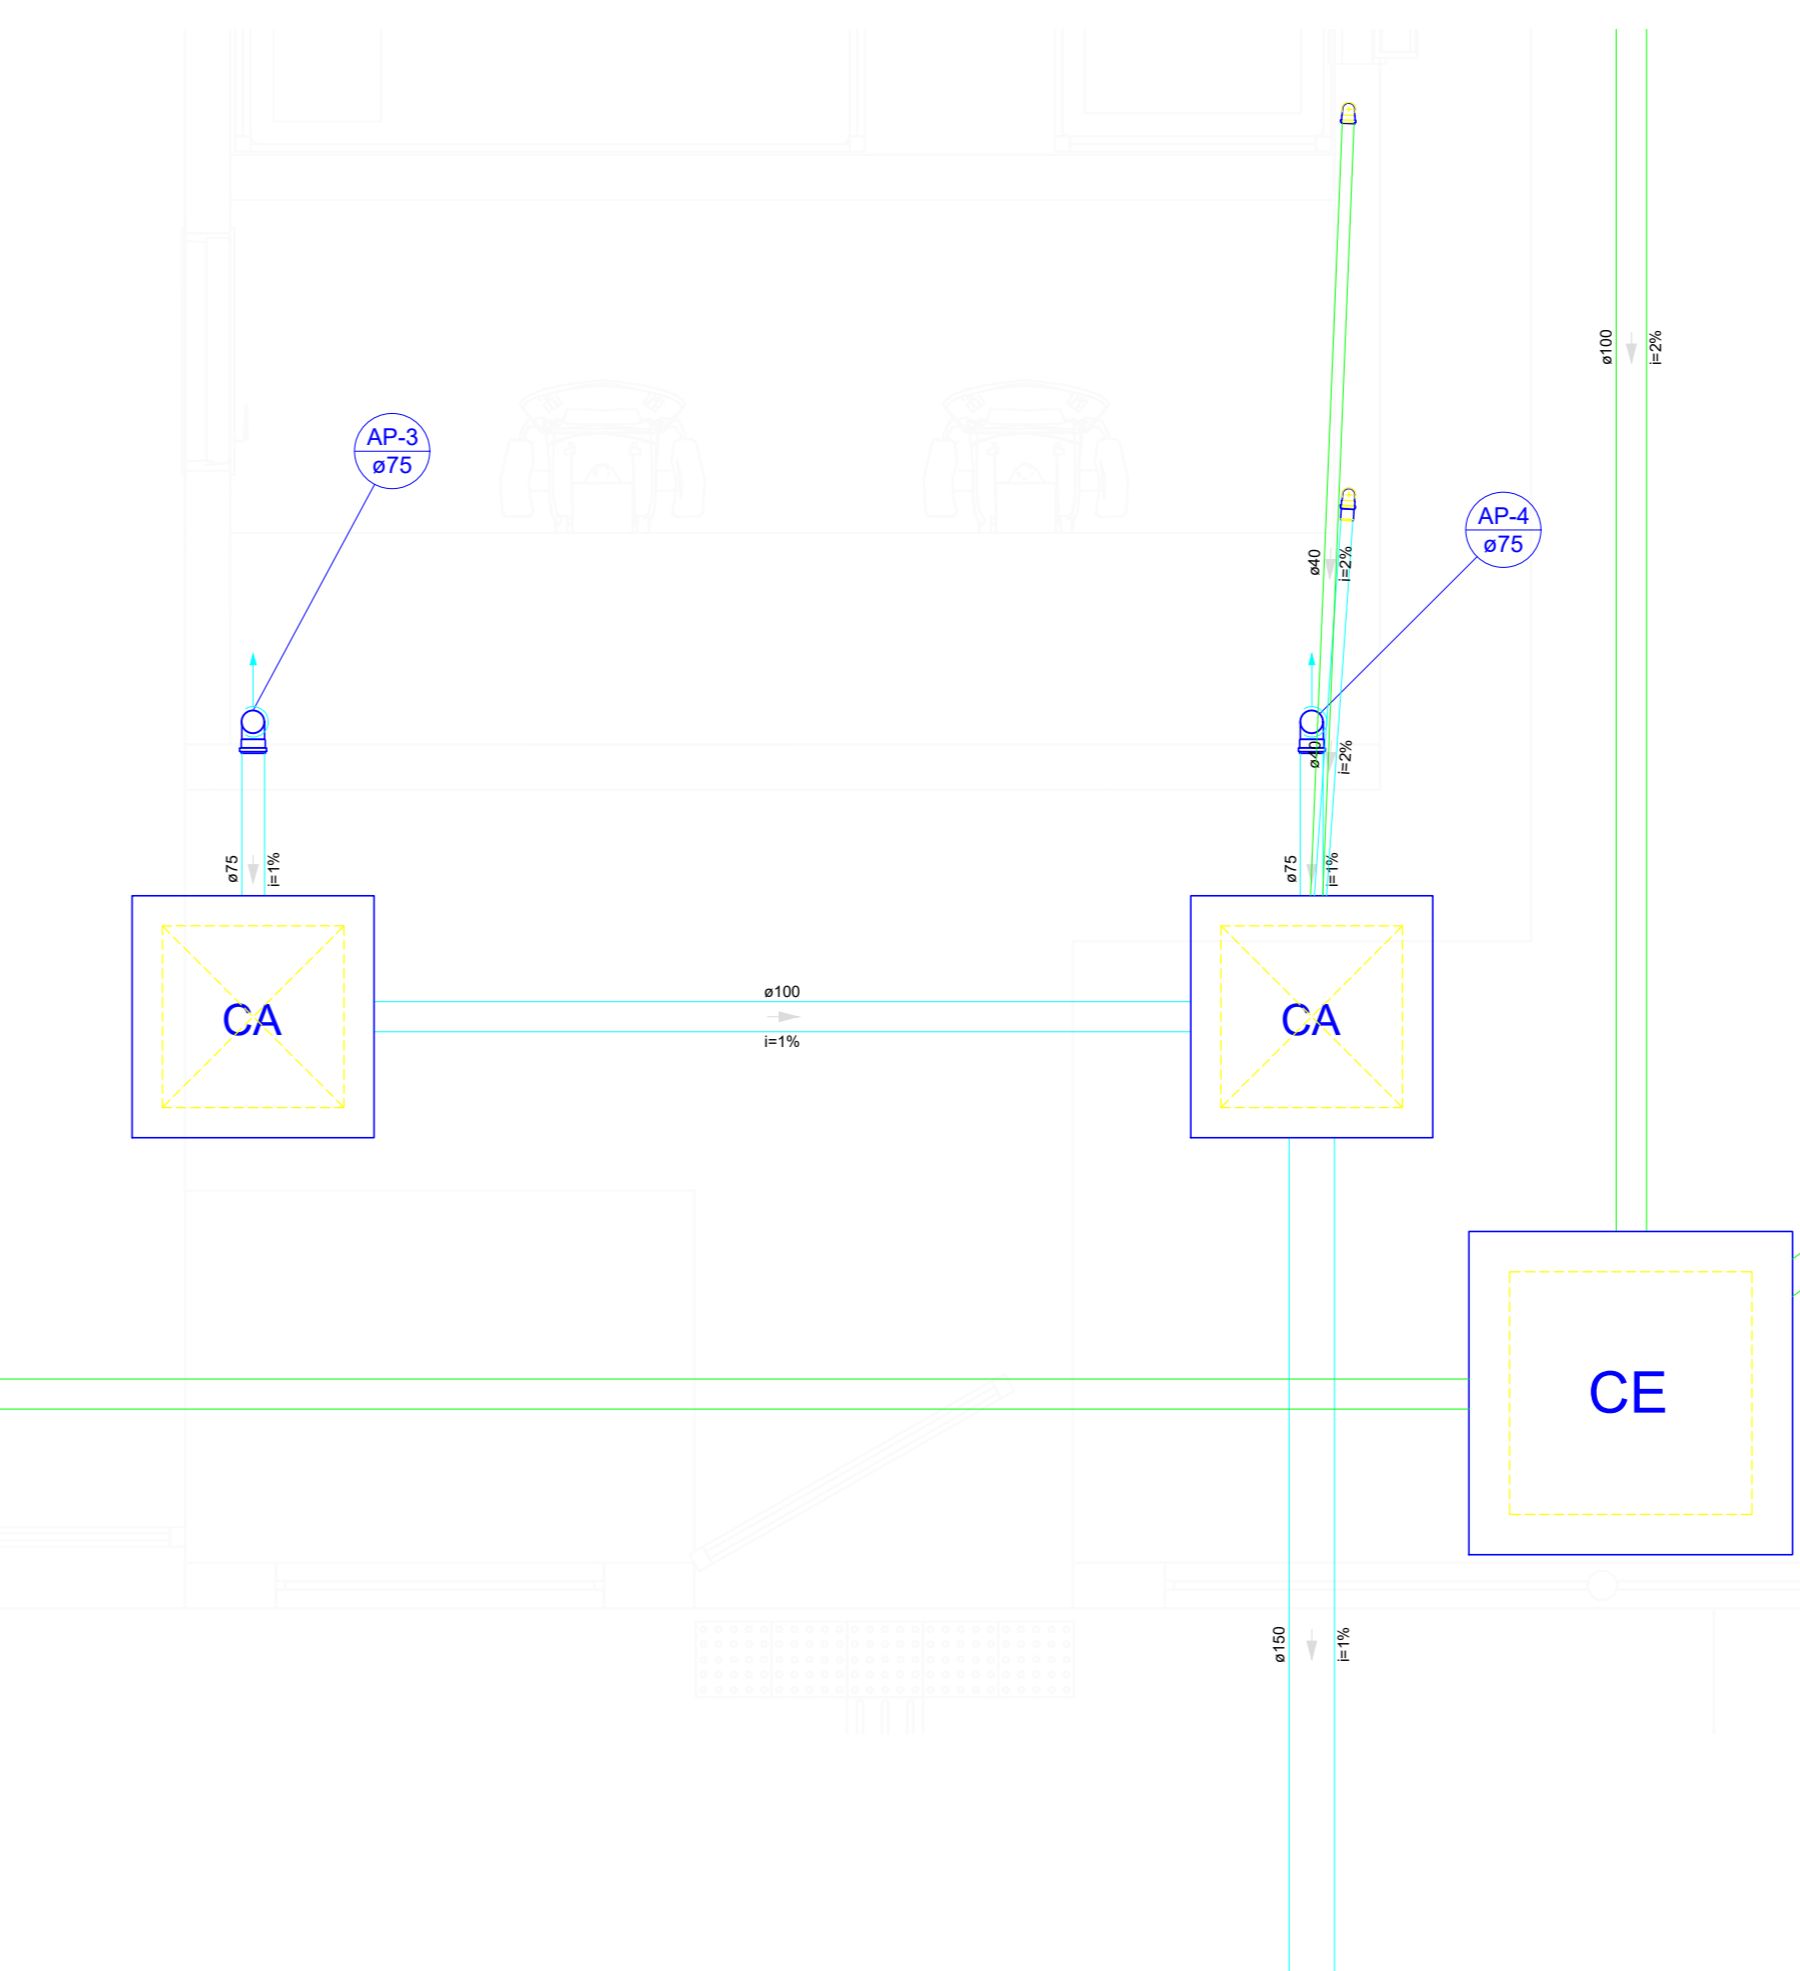


Detalhe S3
Escala 1:25

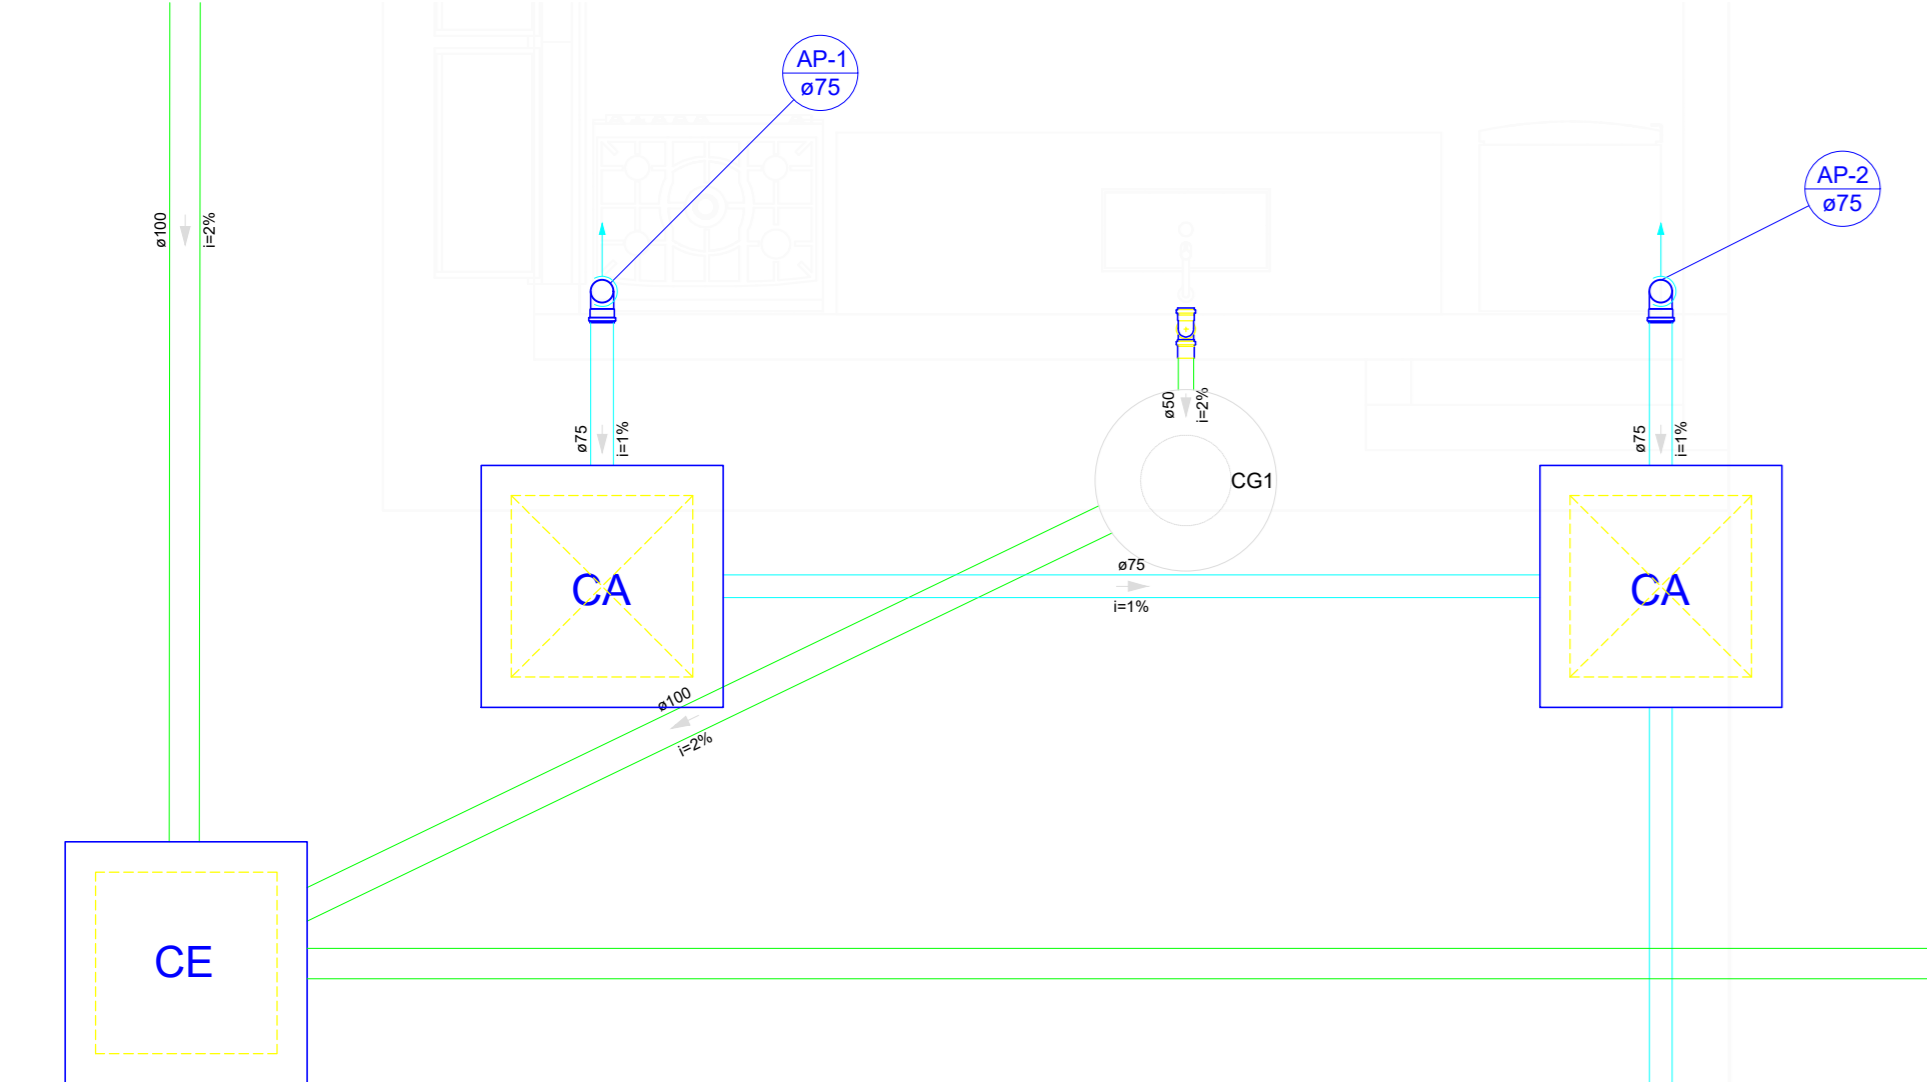


Detalhe S4
Escala 1:25

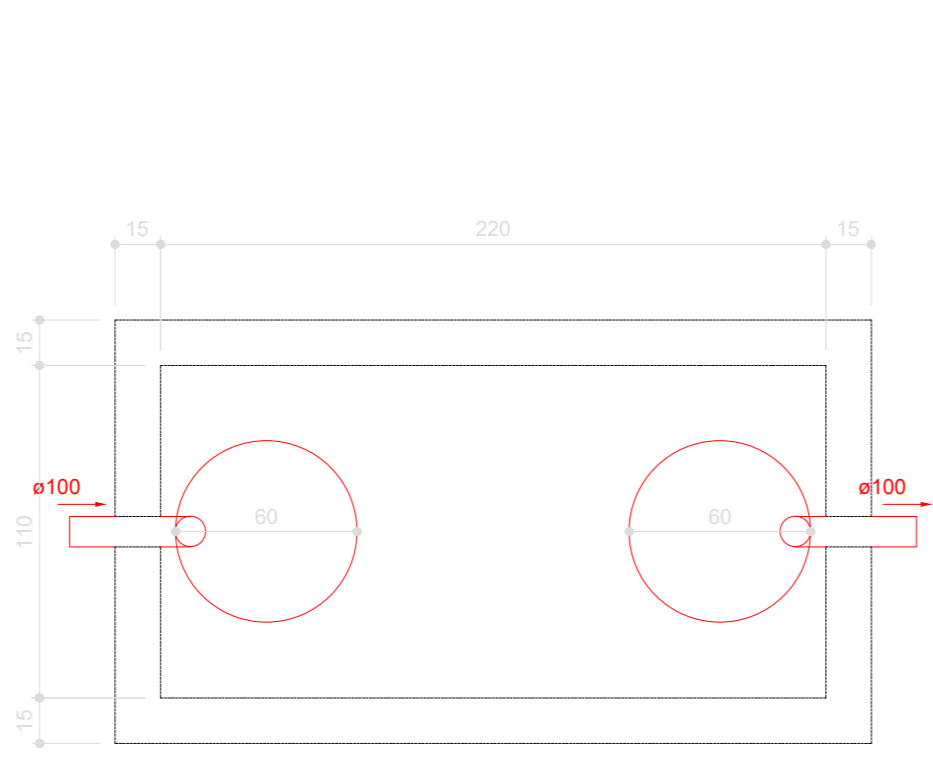

Tanque séptico
Planta baixa - ESC. 1:25

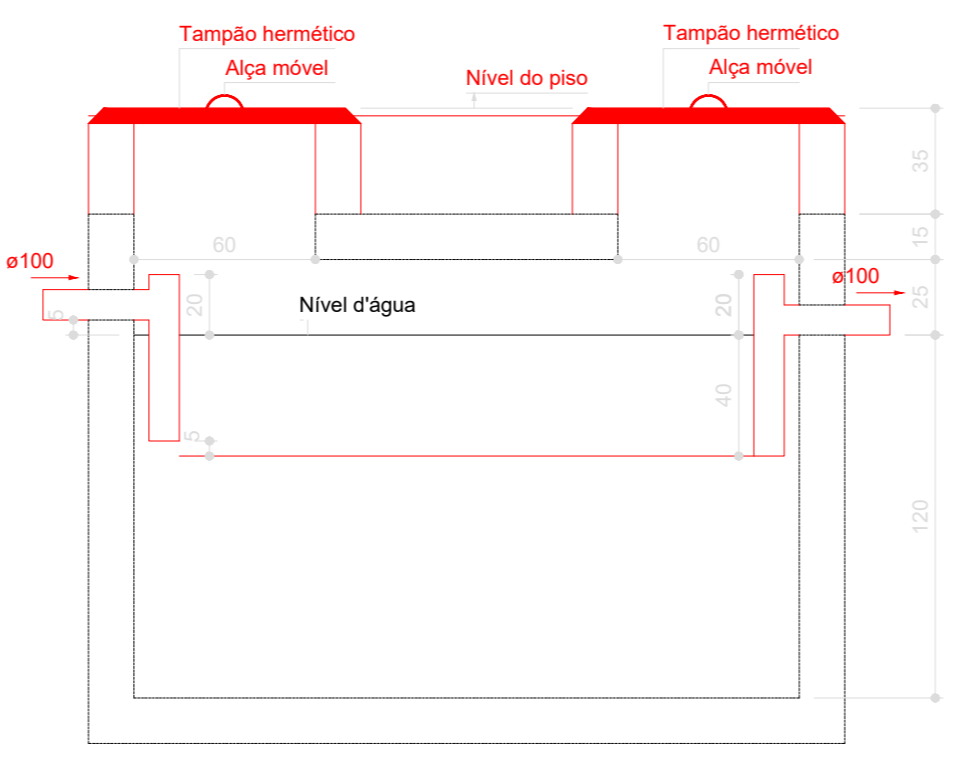

Tanque séptico
Corte 1 - ESC. 1:25

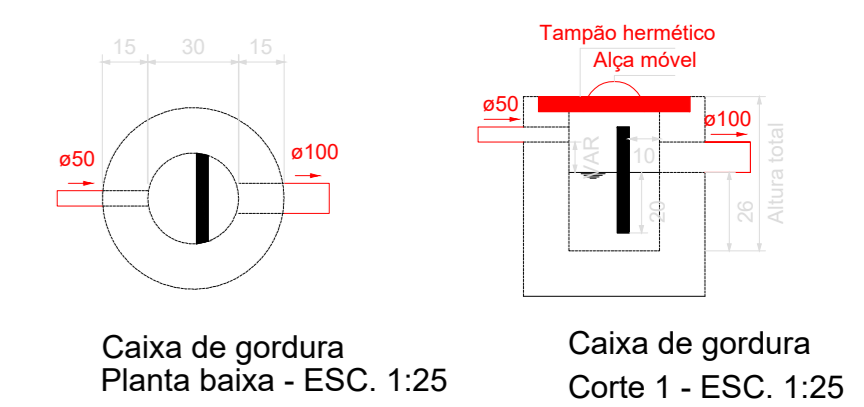

Caixa de gordura
Planta baixa - ESC. 1:25

Caixa de gordura
Corte 1 - ESC. 1:25

LISTA DE MATERIAIS			
ESGOTO SANITÁRIO			
UNID.	QTD.	DESCRIÇÃO	UNID.
UN	1	TANQUE SÉPTICO RETANGULAR, EM ALVENARIA COM BLOCOS DE CONCRETO, DIMENSÕES INTERNAS: 2,2 X 2,4 X 1,8 M. VOLUME: 8,064 M³. SERVAÇO: 100 LITROS. DIMENSÕES INTERNAS: 1,8 X 1,0 X 0,8 M.	UN
UN	1	CAIXA DE GORDURA, EM ALVENARIA COM BLOCOS DE CONCRETO, DIMENSÕES INTERNAS: 0,8 X 0,8 X 0,6 M.	UN
UN	1	CAIXA ENTERRADA HIDRÁULICA RETANGULAR, EM ALVENARIA COM BLOCOS DE CONCRETO, DIMENSÕES INTERNAS: 0,8 X 0,8 X 0,6 M.	UN
UN	1	CAIXA ENTERRADA HIDRÁULICA RETANGULAR, EM ALVENARIA COM BLOCOS DE CONCRETO, DIMENSÕES INTERNAS: 0,8 X 0,8 X 0,6 M.	UN
UN	2	INTECROU SIFONADO, CAIXA BRANCA, PROFUND. MÉDIO.	UN
UN	4	CAIXA P.V.C. SIFONADA, 150x150x50 MM, COM GRELHA REDONDA BR.	UN
UN	2	RALO SIFONADO, P.V.C. DN 100 X 40 MM.	UN
UN	5	SIFÃO DO TIPO FLORENTIN, EM P.V.C. 1 X 1/2.	UN
UN	8	CURVA 45 GRAUS, P.V.C. DN 40MM, TUBO P.V.C. SÉRIE NORMAL, TUBO	UN
UN	10	CURVA 90 GRAUS, P.V.C. SÉRIE NORMAL, ESGOTO PRED., DN 50	UN
UN	3	CURVA 90 GRAUS, P.V.C. SÉRIE NORMAL, ESGOTO PRED., DN 75	UN
UN	1	JOELHO 45 GRAUS, P.V.C. SÉRIE NORMAL, ESGOTO PRED., DN 40	UN
UN	4	JOELHO 45 GRAUS, P.V.C. SÉRIE NORMAL, ESGOTO PRED., DN 50	UN
UN	4	JOELHO 45 GRAUS, P.V.C. SÉRIE NORMAL, ESGOTO PRED., DN 75	UN
UN	4	JOELHO 45 GRAUS, P.V.C. SÉRIE NORMAL, ESGOTO PRED., DN 100	UN
UN	4	JOELHO 90 GRAUS, COMANEL, DN 40MM - 1/2" - ESGOTO	UN
UN	5	JOELHO 90 GRAUS, P.V.C. SÉRIE NORMAL, ESGOTO PRED., DN 50	UN
UN	4	JOELHO 90 GRAUS, P.V.C. SÉRIE NORMAL, ESGOTO PRED., DN 75	UN
UN	4	JOELHO 90 GRAUS, P.V.C. SÉRIE NORMAL, ESGOTO PRED., DN 100	UN
UN	2	JUNÇÃO SIMPLES, P.V.C. SÉRIE R, ÁGUA PLUVIAL, DN 40	UN
UN	1	JUNÇÃO SIMPLES, P.V.C. SÉRIE R, ÁGUA PLUVIAL, DN 50	UN
UN	3	JUNÇÃO SIMPLES, P.V.C. SÉRIE R, ÁGUA PLUVIAL, DN 75	UN
UN	1	JUNÇÃO SIMPLES, P.V.C. SÉRIE R, ÁGUA PLUVIAL, DN 100	UN
UN	1	LUVA SIMPLES, P.V.C. SÉRIE NORMAL, ESGOTO PRED., DN 50 MM	UN
UN	2	LUVA SIMPLES, P.V.C. SÉRIE NORMAL, ESGOTO PRED., DN 75 MM	UN
UN	4	BUCHA DE REDUÇÃO, P.P.R. 40 X 25, CLASSE PN 25	UN
UN	9	LUVA SIMPLES, P.V.C. SÉRIE NORMAL, ESGOTO PRED., DN 100	UN
UN	2	REDUÇÃO EXCÊNTRICA P.V.C. P/ ESG. PRED., DN 75 X 50MM	UN
UN	3	REDUÇÃO EXCÊNTRICA P.V.C. P/ ESG. PRED., DN 100 X 50MM	UN
UN	3	TE. P.V.C. SÉRIE NORMAL, ESGOTO PRED., DN 50 X 50 MM	UN
M	16,6	TUBO P.V.C. SÉRIE NORMAL, ESGOTO PRED., DN 40MM	M
M	7,14	TUBO P.V.C. SÉRIE NORMAL, ESGOTO PRED., DN 50MM	M
M	2,53	TUBO P.V.C. SÉRIE NORMAL, ESGOTO PRED., DN 75MM	M
M	6,3	TUBO P.V.C. SÉRIE NORMAL, ESGOTO PRED., DN 100MM	M
M	2,24	TUBO P.V.C. SÉRIE NORMAL, ESGOTO PRED., DN 50MM	M
UN	3	JOELHO 45 GRAUS, P.V.C. SÉRIE NORMAL, ESGOTO PRED., DN 50	UN
UN	3	TERMINAL DE VENTILAÇÃO 90 GRAUS, SÉRIE NORMAL, ESGOTO	UN
M	24	TUBO, P.V.C. SOLDÁVEL, DN 25MM	M
M	5	VALVULA EMPUÇADO 1 PASSAPÁ, TANQUE OU LABORATÓRIO	M

LISTA DE MATERIAIS			
ÁGUA PLUVIAL			
UNID.	QTD.	DESCRIÇÃO	UNID.
UN	4	CAIXA DE ÁGUA PLUVIAL, CA. 60x60 cm COM GRELHA BARRA CHATA	UN
M	1,73	TUBO P.V.C. SÉRIE R, ÁGUA PLUVIAL, DN 40 MM	M
M	11,74	TUBO P.V.C. SÉRIE R, ÁGUA PLUVIAL, DN 75 MM	M
M	3,5	TUBO P.V.C. SÉRIE R, ÁGUA PLUVIAL, DN 100 MM	M
M	4,18	TUBO P.V.C. SÉRIE R, ÁGUA PLUVIAL, DN 150 MM	M
UN	4	CURVA CURTA 90 GRAUS, P.V.C. SÉRIE NORMAL, ESGOTO PRED., DN 40	UN
UN	1	LUVA SIMPLES, P.V.C. SÉRIE NORMAL, ESGOTO PRED., DN 40 MM	UN
UN	1	LUVA SIMPLES, P.V.C. SÉRIE NORMAL, ESGOTO PRED., DN 50 MM	UN
UN	1	LUVA SIMPLES, P.V.C. SÉRIE NORMAL, ESGOTO PRED., DN 75 MM	UN
UN	1	LUVA SIMPLES, P.V.C. SÉRIE NORMAL, ESGOTO PRED., DN 100 MM	UN
UN	1	BUCHA DE REDUÇÃO, P.P.R. 40 X 25, CLASSE PN 25	UN
UN	9	LUVA SIMPLES, P.V.C. SÉRIE NORMAL, ESGOTO PRED., DN 100	UN
UN	2	REDUÇÃO EXCÊNTRICA P.V.C. P/ ESG. PRED., DN 75 X 50MM	UN
UN	3	REDUÇÃO EXCÊNTRICA P.V.C. P/ ESG. PRED., DN 100 X 50MM	UN
UN	3	TE. P.V.C. SÉRIE NORMAL, ESGOTO PRED., DN 50 X 50 MM	UN
M	16,6	TUBO P.V.C. SÉRIE NORMAL, ESGOTO PRED., DN 40MM	M
M	7,14	TUBO P.V.C. SÉRIE NORMAL, ESGOTO PRED., DN 50MM	M
M	2,53	TUBO P.V.C. SÉRIE NORMAL, ESGOTO PRED., DN 75MM	M
M	6,3	TUBO P.V.C. SÉRIE NORMAL, ESGOTO PRED., DN 100MM	M
M	2,24	TUBO P.V.C. SÉRIE NORMAL, ESGOTO PRED., DN 50MM	M
UN	3	JOELHO 45 GRAUS, P.V.C. SÉRIE NORMAL, ESGOTO PRED., DN 50	UN
UN	3	TERMINAL DE VENTILAÇÃO 90 GRAUS, SÉRIE NORMAL, ESGOTO	UN
M	24	TUBO, P.V.C. SOLDÁVEL, DN 25MM	M
M	5	VALVULA EMPUÇADO 1 PASSAPÁ, TANQUE OU LABORATÓRIO	M

Cobertura Blocos
Escala 1:50

Planta Cobertura Garagem Operacional
Escala 1:50

Nº	Comentário	Data	Autor



3º Pelotão Bombeiro Militar
Unidade Operacional de São Simão
 Avenida Goiás, Qd 03 Lt 01, Jardim Lagoa Azul, São Simão, Goiás

PROPRIETÁRIO: **Corpo de Bombeiros Militar**
 33.638.099/0001-00

PROJETISTA: **Renato Cassimiro Santiago**
 Cap QOC - Eng Civil
 CREA 15.279/D-GO

PROCESSO Nº: 20180010020247
 Tamanho da folha: 1189 x 841 (mm)
 Número da ART: 1020190138183
 Área construída: 166,15 m²

SANITÁRIO
 CONTEÚDO:
 • Sanitário Térreo
 • Sanitário Cobertura Blocos
 • Sanitário Cobertura Garagem
 • Detalhes

Folha nº: **1**
 de **1**

OS DIREITOS AUTORAIS DESTA PROPOSTA PERTENCEM AOS ENGENHEIROS ACIMA CITADOS E PROIBIDA A SUA REPRODUÇÃO, MODIFICAÇÃO E/OU ALTERAÇÃO. LEI 5698 ART. 25