




IMPLANTAÇÃO
escala: 1/100

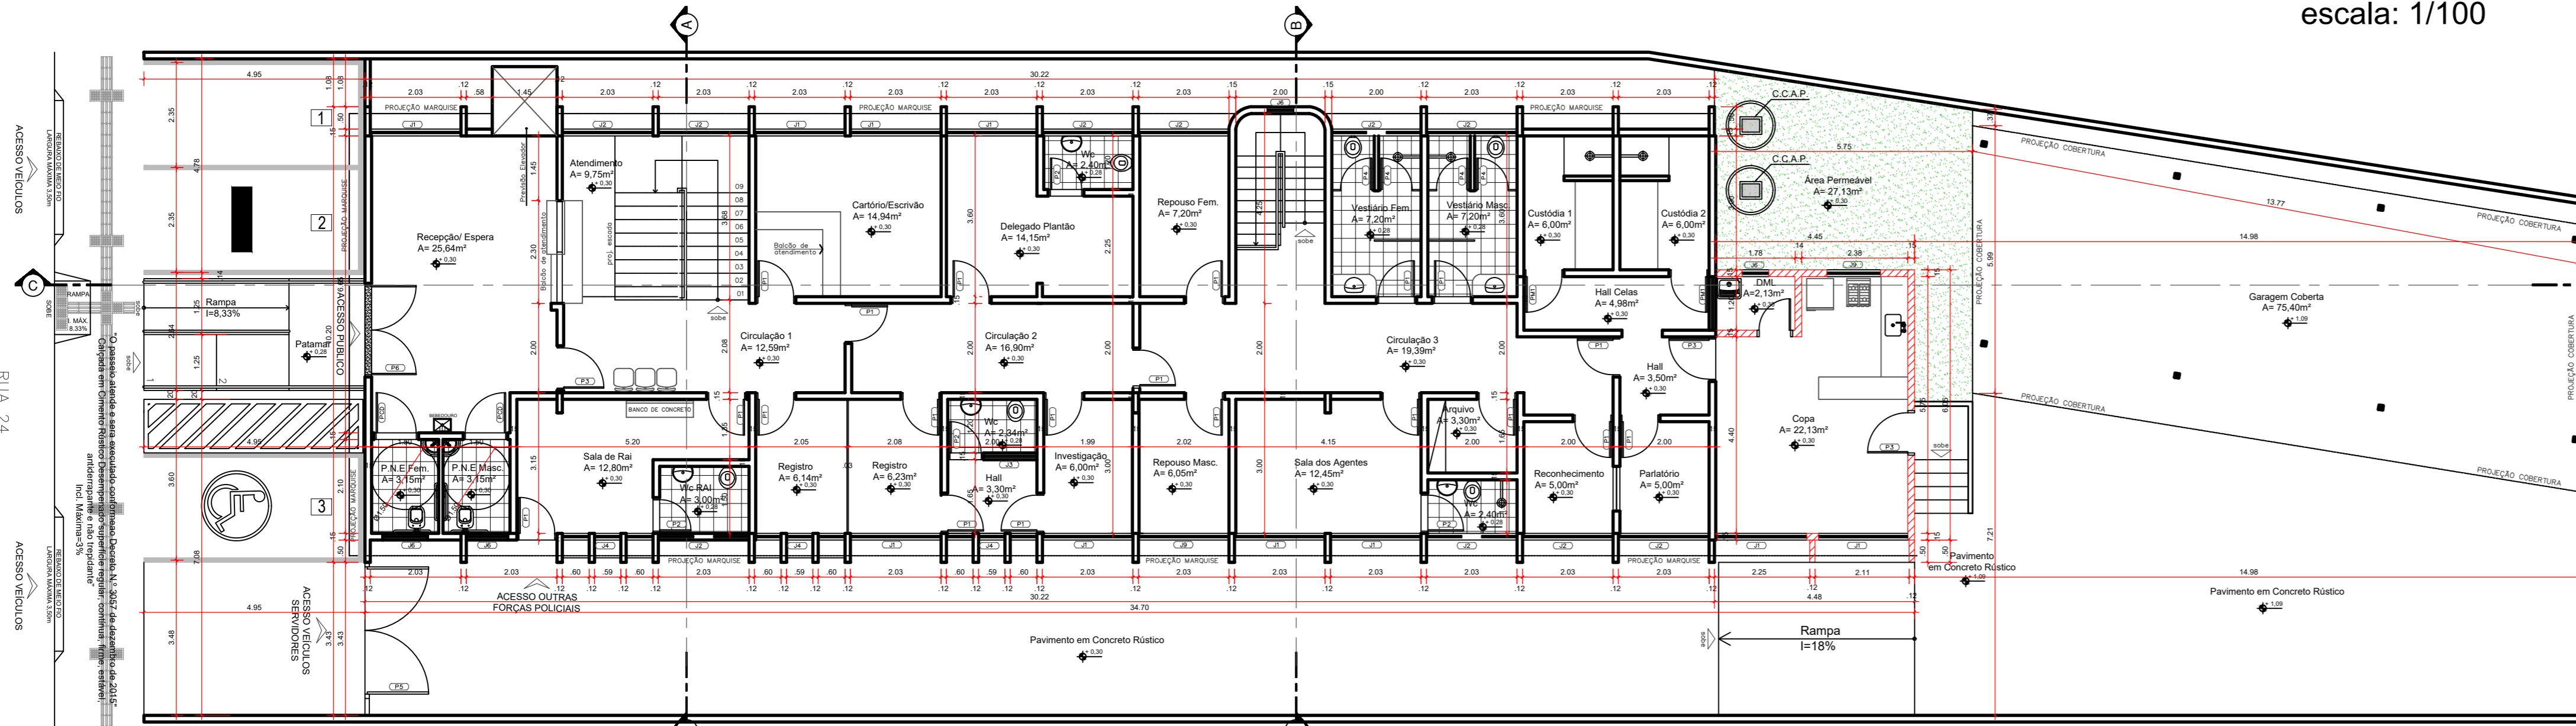


PLANTA BAIXA - TÉRREO
escala: 1/100

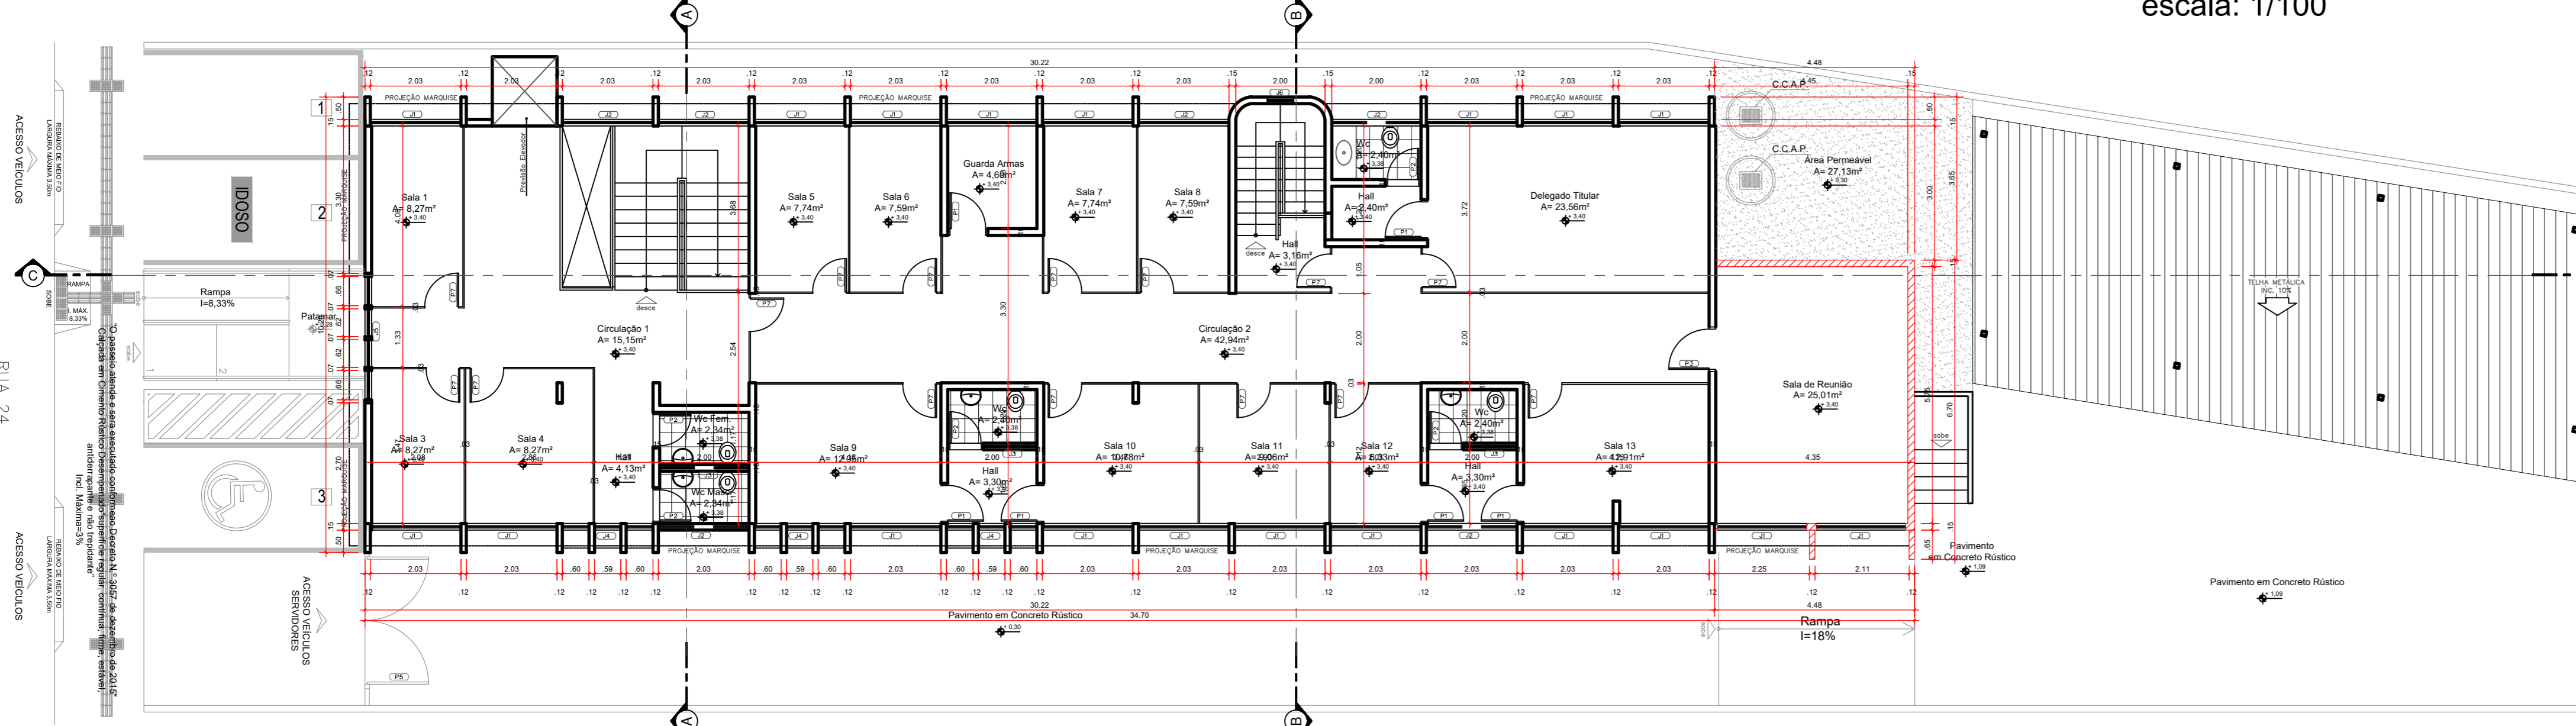


PLANTA BAIXA - SUPERIOR
escala: 1/100

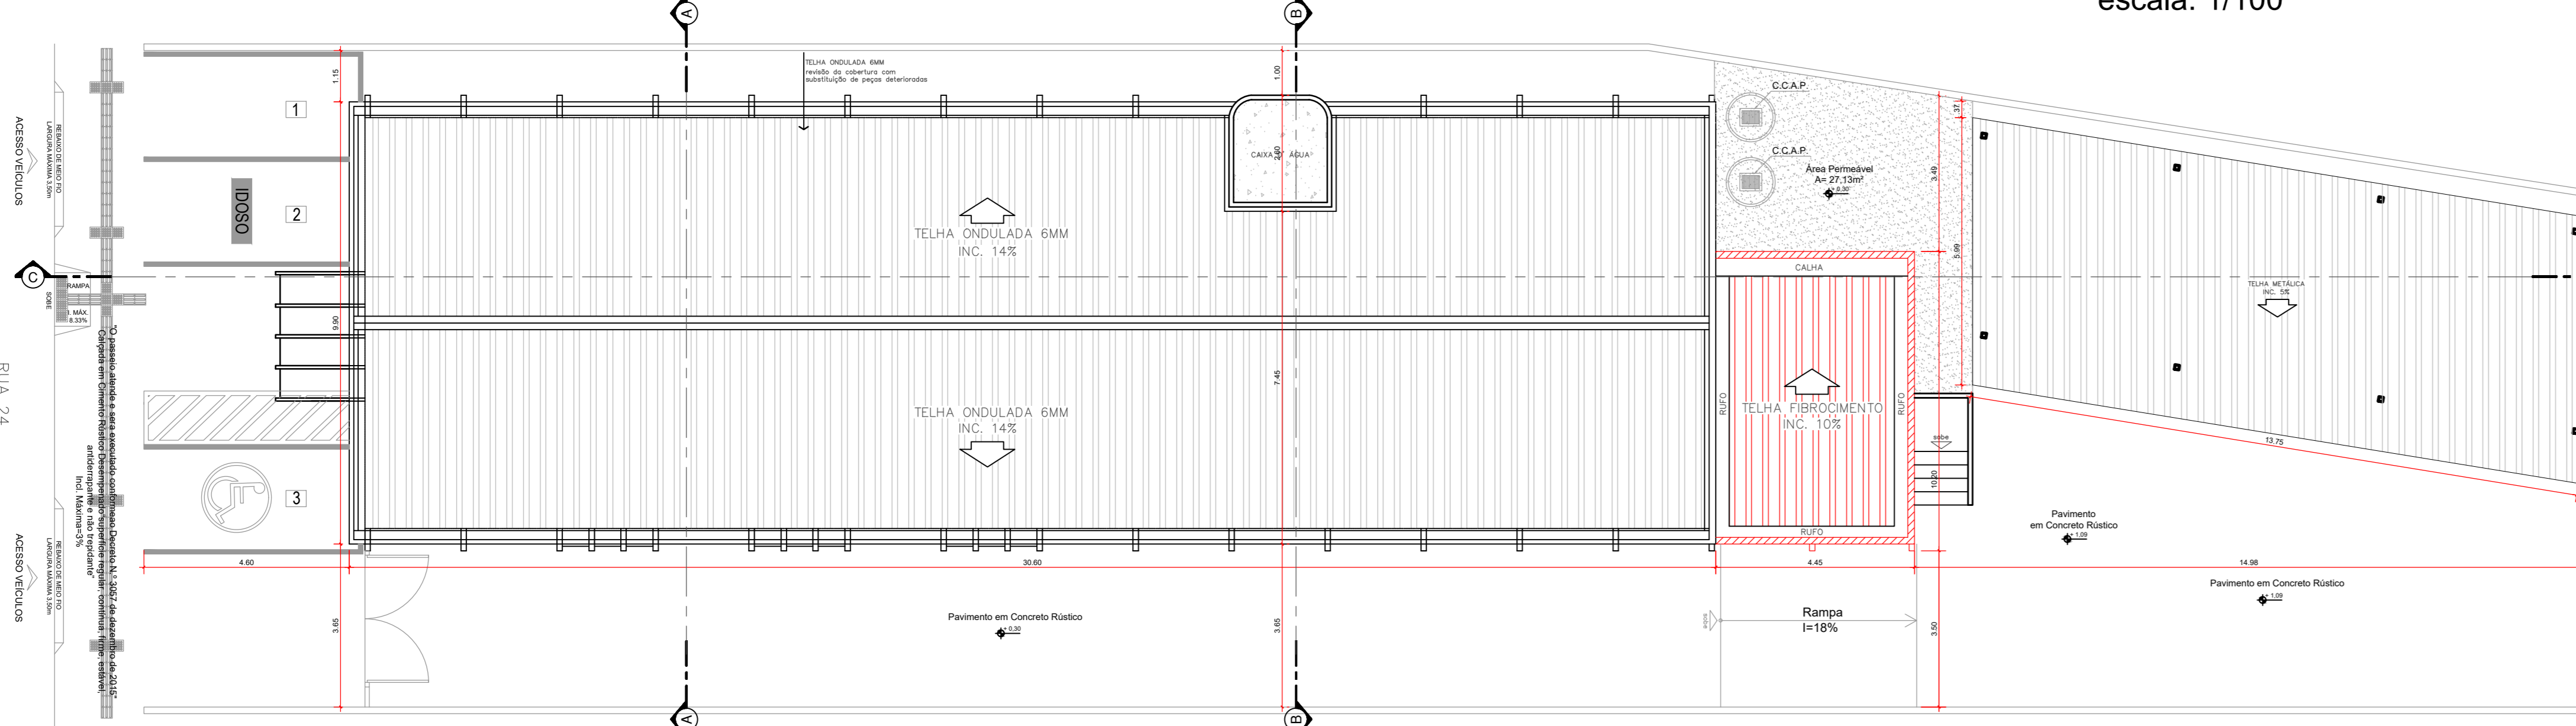


COBERTURA
escala: 1/100

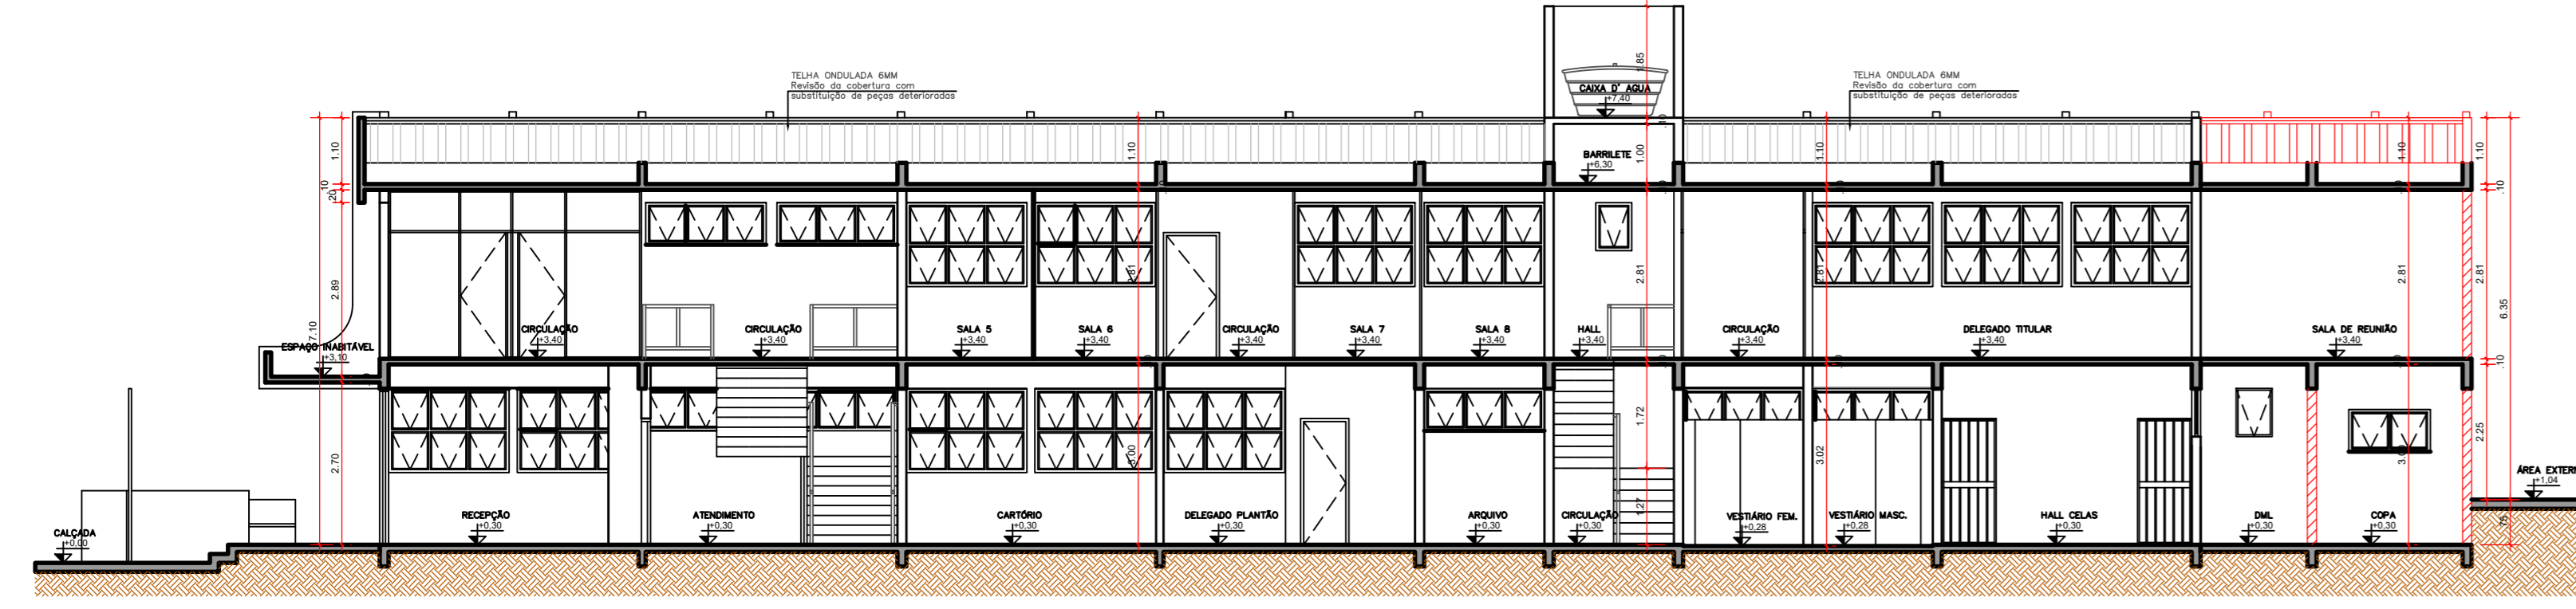


CORTE AA
escala: 1/75

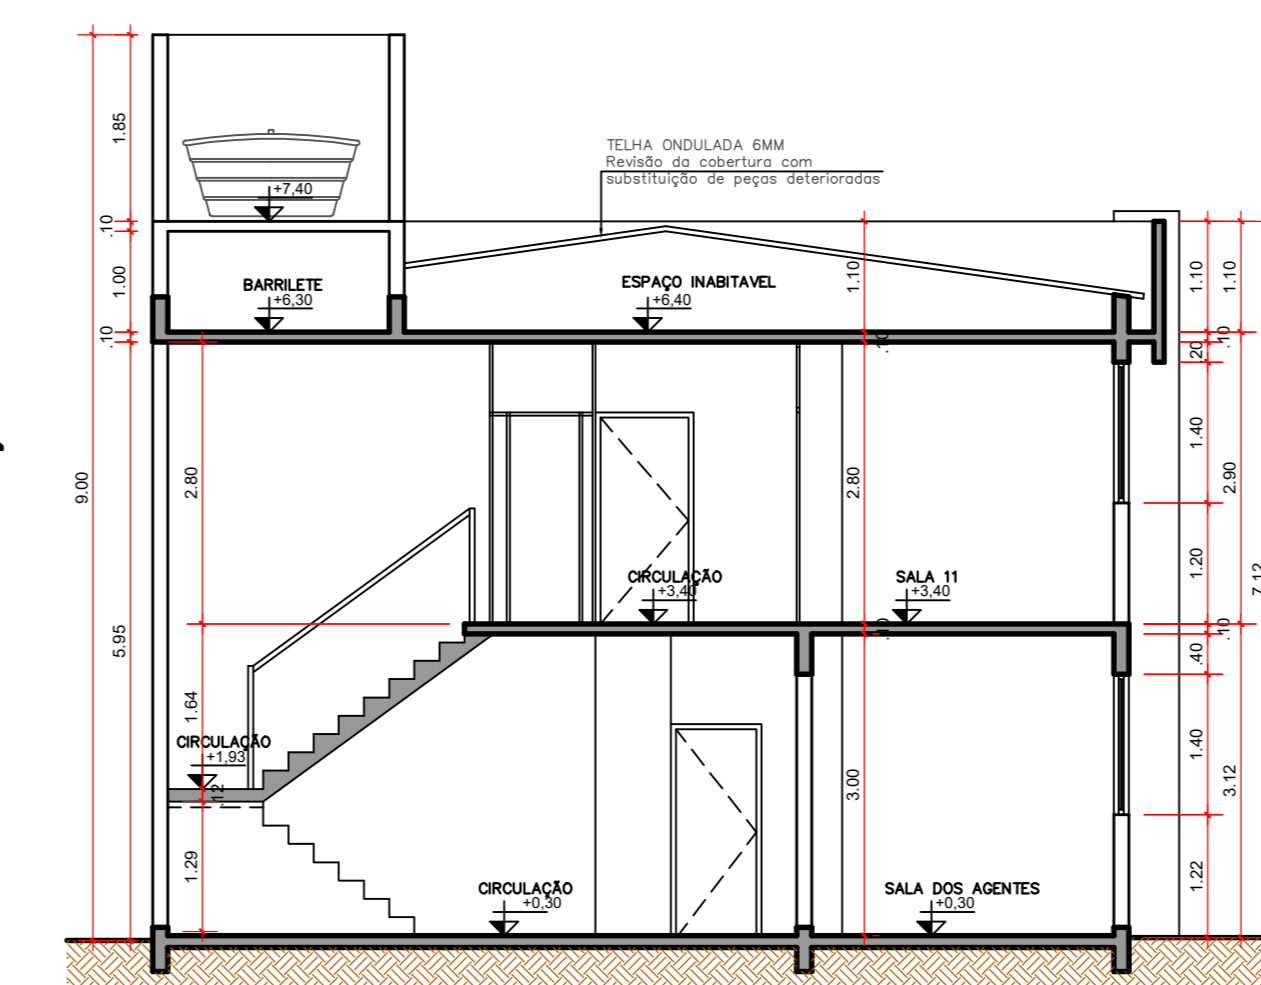


CORTE BB
escala: 1/75

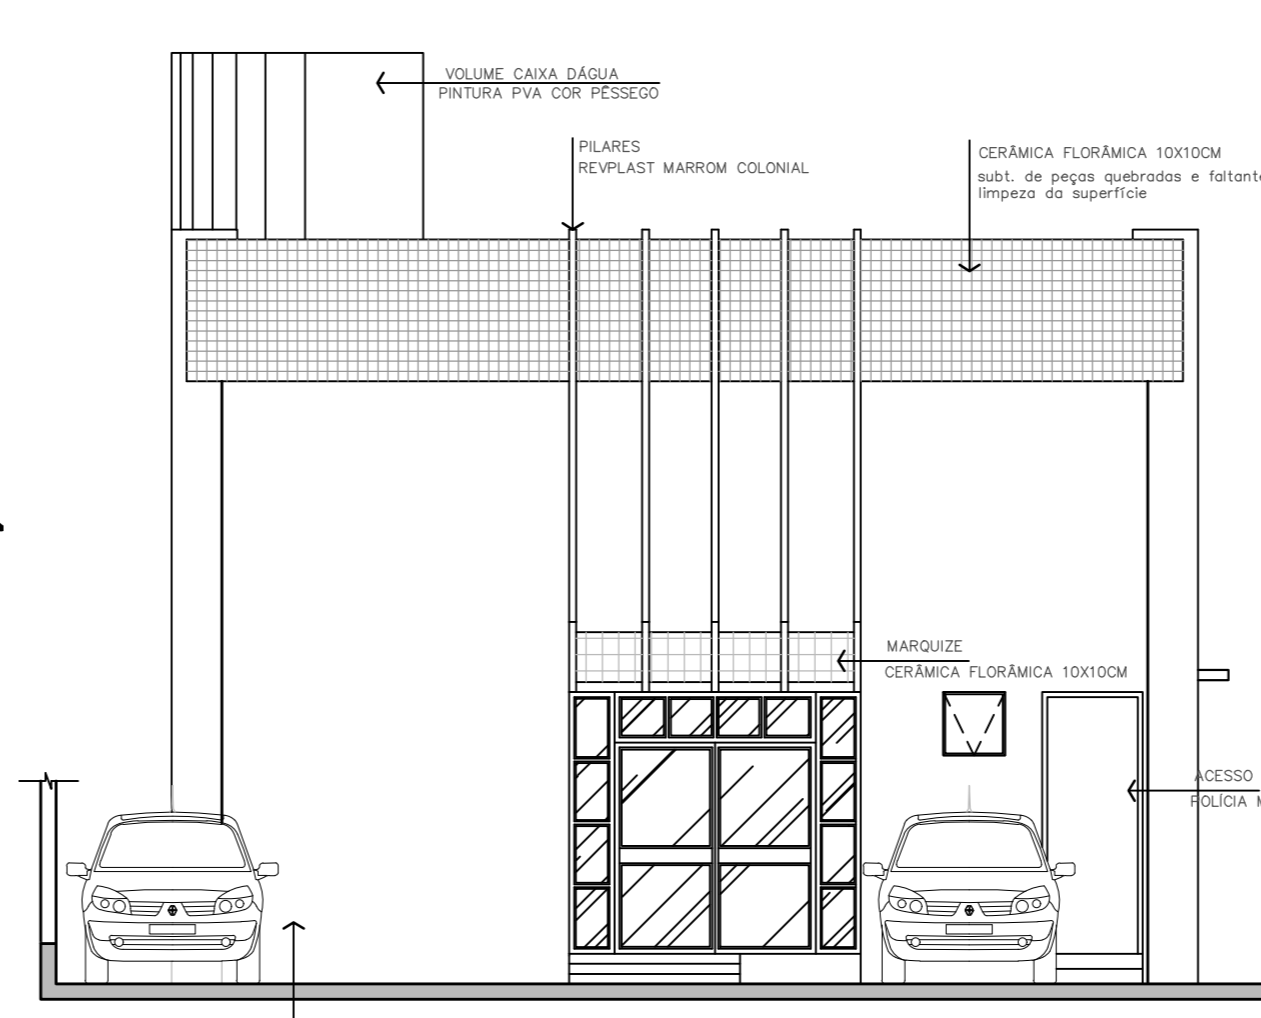

FACHADA FRONTAL
escala: 1/75

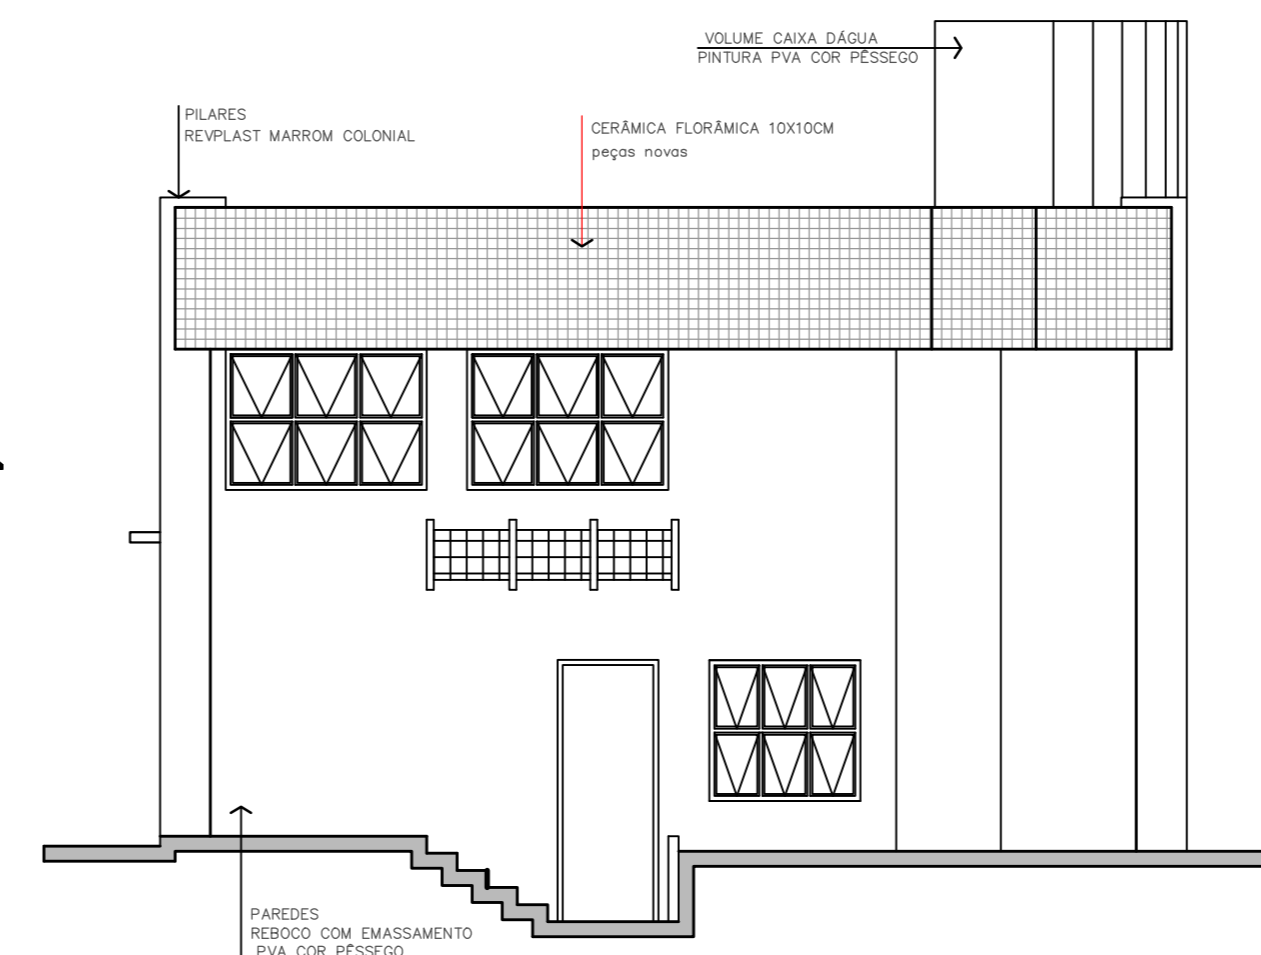

FACHADA POSTERIOR
escala: 1/75

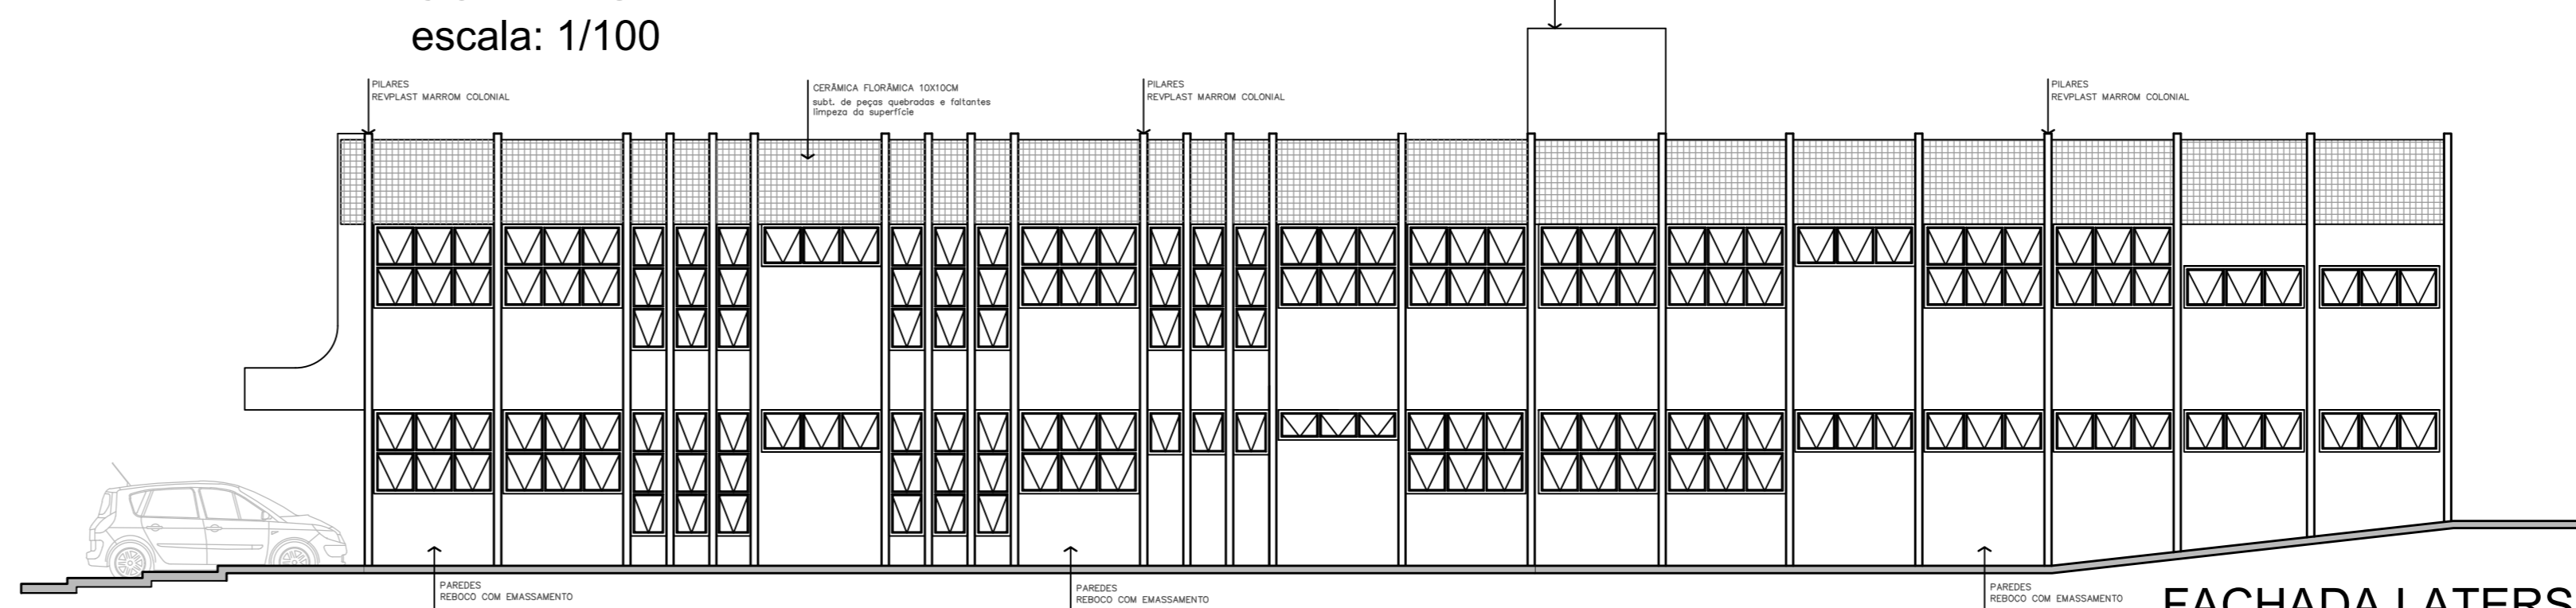

FACHADA LATERAL
escala: 1/100

QUADRO DE ABERTURAS


PORTAS	LARGURA	ALTURA	TIPO ABERTURA	QUANT.	OBSERVAÇÃO
P1	80	210	ABRILHA	06	PORTA DE ABRILHA PARA TUBO
P2	70	210	ABRILHA	06	PORTA DE ABRILHA PARA TUBO
P3	80	210	ABRILHA	06	PORTA DE ABRILHA PARA TUBO
P4	70	190	ABRILHA	04	PORTA DE ABRILHA PARA TUBO
P5	200	250	ABRILHA	01	PORTA DE ABRILHA PARA TUBO
P6	200	250	ABRILHA	01	PORTA DE ABRILHA PARA TUBO
P7	70	210	ABRILHA	15	PORTA DE ABRILHA PARA TUBO
P8	80	210	ABRILHA	02	PORTA DE ABRILHA PARA TUBO
P9	80	210	ABRILHA	02	PORTA DE ABRILHA PARA TUBO

QUADRO DE ABERTURAS

JANELAS	LARGURA	ALTURA	PERFIL	TIPO ABERTURA	QUANT.	OBSERVAÇÃO
J1	200	140	100	ABRILHANTE	03	ESQUADRIA ALUMÍNIO VIBRO ESQUADRIA NACIONAL BRAS
J2	200	70	100	ABRILHANTE	16	ESQUADRIA ALUMÍNIO VIBRO ESQUADRIA NACIONAL BRAS
J3	200	70	200	ABRILHANTE	02	ESQUADRIA ALUMÍNIO VIBRO ESQUADRIA NACIONAL BRAS
J4	50	210	50	ABRILHANTE	18	ESQUADRIA ALUMÍNIO VIBRO ESQUADRIA NACIONAL BRAS
J5	50	200	0	190	04	ESQUADRIA ALUMÍNIO VIBRO ESQUADRIA NACIONAL BRAS
J6	50	80	100	ABRILHANTE	08	ESQUADRIA ALUMÍNIO VIBRO ESQUADRIA NACIONAL BRAS
J7	100	140	100	ABRILHANTE	02	ESQUADRIA ALUMÍNIO VIBRO ESQUADRIA NACIONAL BRAS
J8	100	140	100	ABRILHANTE	02	ESQUADRIA ALUMÍNIO VIBRO ESQUADRIA NACIONAL BRAS
J9	100	140	100	ABRILHANTE	02	ESQUADRIA ALUMÍNIO VIBRO ESQUADRIA NACIONAL BRAS
J10	100	140	100	ABRILHANTE	01	ESQUADRIA ALUMÍNIO VIBRO ESQUADRIA NACIONAL BRAS



SITUAÇÃO
escala: 1/1000

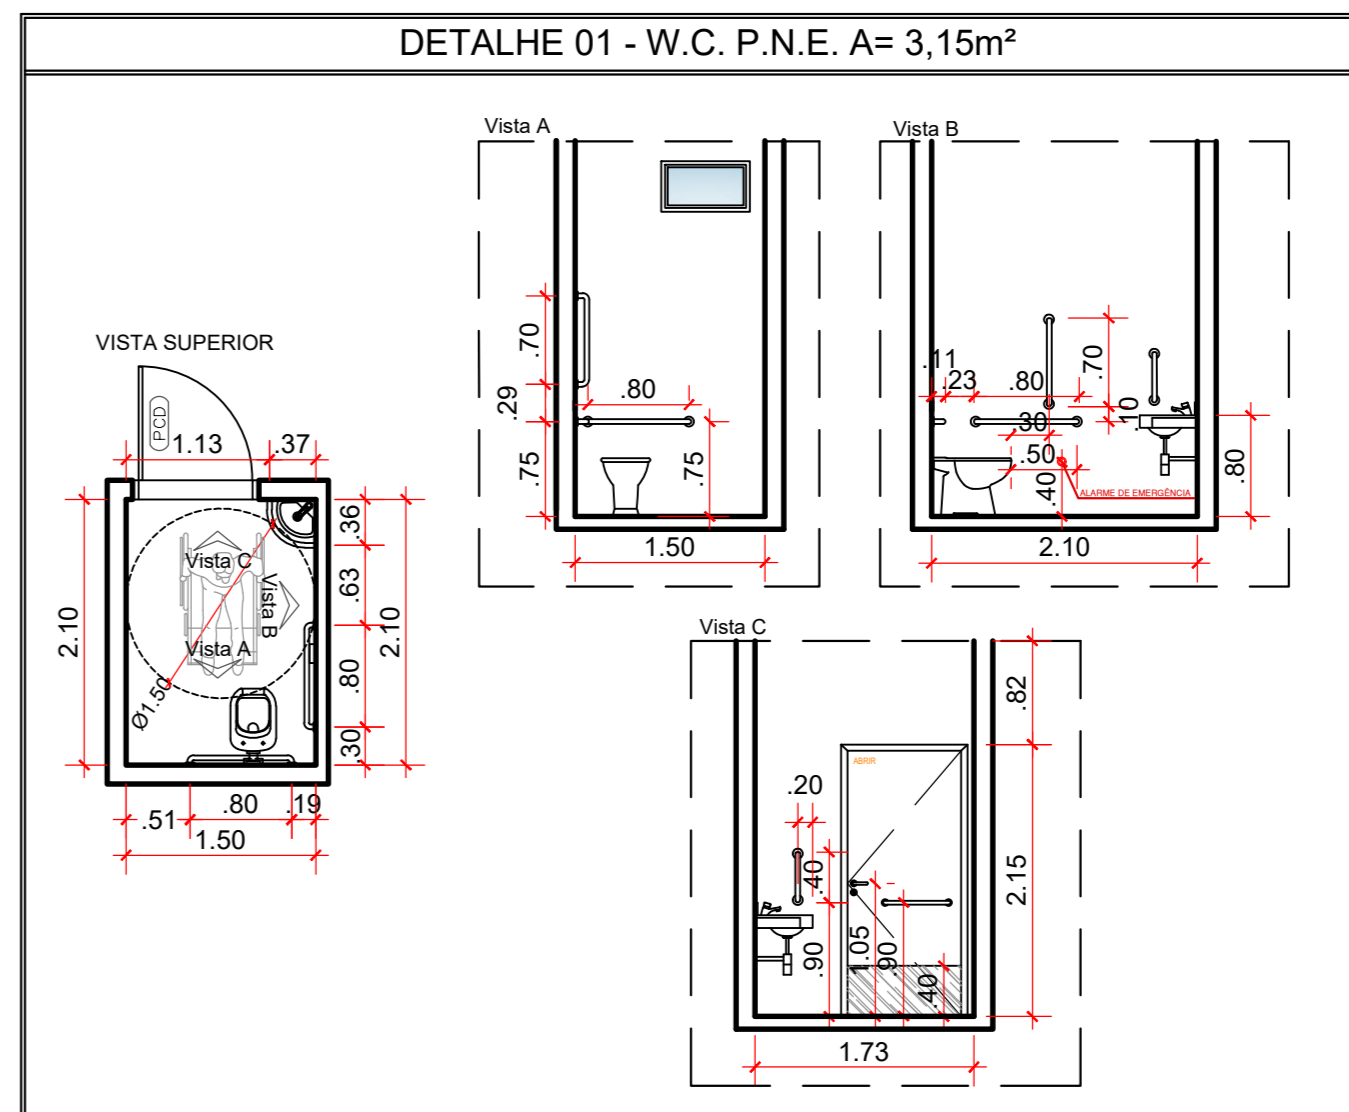

DET. WC P.N.E.
escala: 1/50

LEGENDA - ÁREAS

EXISTENTE - TÉRREO	353,70 m²
EXISTENTE - PAVIMENTO SUPERIOR	278,30 m²
AMPLIAÇÃO - TÉRREO	26,92 m²
AMPLIAÇÃO - SUPERIOR	26,92 m²
ÁREA TOTAL CONSTRUÍDA	685,84 m²

ÁREAS / LEGENDA

685,84m²	Área Construída - Edificação
27,13m²	Área Permeável - Cobertura vegetal
735,87m²	Área Impermeável
18,19m²	Área Impermeável - Muro e grade



IMAGEM 01
S/E

ESTADO DE GOIÁS
CORPO DE BOMBEIROS MILITARES
PROCESSO Nº 9096321

APROVAÇÃO FINAL DO PROJETO

1 - Classificação do Projeto: "Projeto original".

2 - O presente projeto foi aprovado em 14/07/2021, conforme o artigo 1º do Decreto nº 1.000/2017, em sua redação atual.

3 - O presente projeto foi aprovado em 14/07/2021, conforme o artigo 1º do Decreto nº 1.000/2017, em sua redação atual.

PROCESSO ANALISADO E APROVADO DIGITALMENTE

A aprovação deste processo suscita-se para ser validada com a apresentação de relatório assinado e autenticado em uma plataforma de assinatura eletrônica no site do Corpo de Bombeiros Militar do Estado de Goiás - CBMGO para disponibilização em sua rede de computadores.

As informações relativas a este processo e a autenticidade de sua aprovação poderão ser consultadas no site do CBMGO, de acordo com os dados e orientações constantes no Certificado de Aprovação.

PROJETO COMBATE INCÊNDIO E PÂNICO

Endereço: Rua 24, 203, Setor Central - Goiânia - GO
Coordenadas geográficas: 16°40'38" S 51°49'19" O 4" W

DEAM-01 GOIÂNIA (DELEGACIA DE ATENDIMENTO À MULHER)
POLÍCIA CIVIL - GOIÁS
EDIFICAÇÃO INSTITUCIONAL
2 PAVIMENTOS

Tomador 01
Cargo: Assessor
POLÍCIA CIVIL - GO - CNPJ 37014 123 0001 - 91

Tomador 02
Cargo: Assessor
POLÍCIA CIVIL - GO - CNPJ 37014 123 0001 - 91

Autor do projeto
Cargo: Assessor
ENG. CIVIL - Cássio Alves Dias OREA 7658-D-GO

Responsável Técnico
Cargo: Assessor

DESCRIÇÃO DOS PAVIMENTOS

CONTÍDUO	TÉRREO + PAVIMENTO SUPERIOR	ÁREA DO TERRENO ORIGINAL	FOUR
PLANTA BAIXA TÉRREO E SUPERIOR	735,00 m²	735,00 m²	2/2
DETALHE DE SINALIZAÇÃO / EXISTENTES	685,84 m²	685,84 m²	
NOTAS SOBRE CONTINUAÇÃO DE OBRAS	355,25 m²	355,25 m²	
LEGENDA DE SINALIZAÇÃO	27,13 m²	27,13 m²	
QUADRO DE ÁREAS	685,84 m²	685,84 m²	
DETALHE DE INSTALAÇÃO DA SINALIZAÇÃO	27,13 m²	27,13 m²	
ÁREAS	685,84 m²	685,84 m²	DATA: JULHO 2021
ÁREAS	685,84 m²	685,84 m²	DESENHO: Mariana Muniz