




**PLANTA DE COBERTURA - MODIFICAÇÃO - REFEITÓRIO E COPA**  
 ESC.: 1/75  
 Área Construída=109,14m2

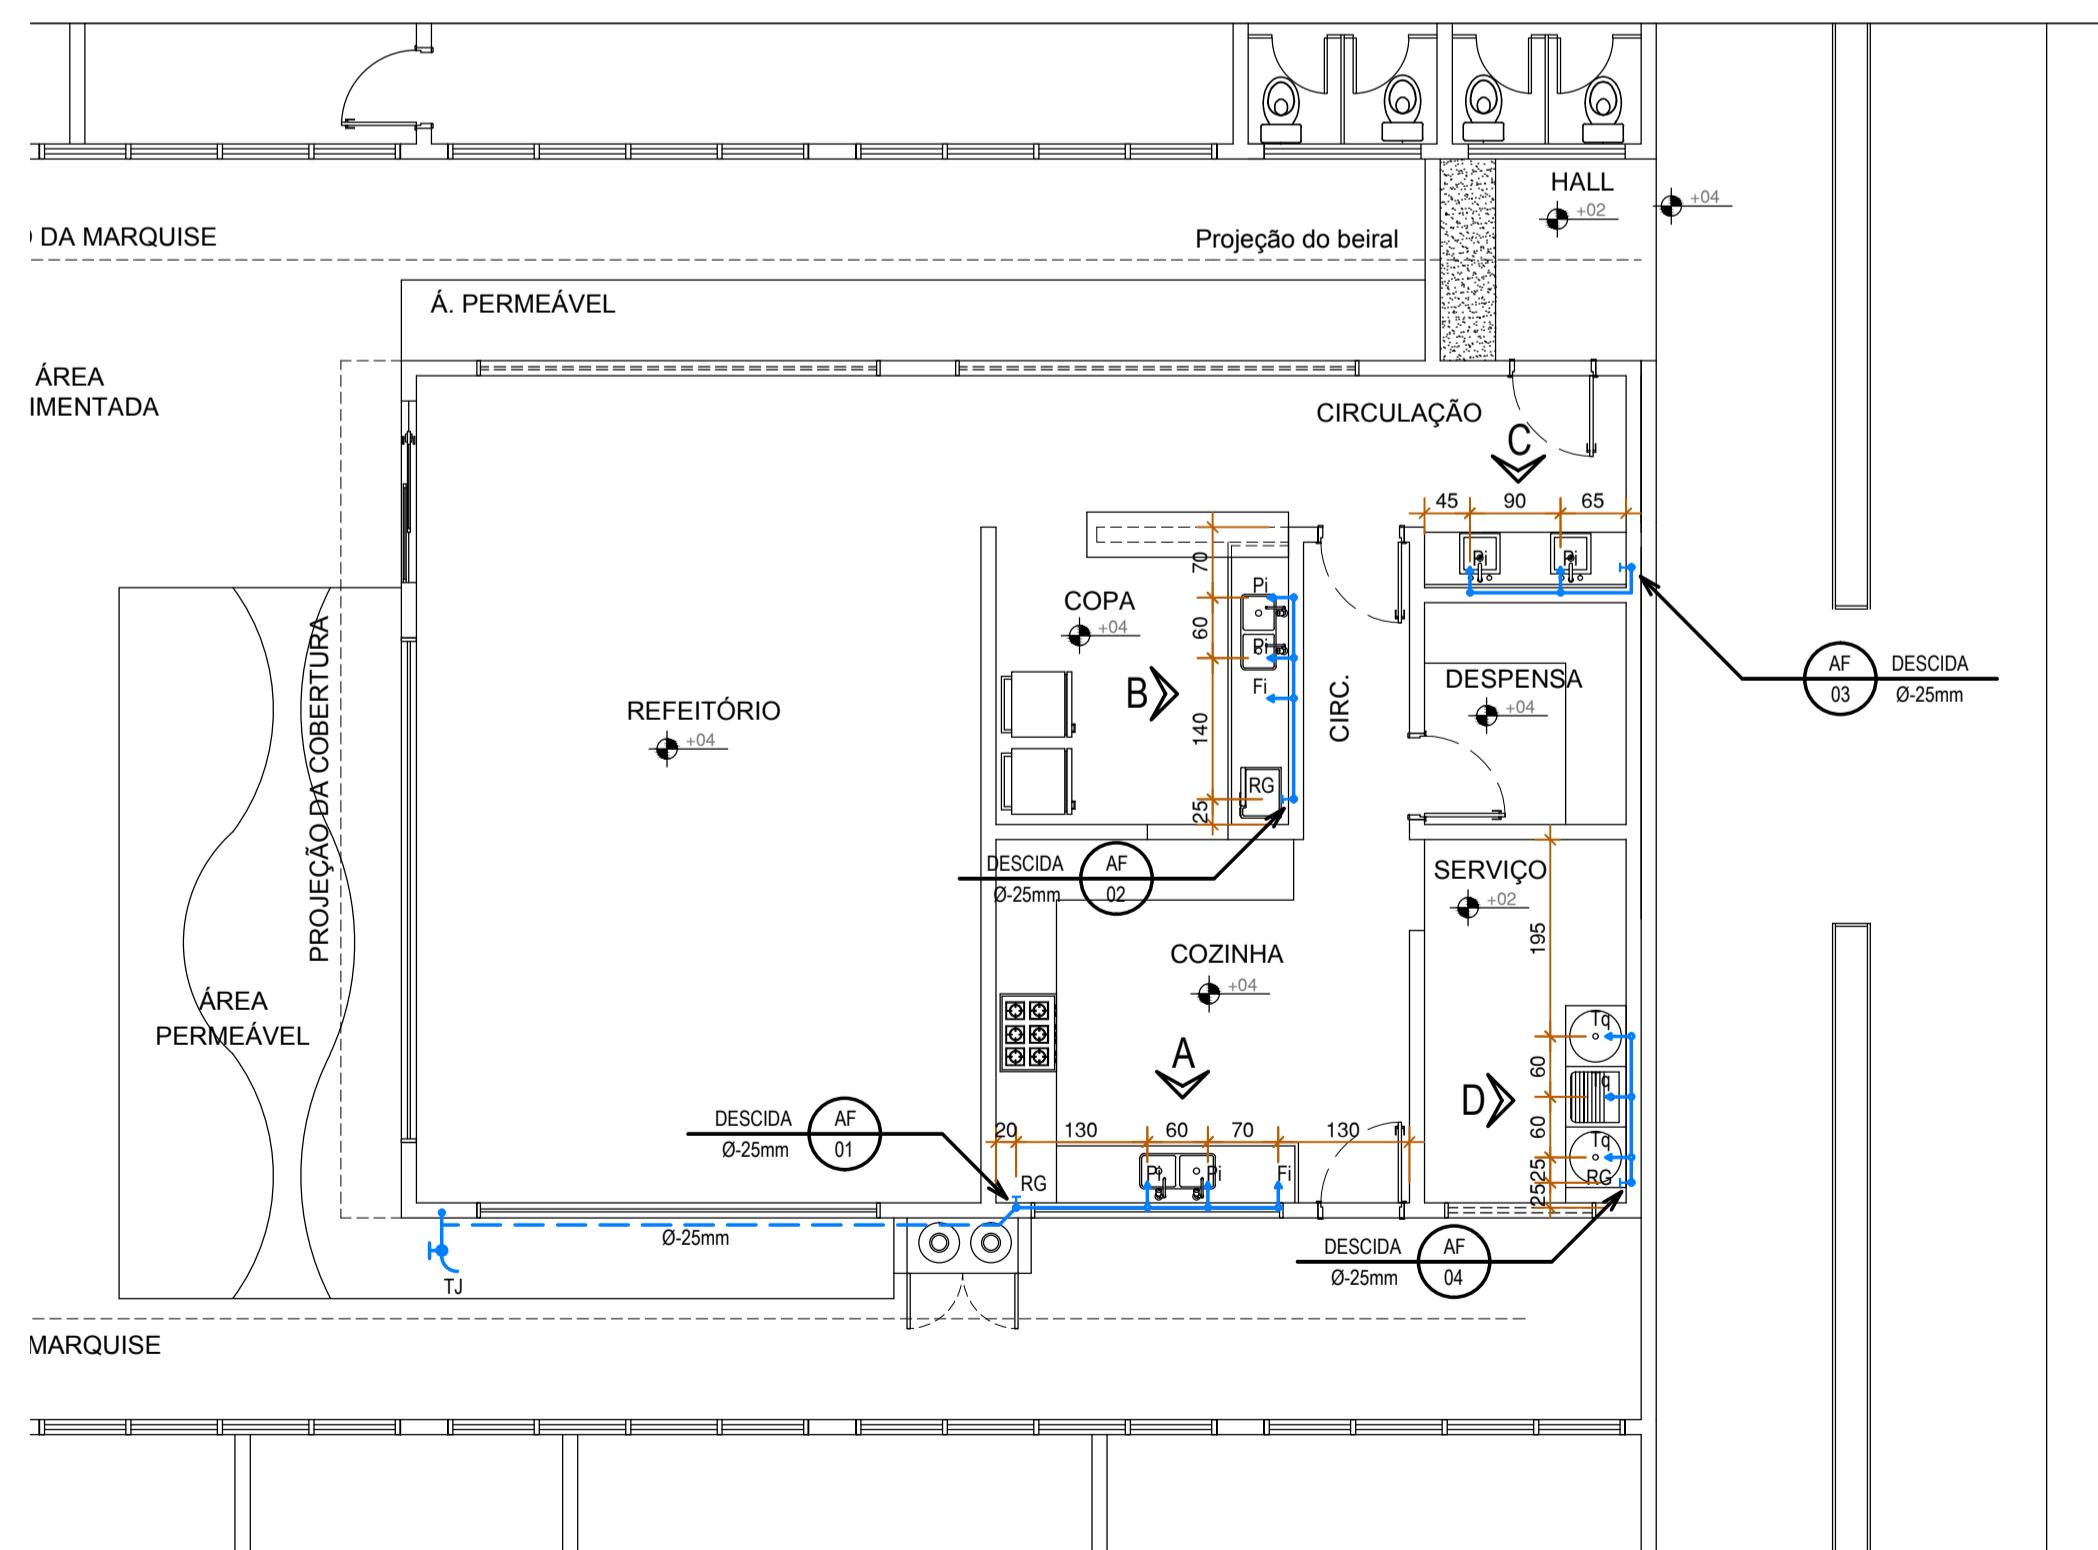


**PLANTA BAIXA - MODIFICAÇÃO - REFEITÓRIO E COPA**  
 ESC.: 1/75  
 Área Construída=109,14m2

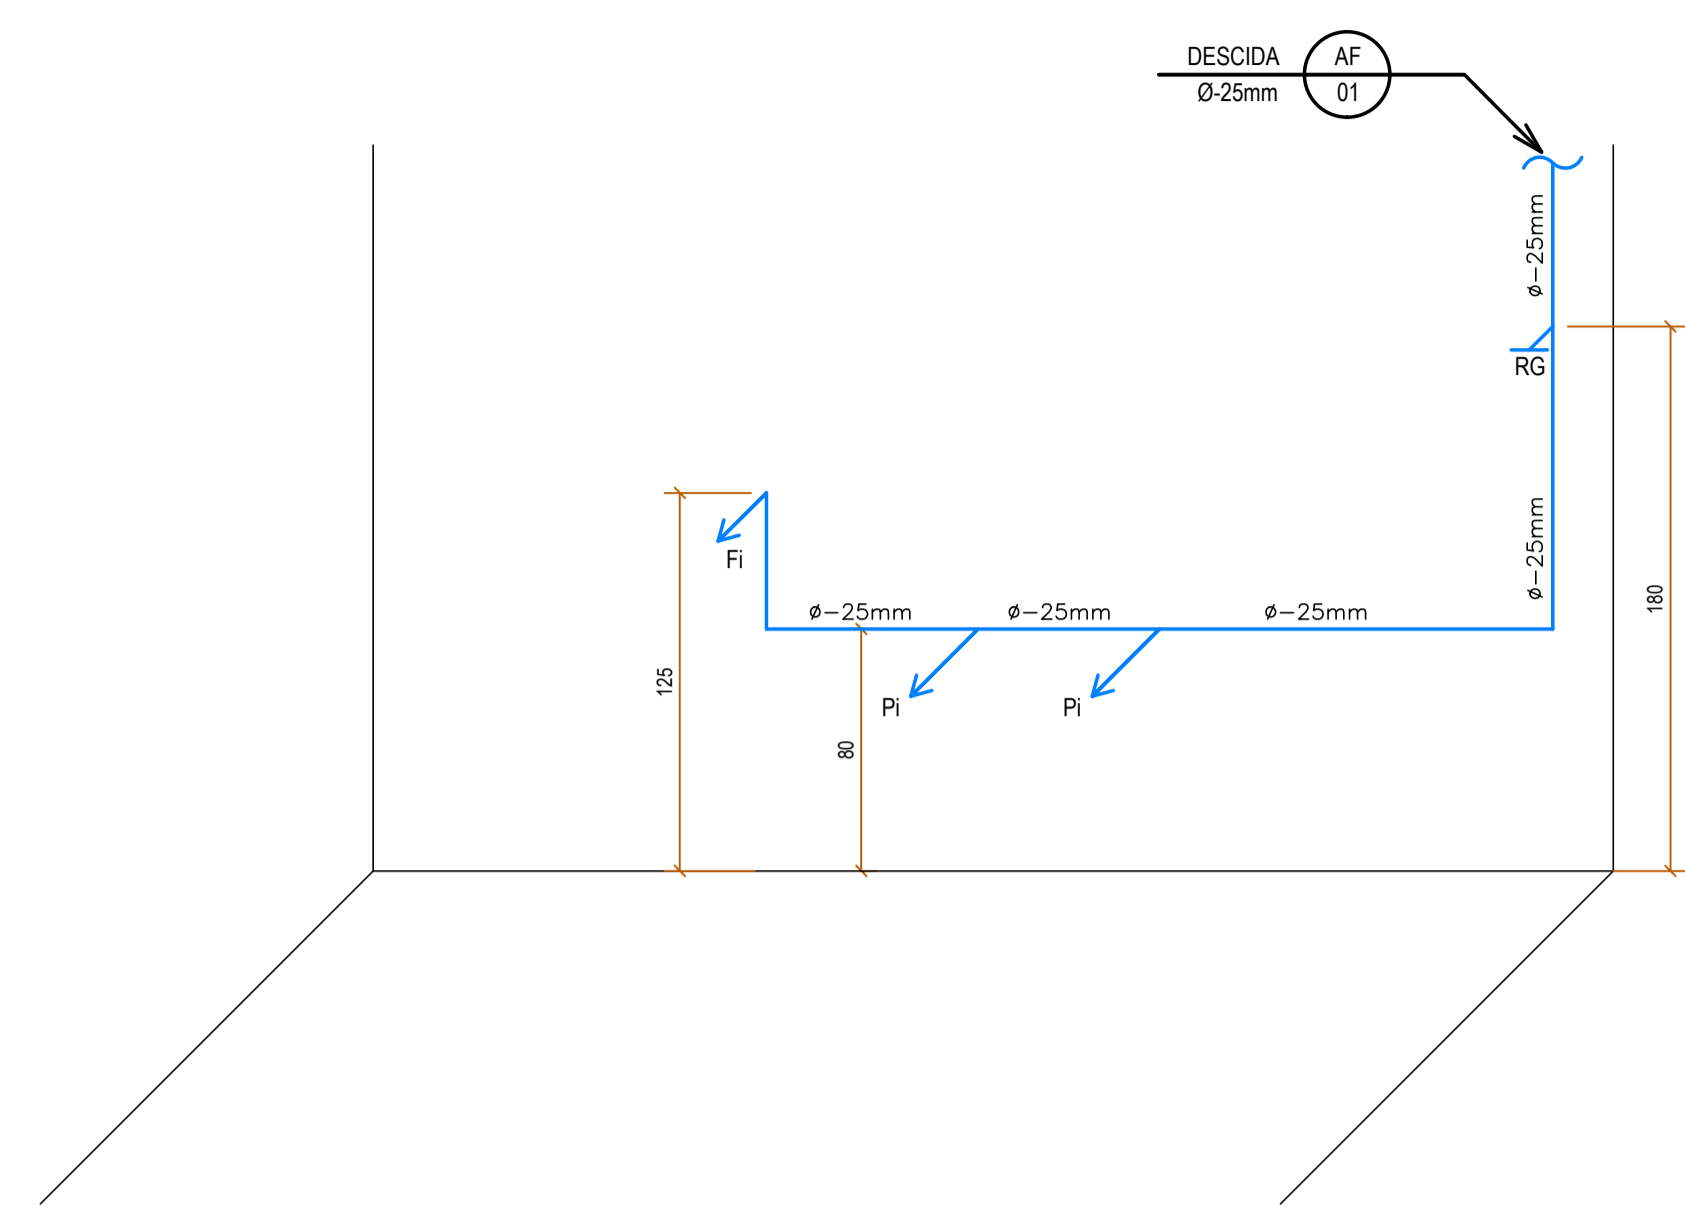

**ISOMÉTRICA A**  
 Escala 1/25

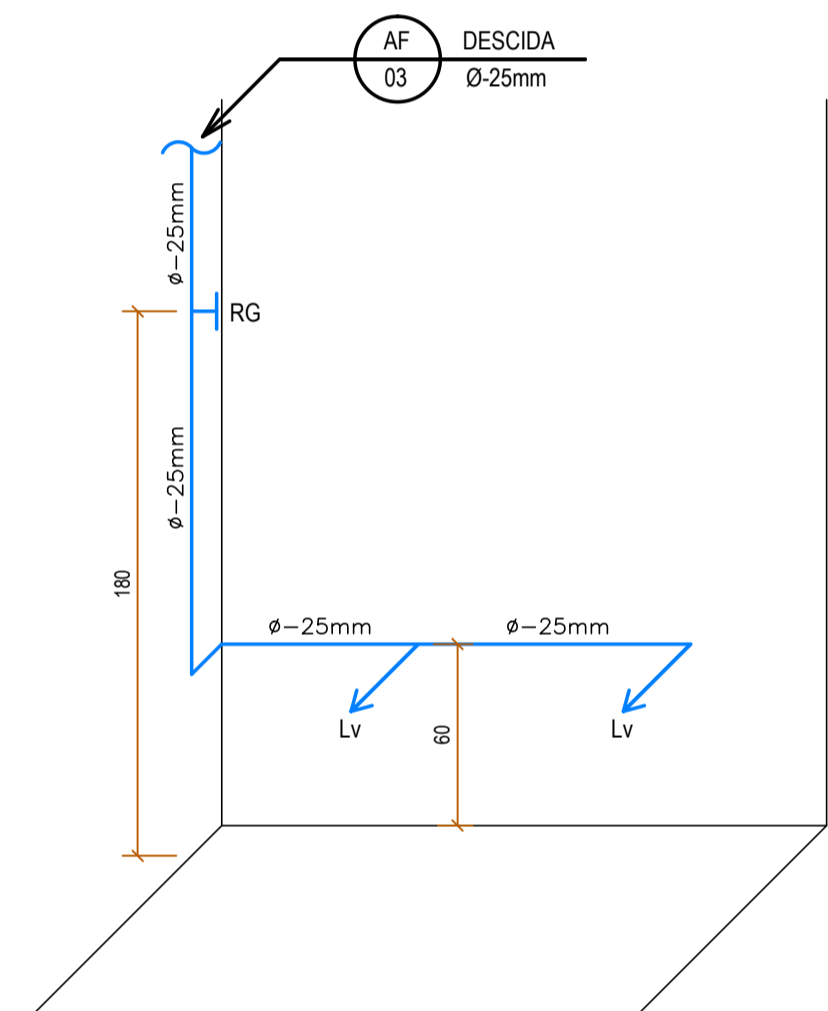


**ISOMÉTRICA C**  
 Escala 1/25

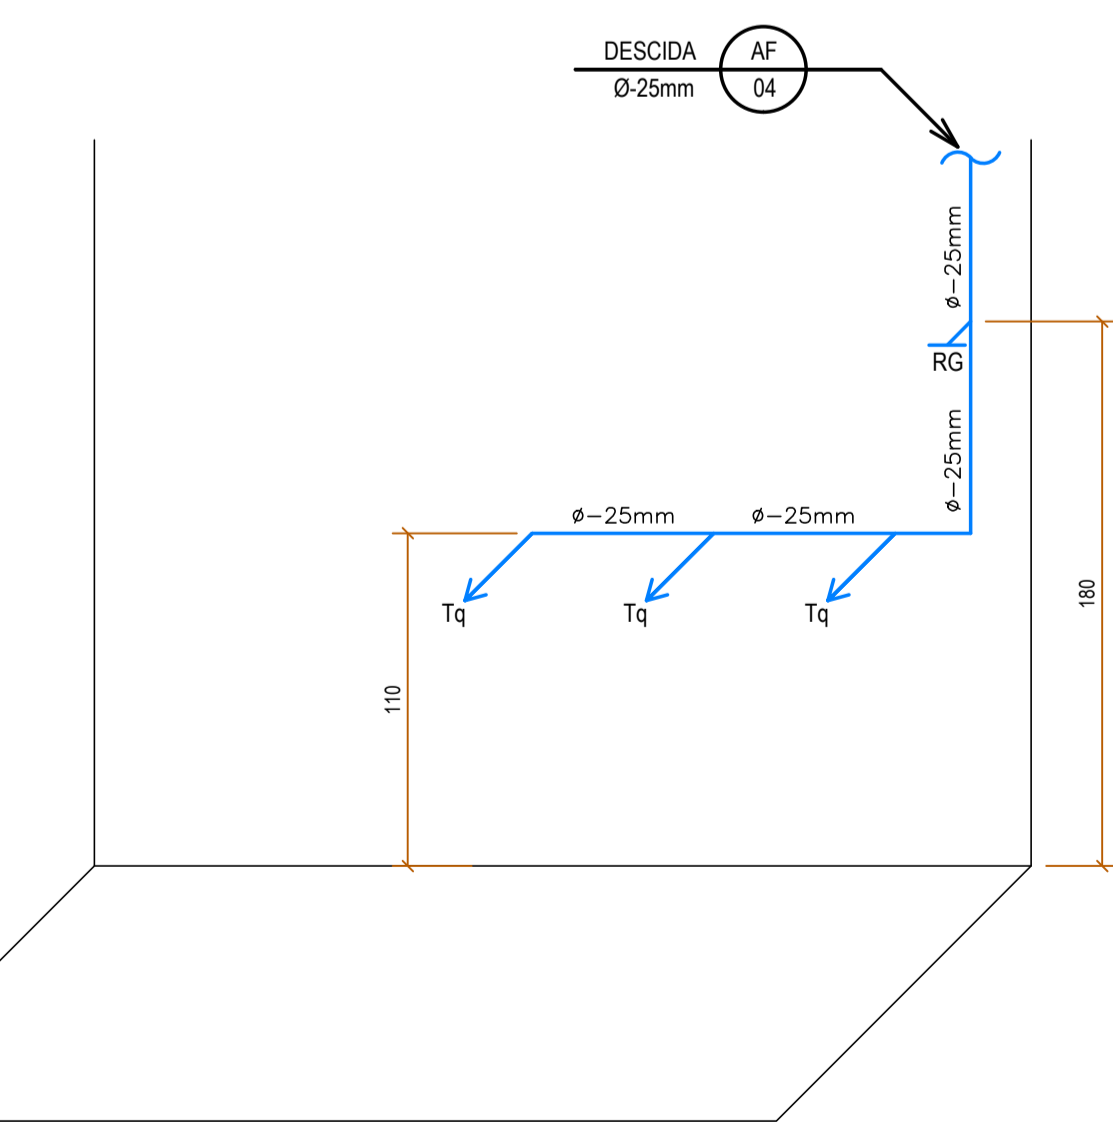

**ISOMÉTRICA D**  
 Escala 1/25

MATERIAIS	
DESCRIÇÃO	QUANTIDADES
Tubulação de água fria - Ø 50mm	18 M
Tubulação de água fria - Ø 25mm	42 M
Torneira de jardim	1
Torneira de lavatório	2
Torneira de tanque	2
Torneira de pia	4
Rabicho Ø 25 mm	8
Registro Geral Gaveta 3/4 "	4
TÊ Ø 25 mm	6
Joelho 25 mm	2
TÊ Ø 50 mm	1
Joelho 50 mm	4
Redução 50 X 25	1
TÊ 50X 25	3

Legenda - Hidráulico	
	COLUNA DE ÁGUA FRIA
	LAVATÓRIO
	REGISTRO DE GAVETA
	PIA DE COZINHA
	PURIFICADOR DE ÁGUA
	TANQUE
	TUBULAÇÃO DE ÁGUA FRIA
	TUBULAÇÃO DE ÁGUA FRIA SOB O PISO
	PONTO DE SAÍDA DE ÁGUA FRIA

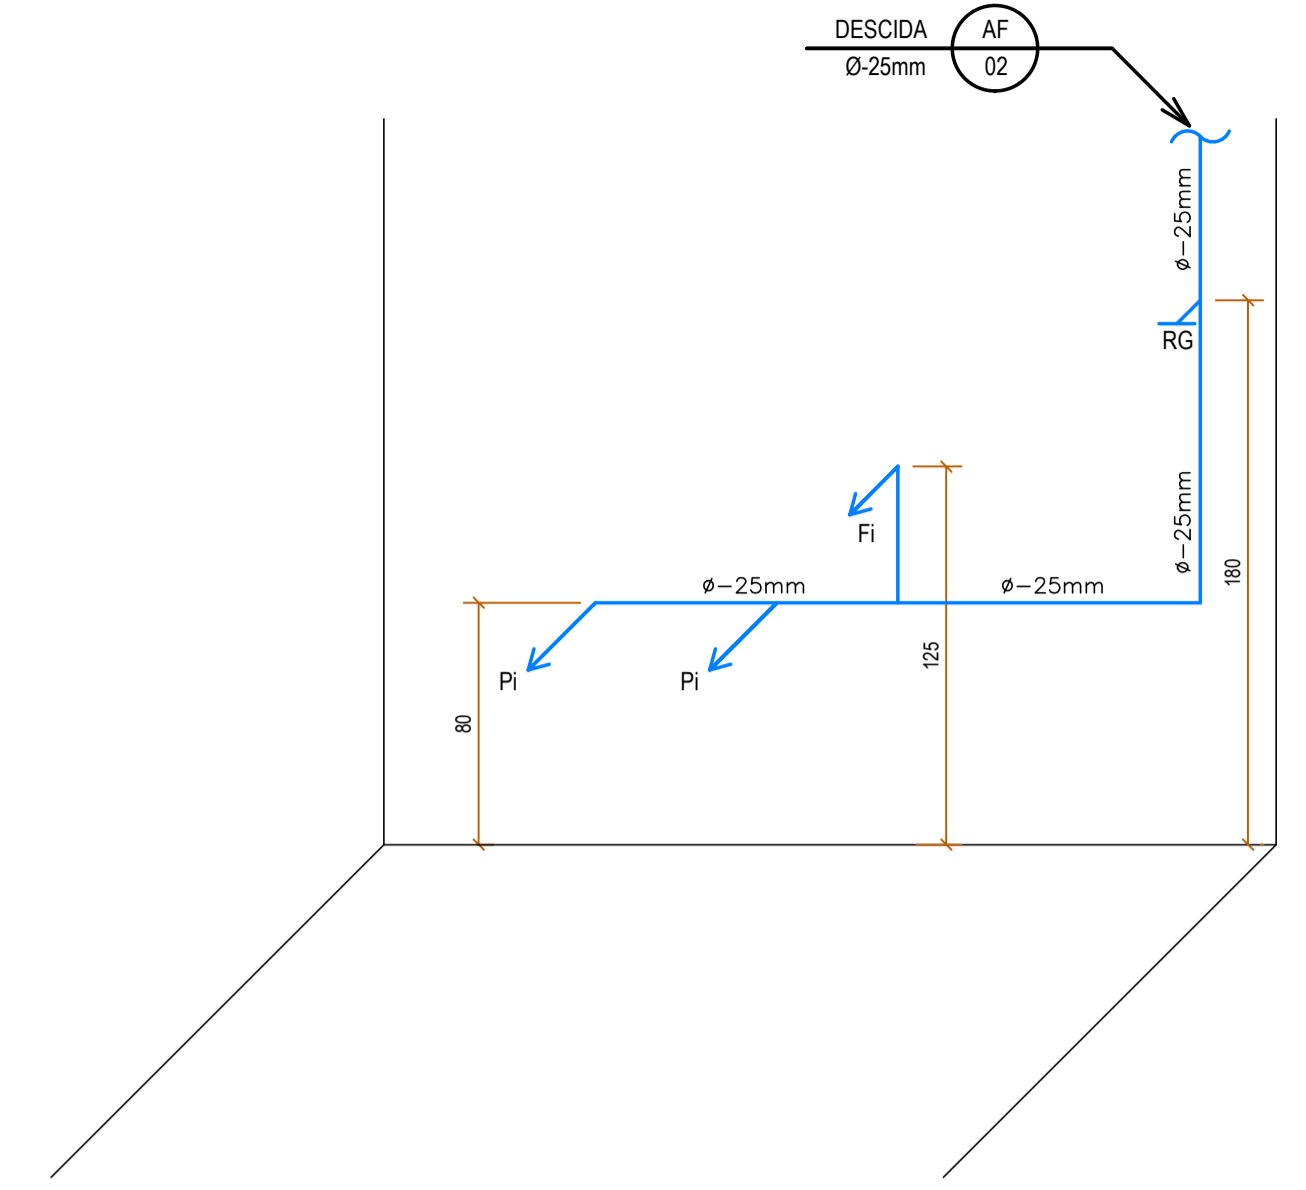

**ISOMÉTRICA B**  
 Escala 1/25

**OBSERVAÇÕES:**  
 - Onde não tiver especificação de acabamento, seguir projeto específico.  
 - Favor conferir medidas no local.  
 - Qualquer dúvida consultar o autor do projeto.

**ESTADO DE GOIÁS**  
 SECRETARIA DE SEGURANÇA PÚBLICA  
 GERÊNCIA DE ARQUITETURA, ENGENHARIA E SERVIÇOS GERAIS - GAESG

APROVAÇÃO:

**HIDRÁULICO**

SECRETARIA DE SEGURANÇA PÚBLICA

EDIFICAÇÃO INSTITUCIONAL

Nº PAVTOS **01**

SECRETARIA DE SEGURANÇA PÚBLICA

ENG. CIVIL E DE SEG. DO TRABALHO, JEOVÁ MARTINS RIBEIRO - CREA: 1015724523/D-GO

TÍTULO - NOME DO PROFISSIONAL - CREA 0000/D - GO

CONTEÚDO: PLANTA BAIXA ESC.:1/100 PLANTA DE COBERTURA ESC.:1/100 CORTES AA, BB e CC ESC.:1/100 FACHADAS FRONTAL E LATERAL ESC.:1/100 QUADRO DE ABERTURAS	ÁREA DO TERRENO ORIGINAL: TERRENO ÁREA DO TERRENO PÓS DOAÇÃO - ÁREA TOTAL DA CONSTRUÇÃO: 109,14MP ÁREA PERMEÁVEL: 67,15MP	FOLHA: <b>III</b> DATA: MARÇO/2022
---	--	---

REVISÃO 01:	DATA:	DESCRIÇÃO:	VISTO:	DESENHO: ARQTA. PATRÍCIA COSTA
				ARQUIVO: PROJETO COPA.DWG