




PLANTA BAIXA
Esc.: 1/75

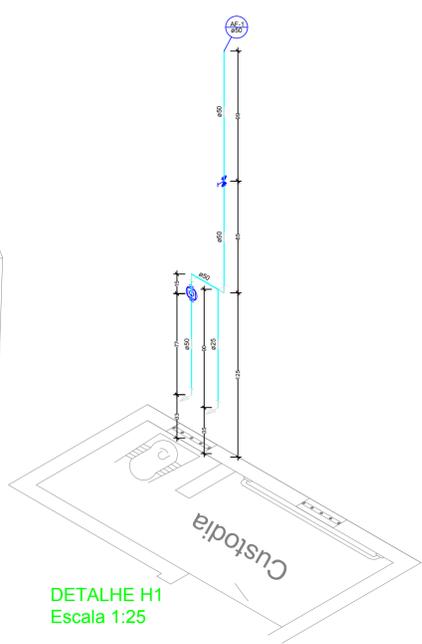


DETALHE H1
Escala 1:25

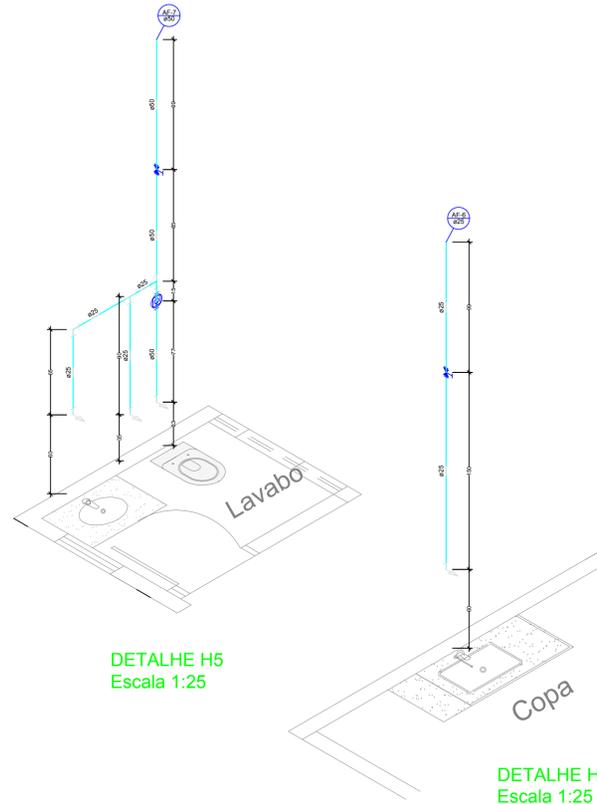


DETALHE H4
Escala 1:25

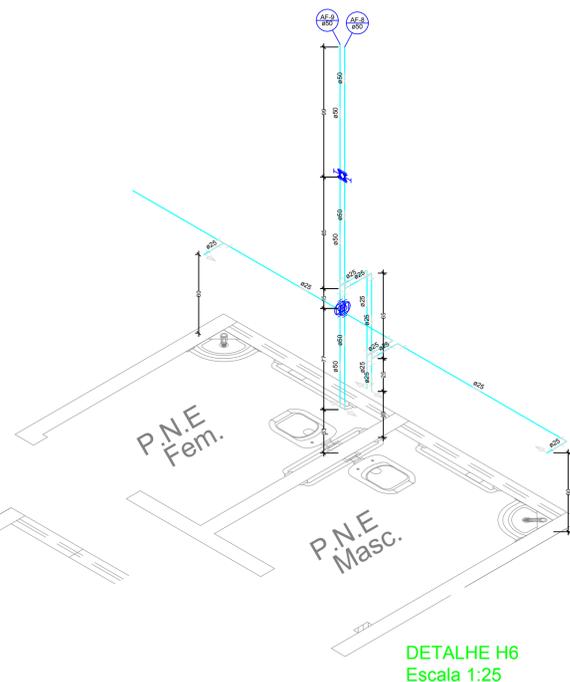

DETALHE H6
Escala 1:25

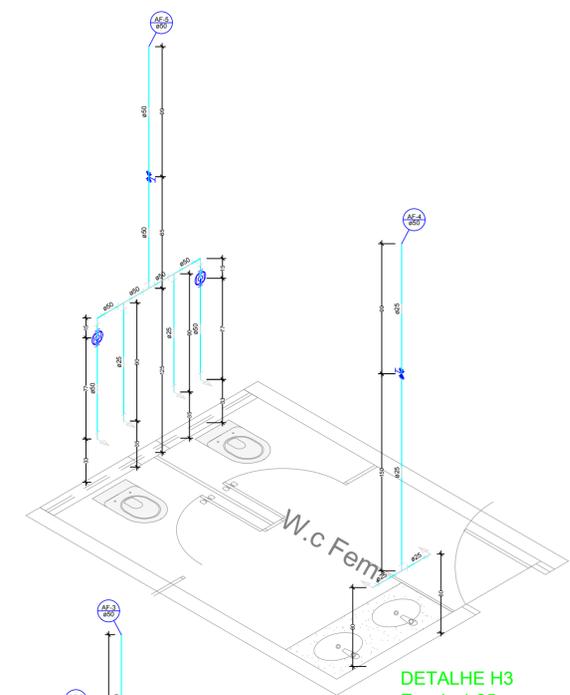

DETALHE H3
Escala 1:25

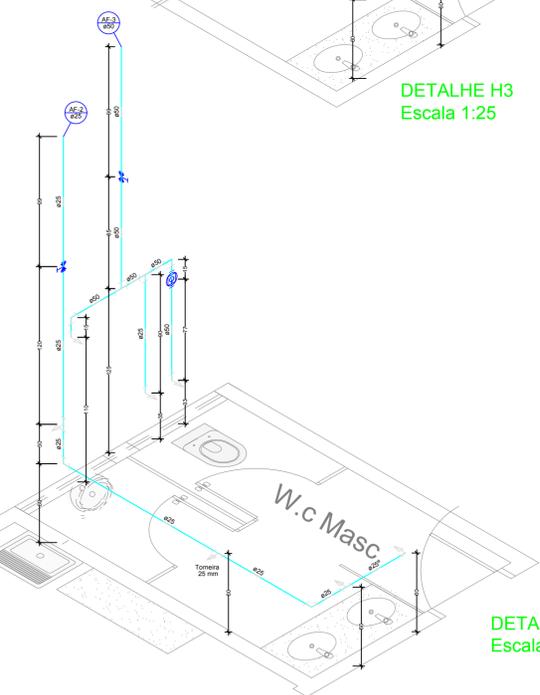

DETALHE H2
Escala 1:25

DETALHE H5
Escala 1:25

Lista de Materiais

Aparelho	Quantidade
Torneira de Jardim 25mm-1/2"	2 pc
Registo esfera borboleta bruto PVC 3/4"	1 pc
PVC rígido soldável	
Adapt sold. curto c/bolsa-rosca p registro 25 mm - 3/4"	1 pc
Joelho 90° soldável 25 mm	8 pc
Linha soldável 25 mm	1 pc
Registo de chuveiro branco - RP	1 pc
Registo de gaveta c/canopla cromada c/PVC soldável - RG	1 pc
Valvula de descarga c/PVC soldável - VD	1 pc
Registo de pressão com PVC soldável - RP	1 pc
Registo de chuveiro branco - RP	1 pc
Registo de gaveta c/canopla cromada c/PVC soldável - RG	1 pc
Valvula de descarga c/PVC soldável - VD	1 pc
Ducha higiênica 25mm x 1/2"	7 pc
Mictório de Descarga Descontínua 1/2"	1 pc
Torneira de Jardim 25mm-1/2"	1 pc
Torneira de Tanque de Lavar 25mmx 3/4"	1 pc
Torneira de lavatório 25 mm - 1/2"	7 pc
Vaso Sanitário p/ Válvula de Descarga de 1 1/2"	7 pc
Registo de gaveta c/ canopla cromada 1 1/2"	6 pc
Válvula de descarga baixa pressão 3/4"	3 pc
Válvula de descarga baixa pressão 1 1/2"	7 pc
Pressmatic mictório cromado 1/2"	1 pc
Boia de ligação p/ vaso sanitário 1 1/2"	7 pc
Engate flexível cobre cromado com canopla 1/2 - 30cm	7 pc
Engate flexível plástico 1/2 - 30cm	9 pc
Tubo de descarga VDE. 38 mm	7 pc
Tubo de ligação latão cromado c/ canopla p/ vaso Sa. 38 mm	7 pc
Linha soldável c/ rosca 25 mm - 3/4"	3 pc
50 mm - 1 1/2"	6 pc
50 mm - 1 1/2"	6 pc
Adapt sold. curto c/bolsa-rosca p registro 25 mm - 3/4"	3 pc
50 mm - 1 1/2"	6 pc
Curva 90 soldável 50 mm	7 pc
Joelho 90° soldável 25 mm	8 pc
25 mm	6 pc
Tubos 25 mm	28,85 m
50 mm	20,00 m
Tê 90 soldável 25 mm	5 pc
50 mm	2 pc
Tê de redução 90 soldável 50 mm - 25 mm	7 pc
PVC soldável azul c/ bucha latão 50 mm - 25 mm	13 pc
Joelho 90° soldável com bucha de latão 25 mm - 3/4"	13 pc
Tê soldável com bucha de latão 25 mm - 3/4"	3 pc

Legenda

- Hidrômetros - HIDRÔMETRO
- Registo de Pressão com PVC soldável - RP
- Registo de chuveiro branco - RP
- Registo de gaveta c/canopla cromada c/PVC soldável - RG
- Valvula de descarga c/PVC soldável - VD

APROVAÇÃO:

HIDROSSANITÁRIO
Endereço: Avenida Ernesto com Rua Colibri, Qd. 03, Setor S01 Nascente, APM, Águas Lindas de Goiás-GO.

EDIFICAÇÃO INSTITUCIONAL TERREO

DEAM DE ÁGUAS LINDAS

Tomador 01/ Proprietário
Carimbo/ Assinatura




Tomador 02
Carimbo/ Assinatura

Autor do Projeto
Carimbo/ Assinatura

Responsável Técnico
Carimbo/ Assinatura

DESCRIÇÃO DOS PAVIMENTOS:

TERREO	ÁREA DO TERRENO ORIGINAL:	FOLHA:
CONTEÚDO:	662,96m²	1/4
-DETALHE H1 A H6 - PLANTA BAIXA	ÁREA TOTAL DA CONSTRUÇÃO: 180,27m²	
ÁREAS:	ÁREA PAVIMENTADA:	DATA: MARÇO 2018
EDIFICAÇÃO INSTITUCIONAL: 180,27m²	ÍNDICE PAISAGÍSTICO:	DESENHO: LETÍCIA LEAL
	ARQUIVO: ANO_PP0P_PC000	

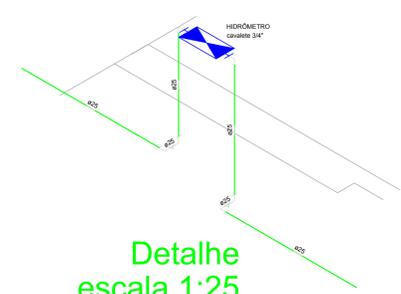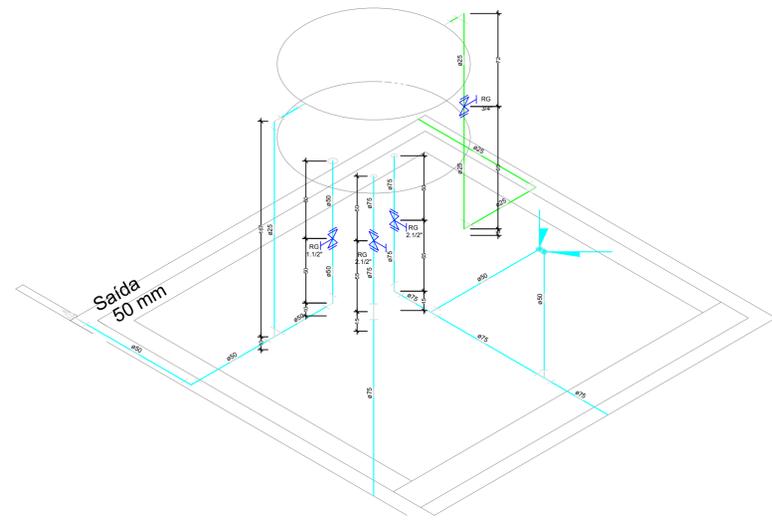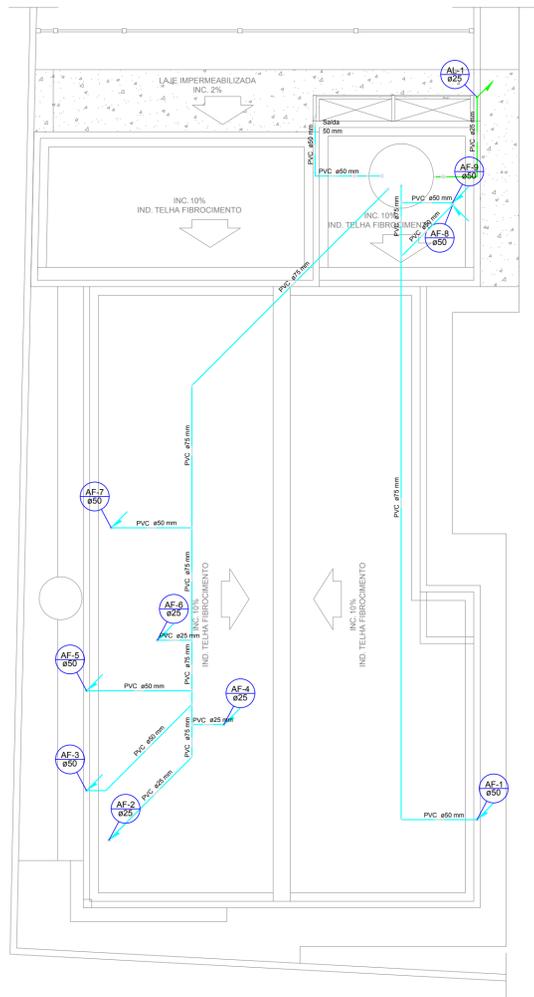


Detalhe escala 1:25

Legenda

- RG - Registro bruto gaveta ABNT c/PVC soldável - RG
- RG - Registro bruto gaveta Industrial c/PVC soldável - RG

Lista de Materiais

Descrição	Quantidade
Metais	
Registro de gaveta bruto ABNT 3/4"	1 pc
PVC rígido soldável	
Adapt sold curto c/bolsa-rosca p registro 25 mm - 3/4"	1 pc
Joelho 90° soldável 25 mm	2 pc
Tubos 25 mm	4,55 m
Luva soldável c/ rosca 25 mm - 3/4"	1 pc
Metais	
Registro bruto de gaveta industrial 2 1/2"	2 pc
Registro de gaveta bruto ABNT 1 1/2"	1 pc
PVC rígido soldável	
Adapt sold. c/ flange livre p/ cx. d'água 25 mm - 3/4"	1 pc
50 mm - 1 1/2"	1 pc
75 mm - 2 1/2"	2 pc
Adapt sold curto c/bolsa-rosca p registro 50 mm - 1 1/2"	1 pc
75 mm - 2 1/2"	2 pc
Bucha de redução sold. curta 75 mm - 50 mm	1 pc
75 mm - 25 mm	3 pc
Curva 90 soldável 50 mm	7 pc
75 mm	3 pc
Joelho 45° soldável 75 mm	2 pc
Joelho 90° soldável 25 mm	4 pc
Tubos 25 mm	6,35 m
50 mm	16,20 m
75 mm	32,15 m
Tê 90 soldável 75 mm	3 pc
Tê de redução 90 soldável 75 mm - 50 mm	3 pc
50 mm - 25 mm	1 pc
Junção simples 75 mm - 50 mm	2 pc

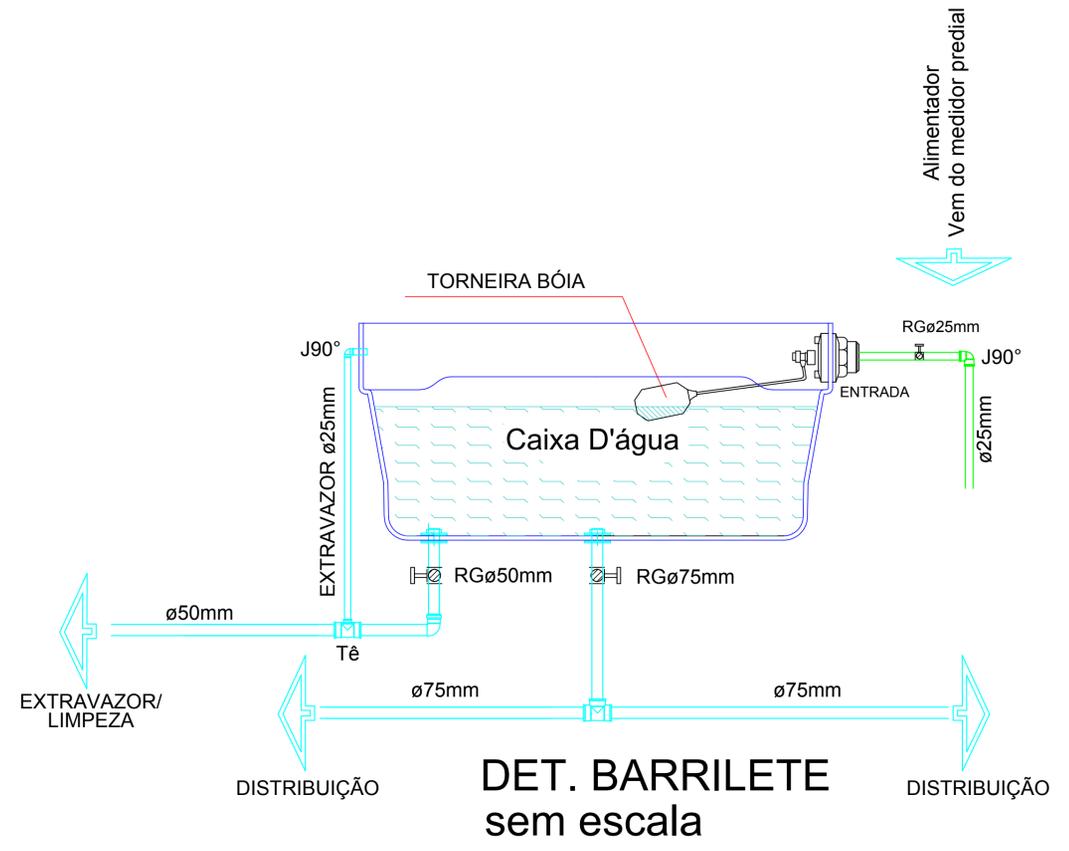

APROVAÇÃO:

HIDROSSANITÁRIO

Endereço: Avenida Ernesto com Rua Colibri, Qd. 03, Setor Sol Nascente, APM, Águas Lindas de Goiás-GO.

EDIFICAÇÃO INSTITUCIONAL
TÉRREO

DEAM DE ÁGUAS LINDAS



Tomador 01/ Proprietário
Carimbo/ Assinatura

Tomador 02
Carimbo/ Assinatura POLÍCIA CIVIL - GO - CNPJ 37014 123 0001 - 91


Autor do Projeto
Carimbo/ Assinatura ENG. CIVIL DIEGO MARQUES DE ARRUDA CREA/GO 11008/D

Responsável Técnico
Carimbo/ Assinatura


	DESCRIÇÃO DOS PAVIMENTOS:	
	TÉRREO	
CONTEÚDO	ÁREA DO TERRENO ORIGINAL: 662,96m²	FOLHA: 2/4
-PLANTA DE COBERTURA	ÁREA TOTAL DA CONSTRUÇÃO: 180,27m²	
-DETALHE DO BARRILETE	ÁREA PAVIMENTADA:	
ÁREAS:	ÍNDICE PAISAGÍSTICO:	DATA: MARÇO 2018
EDIFICAÇÃO INSTITUCIONAL: 180,27m²	ARQUIVO:	DESENHO: LETÍCIA LEAL

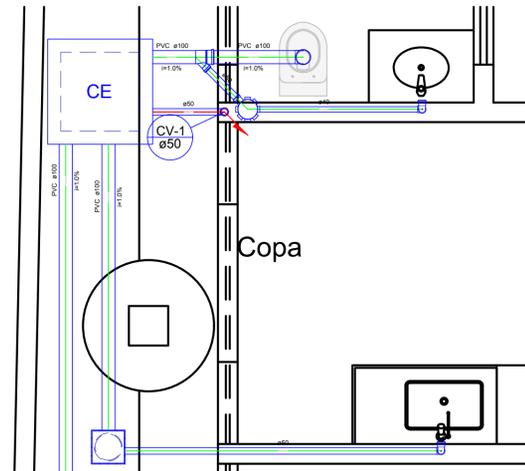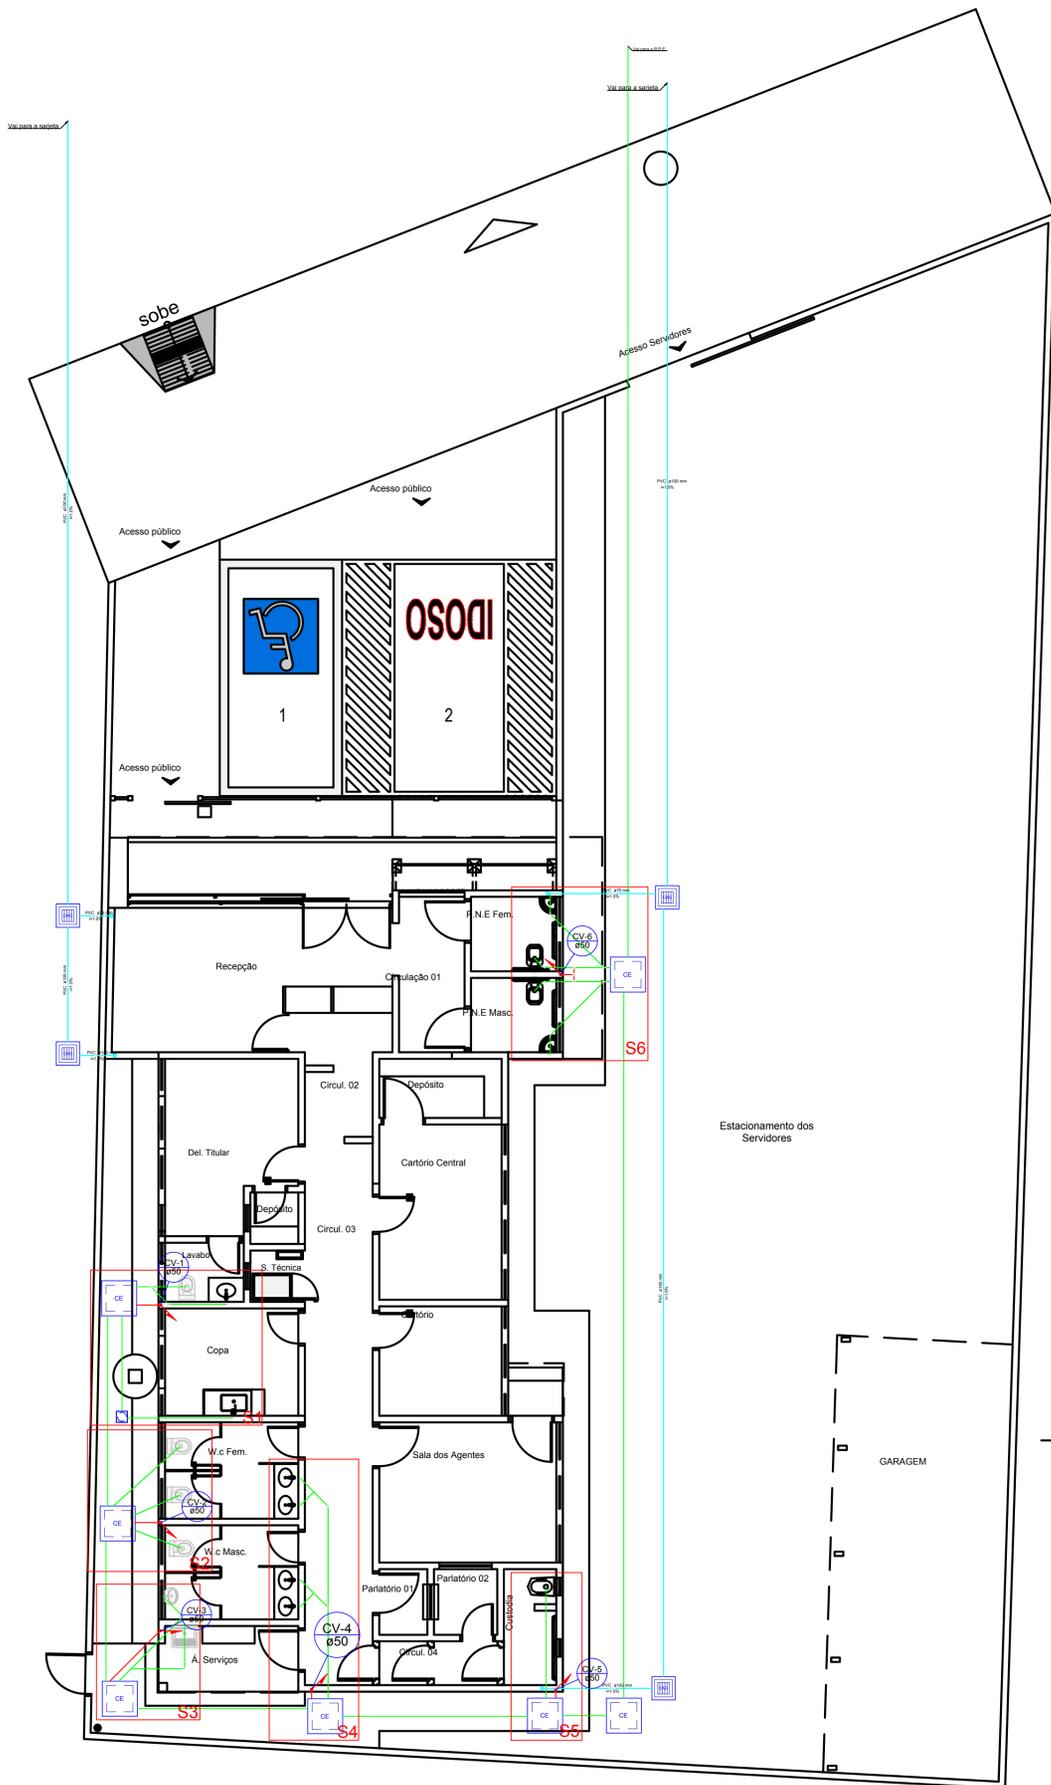


Detalhe S1
escala 1:25

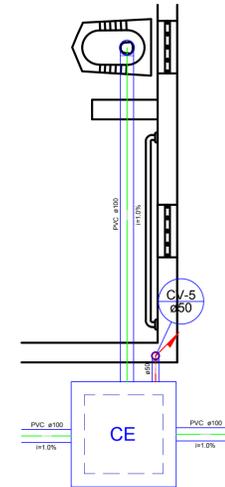


Detalhe S5
escala 1:25

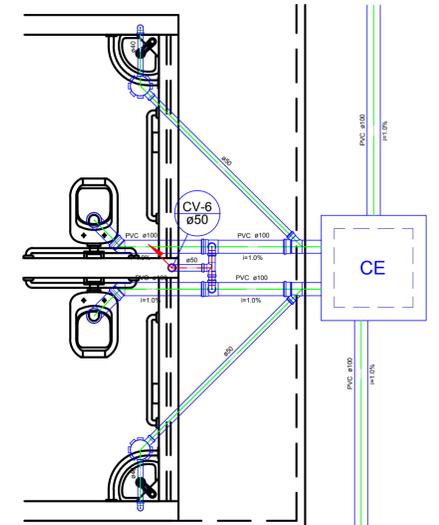


Detalhe S6
escala 1:25

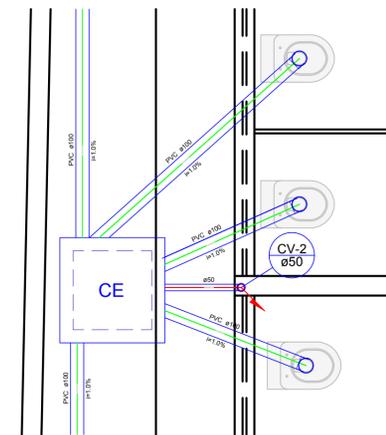

Detalhe S2
escala 1:25

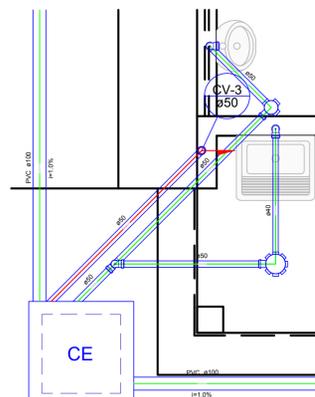

Detalhe S3
escala 1:25

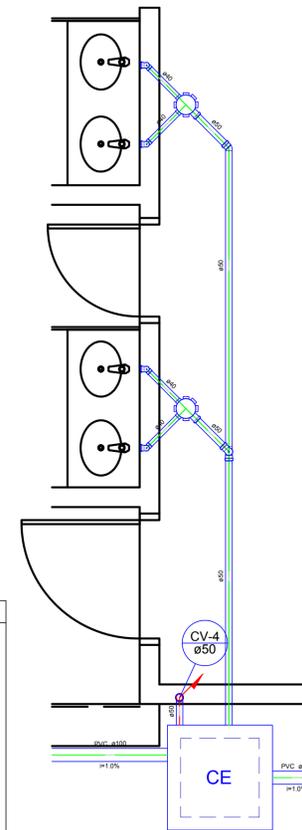

Detalhe S4
escala 1:25

Legenda

- Caixa Sifonada
- Caixa de areia pluvial c/ grelha
- Caixa seca
- Caixas Inspeção Esgoto Simples
- Caixas de Gordura
- Curva 90 curta- coluna
- Joelho 90- coluna
- Junção simples
- Junção simples c/ redução
- Lavatório Residencial com sifão
- Mictório de Caixa de Descarga- DN 50mm
- Pia de Cozinha Residencial com Sifão 50mm
- Ramais de Ventilação
- Tanque de Lavar Roupas DN 40mm
- Te sanitário
- Te sanitário- superior
- Vaso Sanitário c/ J90°
- Vaso Sanitário c/ J90° com visita

APROVAÇÃO:

HIDROSSANITÁRIO

Endereço: Avenida Ernesto com Rua Colibri, Qd. 03, Setor S/Nascente, APM, Águas Lindas de Goiás-GO.

EDIFICAÇÃO INSTITUCIONAL

TERREO

DEAM DE ÁGUAS LINDAS

Tomador 01/ Proprietário
Carimbo/ Assinatura




Tomador 02
Carimbo/ Assinatura

Autor do Projeto
Carimbo/ Assinatura

Responsável Técnico
Carimbo/ Assinatura



DESCRIÇÃO DOS PAVIMENTOS		
TÉRREO		
CONTEÚDO	ÁREA DO TERRENO ORIGINAL: 662,96m²	FOLHA: 3/4
-DETALHE S1 A S6 -PLANTA BAIXA	ÁREA TOTAL DA CONSTRUÇÃO: 180,27m²	DATA: MARÇO 2018
	ÁREAS EDIFICAÇÃO INSTITUCIONAL: 180,27m²	DESENHO: LETÍCIA LEAL

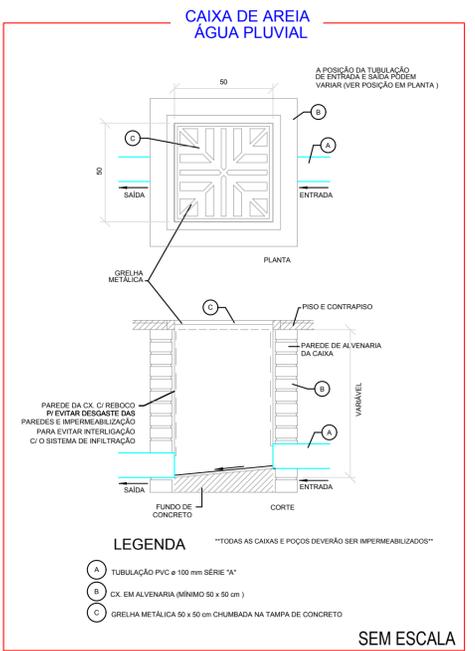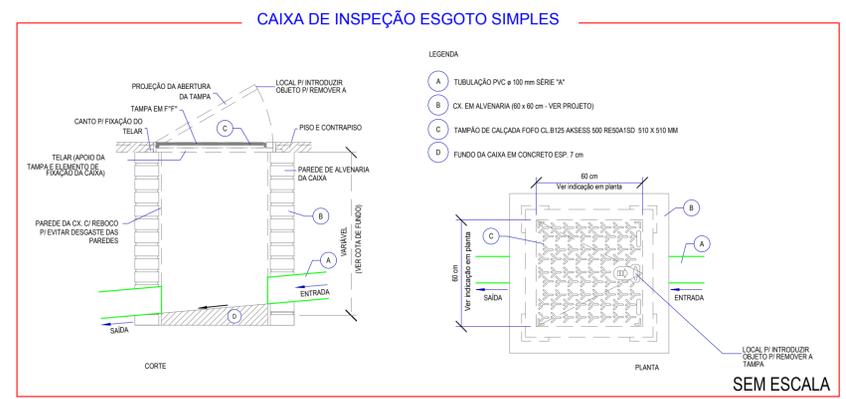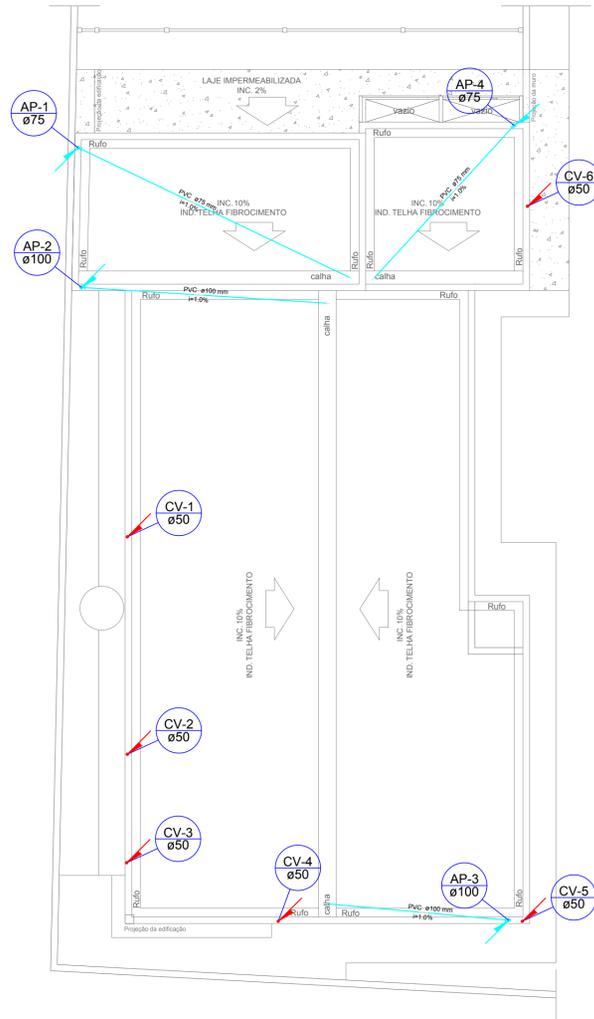


Legenda


- Joelho 90 - coluna
- ▣ Joelho 90 - desce
- Terminal de ventilação - coluna

Lista de Materiais	
PVC Esgoto	
Joelho 90	4 pç
100 mm	4 pç
75 mm	
Tubo rígido c/ ponta lisa	18,80 m
75 mm - 3"	20,62 m
PVC Esgoto	
Joelho 90	6 pç
50 mm	
Tubo rígido c/ ponta lisa	27,00 m
50 mm - 2"	

Lista de Materiais	
Caixas de Passagem	
Caixa de areia pluvial com grelha	4 pç
CAC - 50x50cm	
Caixa de gordura	
Caixa de Gordura Tigre	1 pç
Caixa de inspeção esgoto simples	
CE - 60x60 cm	7 pç
PVC Acessórios	
Caixa sifonada	
100x100x50	1 pç
150x150x50	6 pç
Sifão de copo p/ pia e lavatório	
1" - 1.1/2"	7 pç
1" - 2"	1 pç
Sifão flexível c/ Adaptador	
1.1/2" - 1.1/2"	1 pç
Sifão flexível p/ Mictório	
1.1/4" - 2"	1 pç
Válvula p/ lavatório e tanque	
1"	7 pç
Válvula p/ pia	
1"	1 pç
Válvula p/ tanque	
1.1/2"	1 pç
PVC Esgoto	
Cap	
50 mm	1 pç
Joelho 90	18 pç
50 mm	4 pç
Joelho 45	1 pç
50 mm	2 pç
100 mm	
Curva 90	7 pç
100 mm	
Junção simples	
50 mm - 50 mm	2 pç
100 mm - 50 mm	3 pç
Tubo rígido c/ ponta lisa	
100 mm - 4"	67,43 m
40 mm	4,95 m
50 mm - 2"	13,35 m
PVC Esgoto	
Curva 90 curta	
100 mm	2 pç
75 mm	2 pç
Tubo rígido c/ ponta lisa	
100 mm - 4"	59,70 m
75 mm - 3"	3,25 m
PVC Esgoto	
Joelho 90	6 pç
50 mm	
Tubo rígido c/ ponta lisa	3,80 m
50 mm - 2"	
Tê sanitário	
100 mm - 50 mm	2 pç
50 mm - 50 mm	1 pç

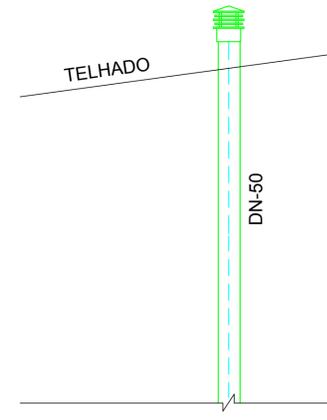

DETALHE - SAÍDA DA VENTILAÇÃO
- SEM ESCALA

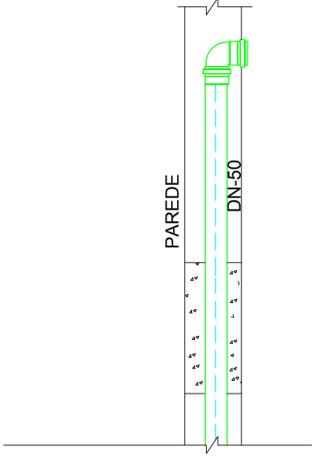

DETALHE - SAÍDA DA VENTILAÇÃO
- SEM ESCALA

HIDROSSANITÁRIO
Endereço: Avenida Ernesto com Rua Colibri, Qd. 03, Setor Sol Nascente, APM, Águas Lindas de Goiás-GO.

EDIFICAÇÃO INSTITUCIONAL
TERREO

DEAM DE ÁGUAS LINDAS

Tomador 01/ Proprietário
Carimbo/ Assinatura

Tomador 02
Carimbo/ Assinatura

Autor do Projeto
Carimbo/ Assinatura

Responsável Técnico
Carimbo/ Assinatura

DESCRIÇÃO DOS PAVIMENTOS:
TERREO

CONTEÚDO	ÁREA DO TERRENO ORIGINAL: 662,96m ²	FOLHA:
	ÁREA TOTAL DA CONSTRUÇÃO: 180,27m ²	4/4
	ÁREA PAVIMENTADA:	
-DETALHE CAIXA DE ESGOTO -DETALHE DA CAIXA DE AREIA DA ÁGUA PLUVIAL -DETALHE DA VENTILAÇÃO	ÍNDICE CONTROLE CAPTAÇÃO ÁGUA PLUVIAL:	DATA:
ÁREAS	ÍNDICE PAISAGÍSTICO:	DESENHO:
EDIFICAÇÃO INSTITUCIONAL: 180,27m ²	ARQUIVO:	LETÍCIA LEAL
	ANO: 1999_PCR00	