



PLANTA DE COBERTURA - REDE PLUVIAL - REFEITÓRIO E COPA
 ESC.: 1/75
 Área Construída=109,14m²



PLANTA BAIXA - REDE DE ESGOTO - REFEITÓRIO E COPA
 ESC.: 1/75
 Área Construída=109,14m²


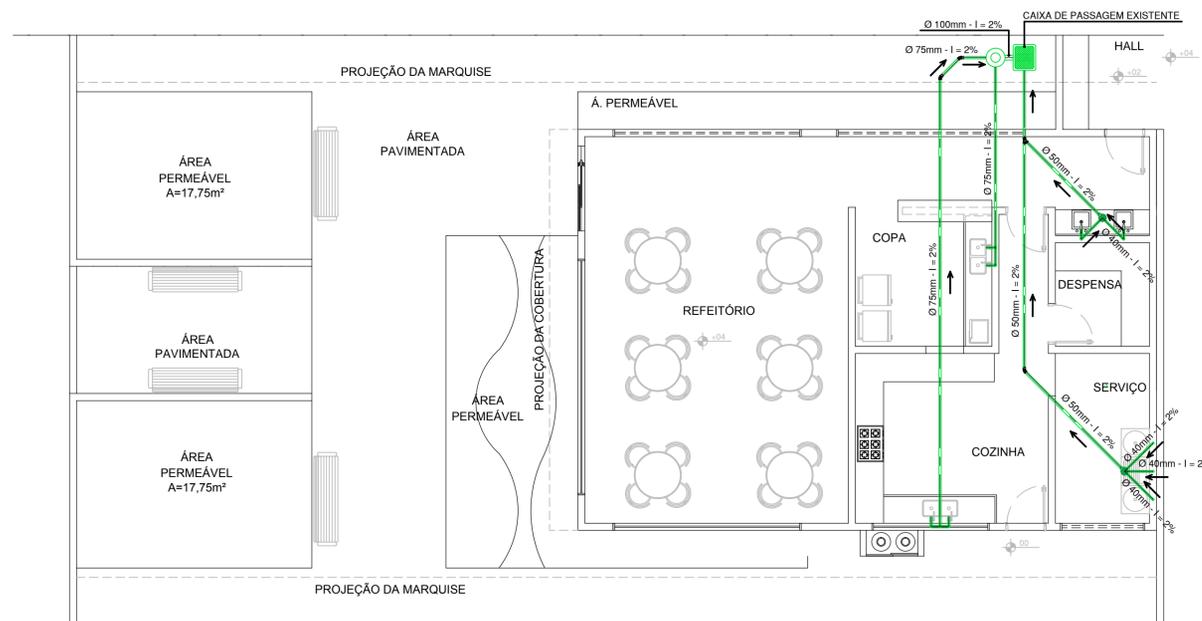


MATERIAL - REDE PLUVIAL E DE ESGOTAMENTO SANITÁRIO		
DESCRIÇÃO	QUANTIDADE	CÓD. GOINFRA
CAIXA DE GORDURA EM PVC/ABS - 19 LITROS	1 und	81846
RALO SIFONADO CILINDRICO 100 X 40	2 und	81690
CAIXA DE PASSAGEM COM TAMPA DE FERRO FUNDIDO T-33	5 und	81823
JOELHO 90° SÉRIE NORMAL 100mm	2 und	81938
JOELHO 45° SÉRIE NORMAL 50mm	3 und	81936
JUNÇÃO SIMPLES 50mm	1 und	81970
TUBO DE PVC SÉRIE NORMAL 100mm	40 m	81010
TUBO DE PVC SÉRIE NORMAL 50mm	28 m	81006
TUBO DE PVC SÉRIE NORMAL 40mm	4 m	81005
BRAÇADEIRA TIPO U 100mm (4")	5 und	70358

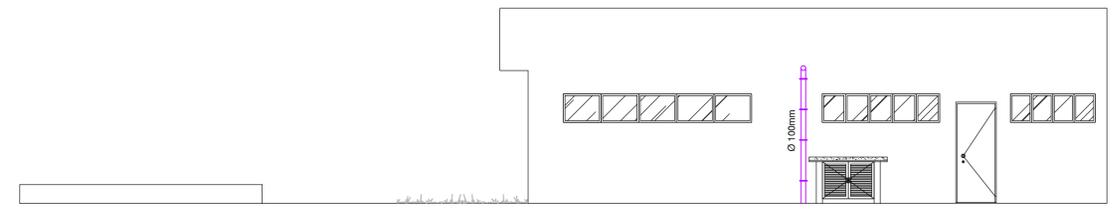

FACHADA LATERAL - REFEITÓRIO E COPA
 ESC.: 1/75

OBSEVAÇÕES:
 - Onde não tiver especificação de acabamento, seguir projeto específico.
 - Favor conferir medidas no local.
 - Qualquer dúvida consultar o autor do projeto .

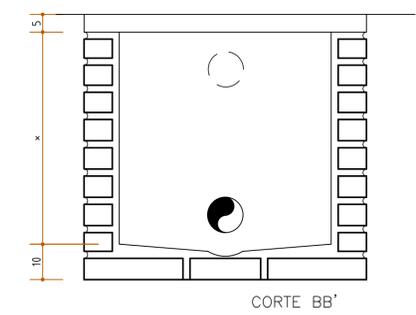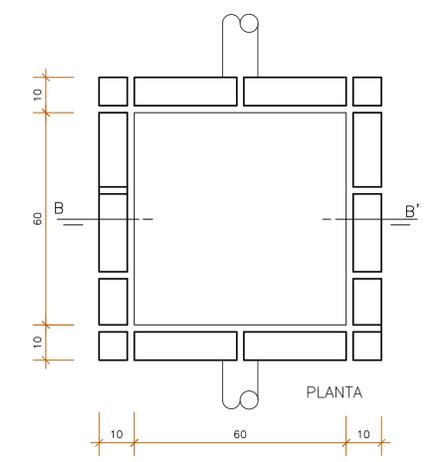

* A ALTURA DA CAIXA DE INSPEÇÃO SERÁ DE ACORDO COM A INCLINAÇÃO DO TERRENO

DETALHE-01 CAIXA DE PASSAGEM
 Escala 1/10



ESTADO DE GOIÁS
 SECRETARIA DE SEGURANÇA PÚBLICA
 GERÊNCIA DE ARQUITETURA, ENGENHARIA E SERVIÇOS GERAIS - GAESG

APROVAÇÃO:

REDE DE ESGOTO E PLUVIAL

SECRETARIA DE SEGURANÇA PÚBLICA

Edifício INSTITUCIONAL

Nº PAVTOS **01**

SECRETARIA DE SEGURANÇA PÚBLICA

Endereço: AVENIDA ANHANGUERA, Nº 7.364, SETOR AEROMARÍTIMO, GOIÂNIA - GOIÁS

Autor do projeto: ENG. CIVIL E DE SEG. DO TRABALHO: JEOVÁ MARTINS RIBEIRO - CREA: 1015724523/D-GO

Responsável Técnico: TÍTULO - NOME DO PROFISSIONAL - CREA 0000/D - GO

CONTEÚDO:		ÁREA DO TERRENO ORIGINAL	FOLHA:
PLANTA BAIXA ESC.:1/100		TERRENO	1/1
PLANTA DE COBERTURA ESC.:1/100		ÁREA DO TERRENO POS. DOAÇÃO	
CORTES AA, BB e CC ESC.:1/100		ÁREA TOTAL DA CONSTRUÇÃO:	DATA: MARÇO/2022
FACHADAS FRONTAL E LATERAL ESC.:1/100		109,14M²	DESENHO: ARQTA. PATRÍCIA COSTA
QUADRO DE ABERTURAS		ÁREA PERMEÁVEL:	ARQUIVO: PROJETO COPA.DWG
		67,15M²	