




Planta Baixa Térreo
Escala 1:50

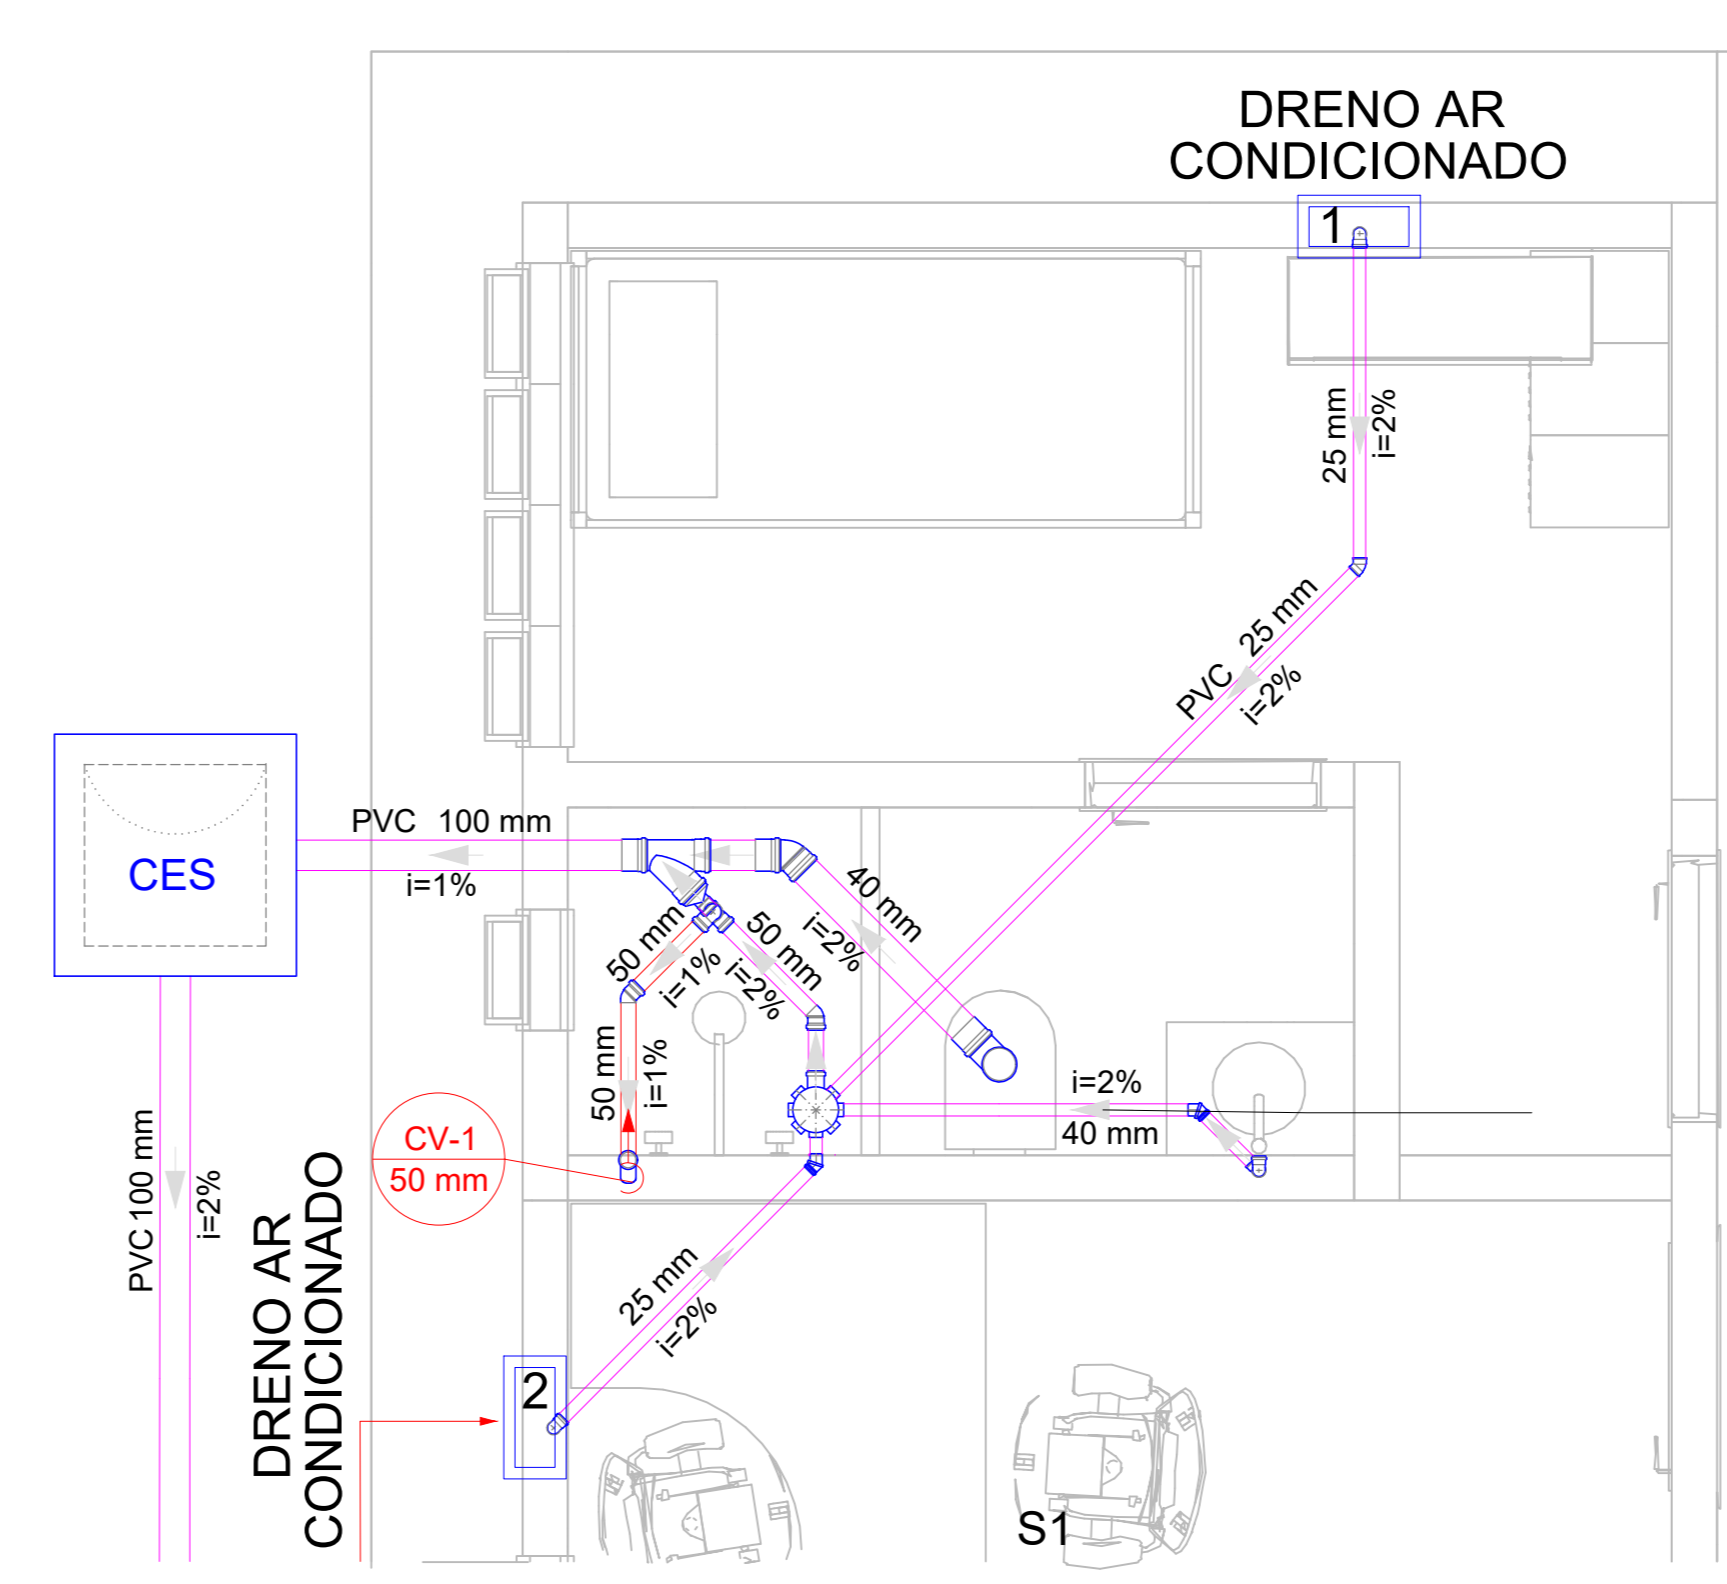


Detalhe S1
Escala 1:25

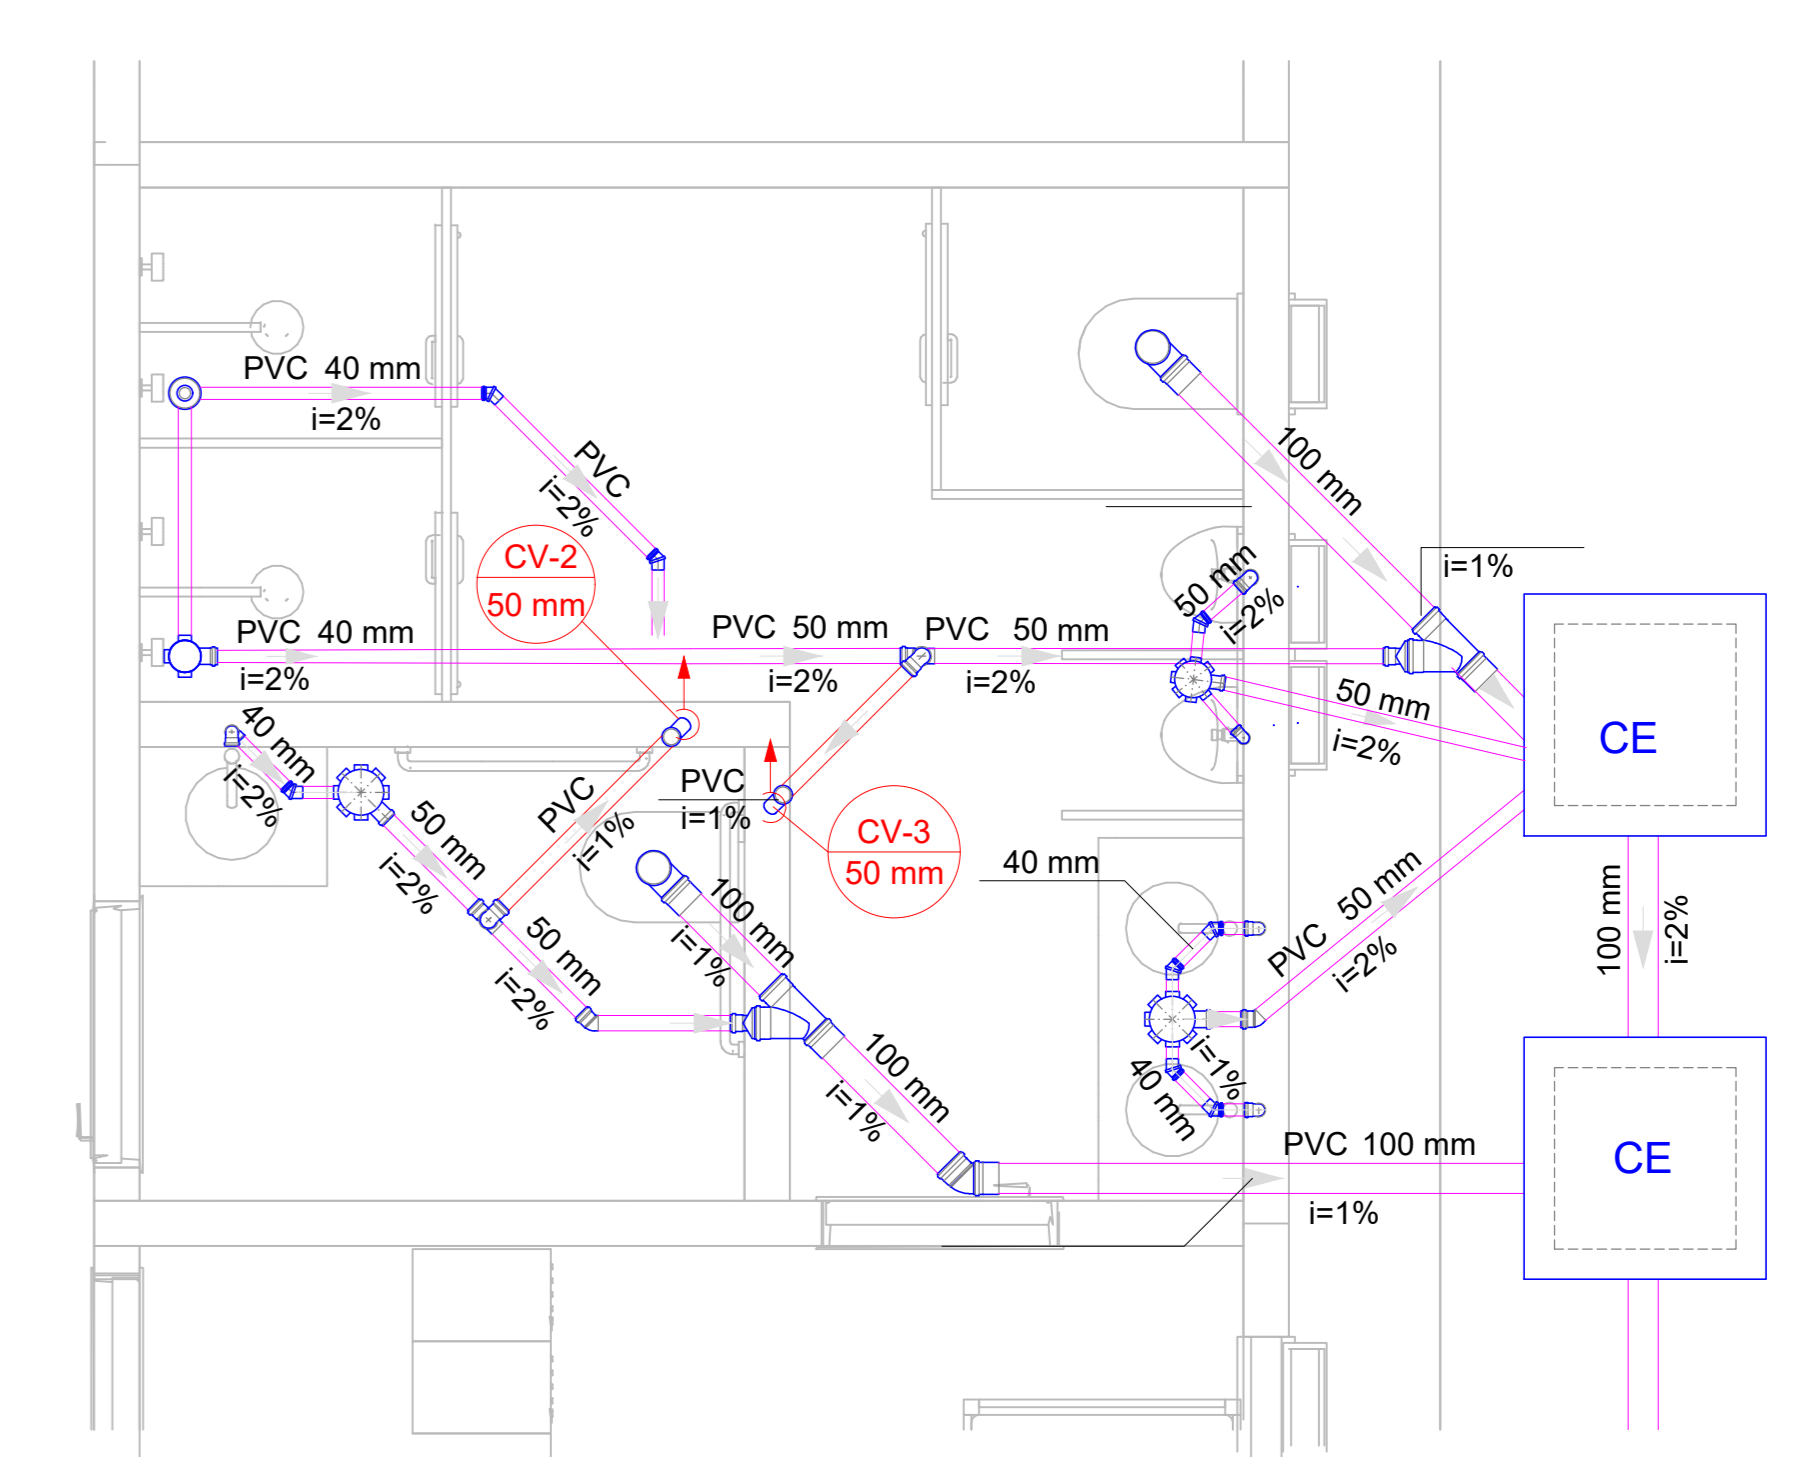




Detalhe S2
Escala 1:25

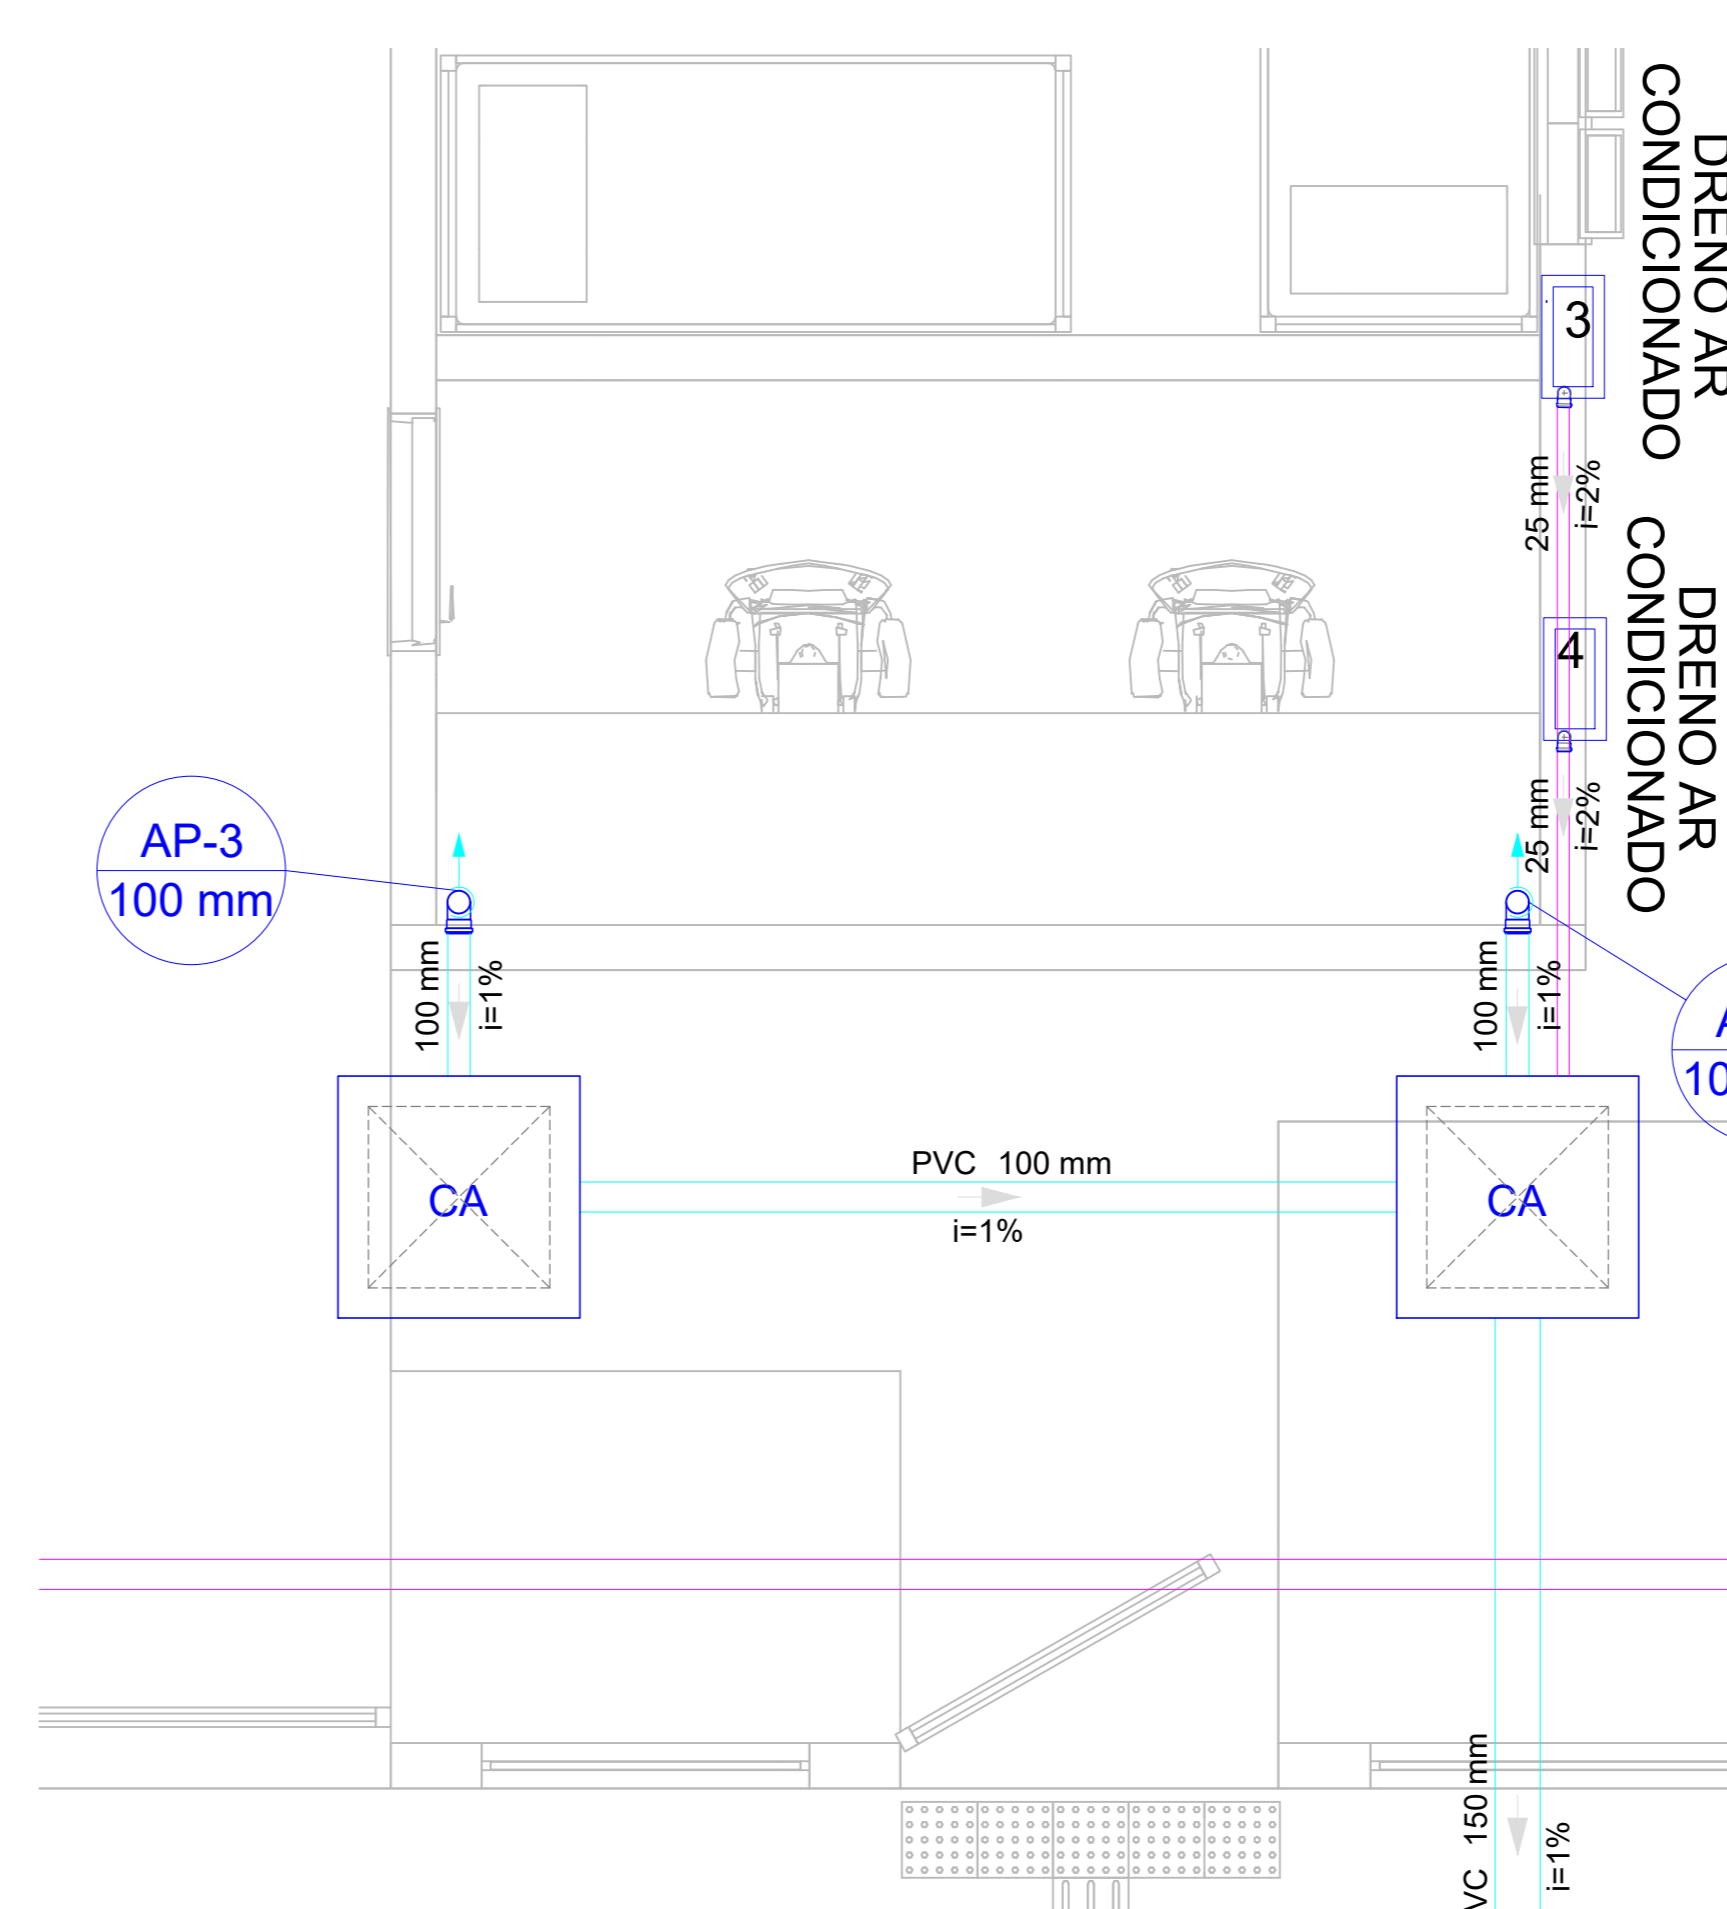


Detalhe S3
Escala 1:25

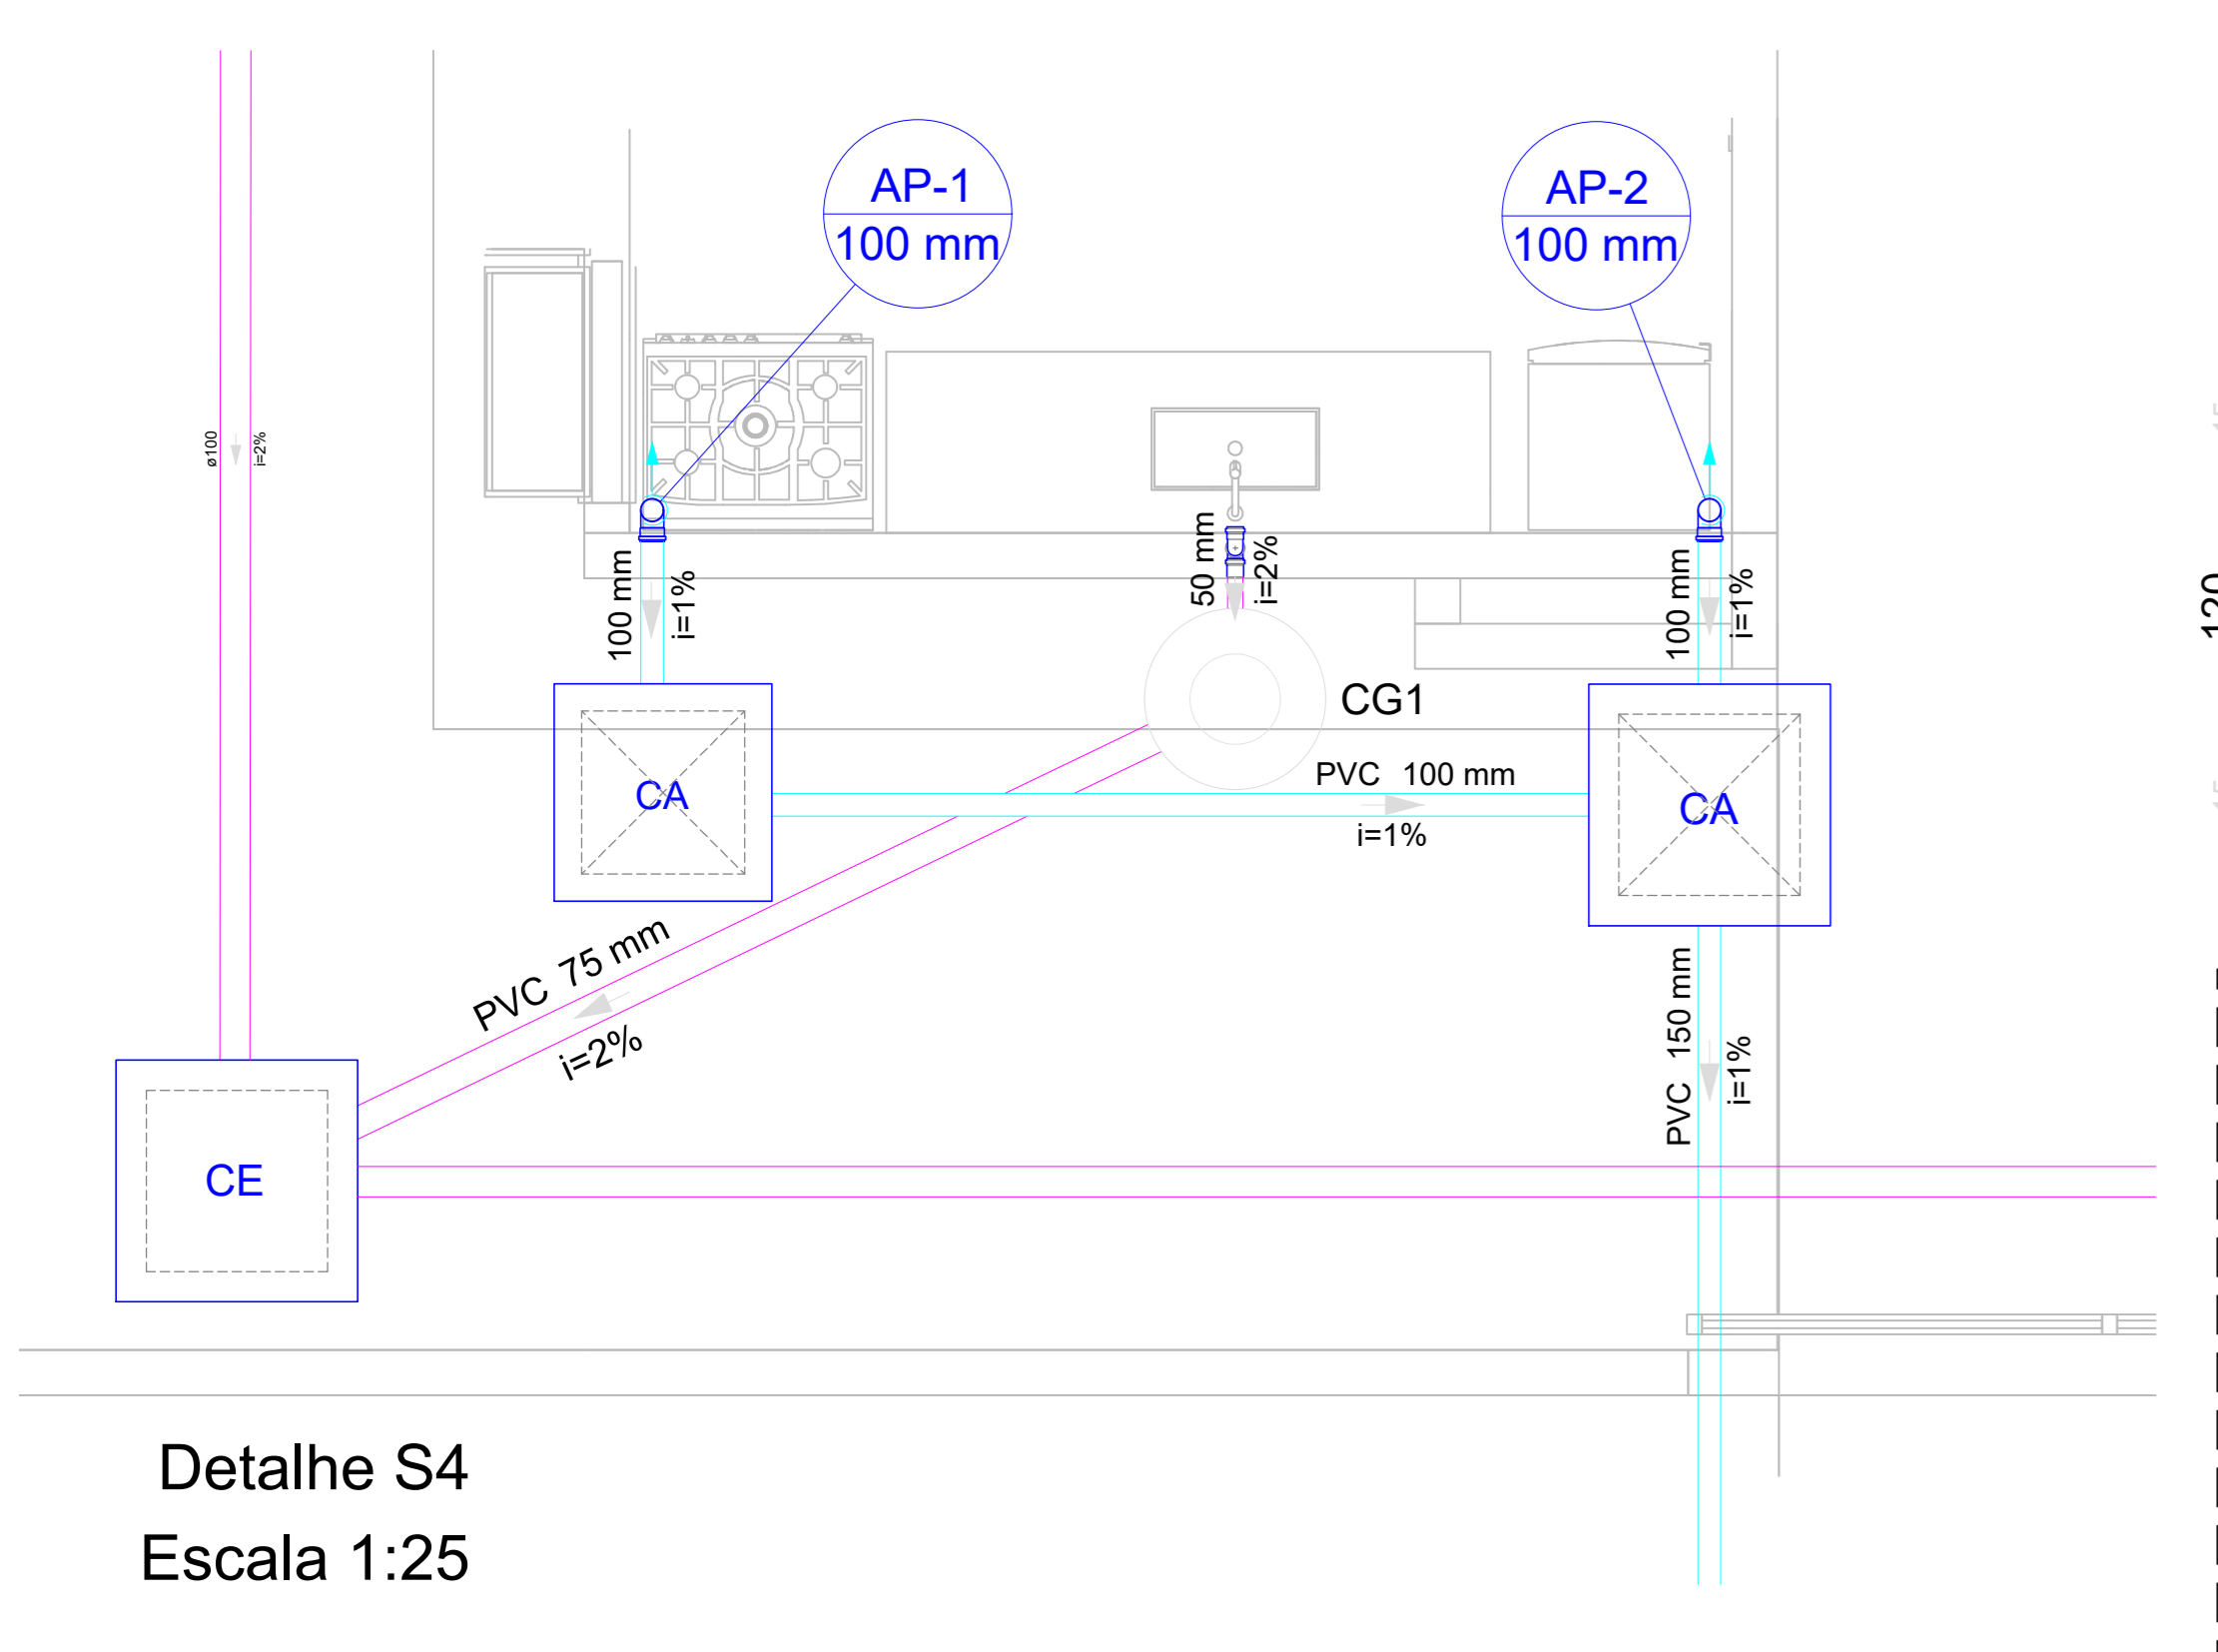

Detalhe S4
Escala 1:25

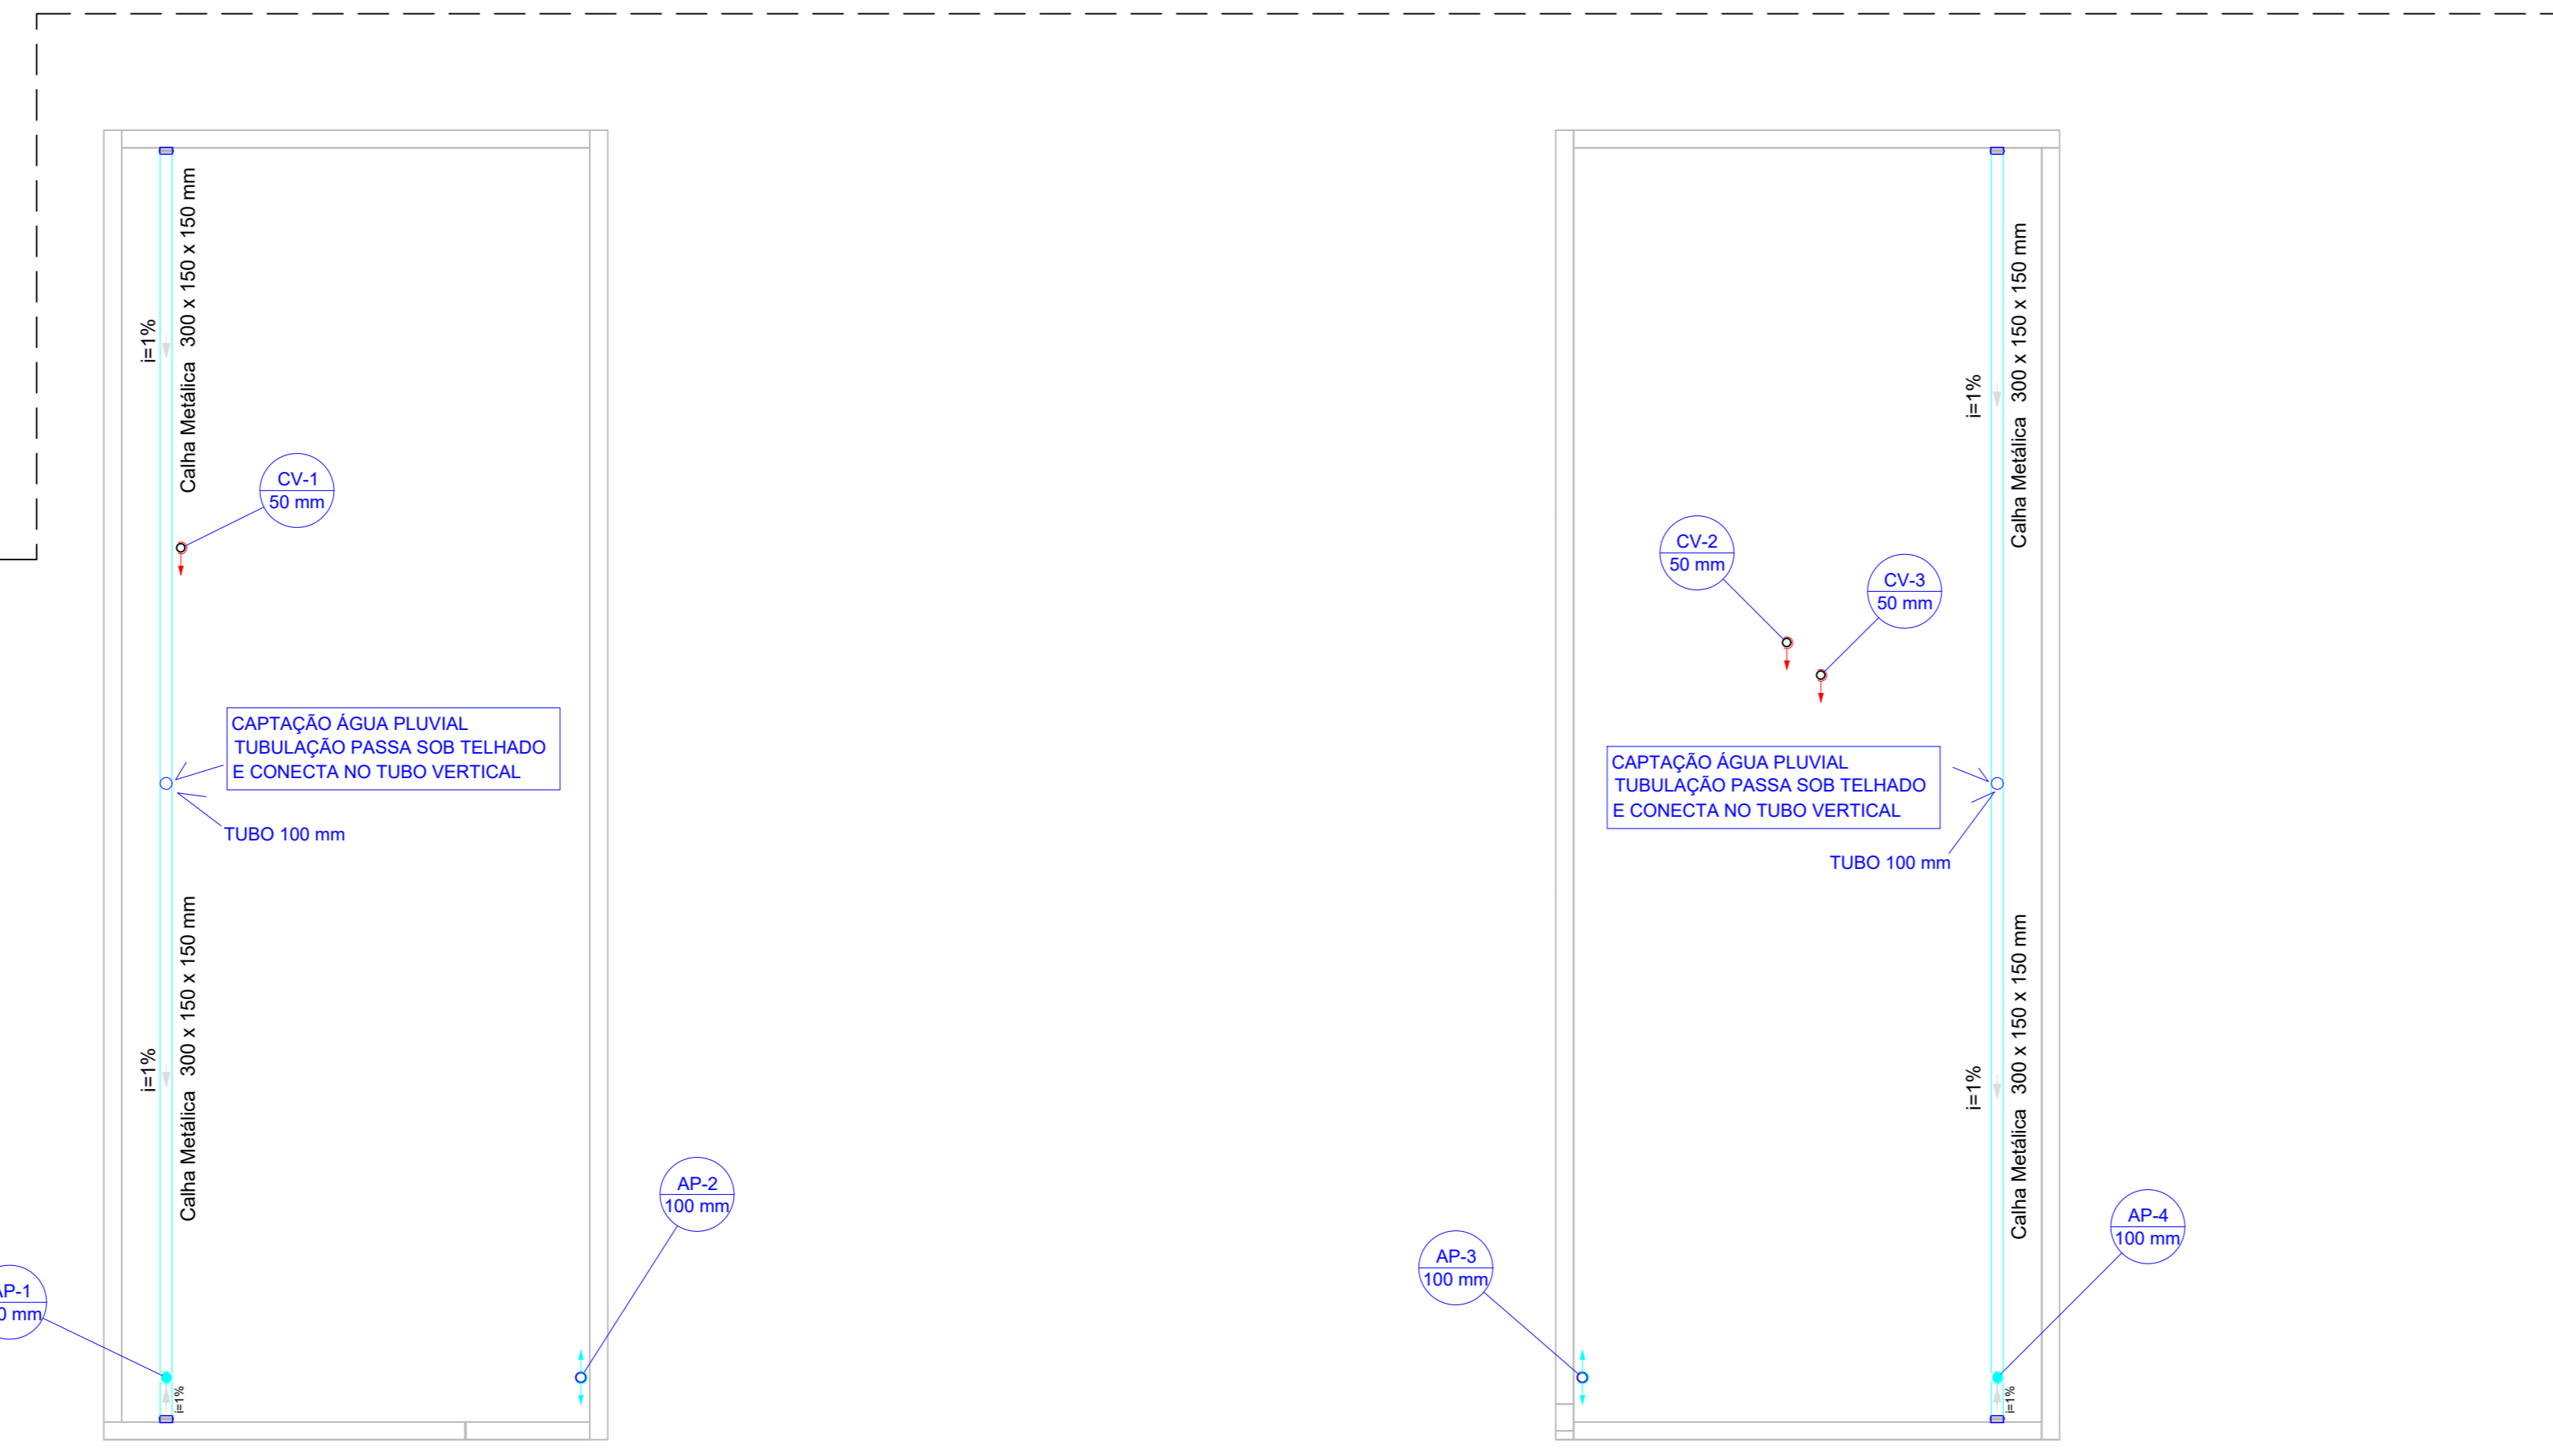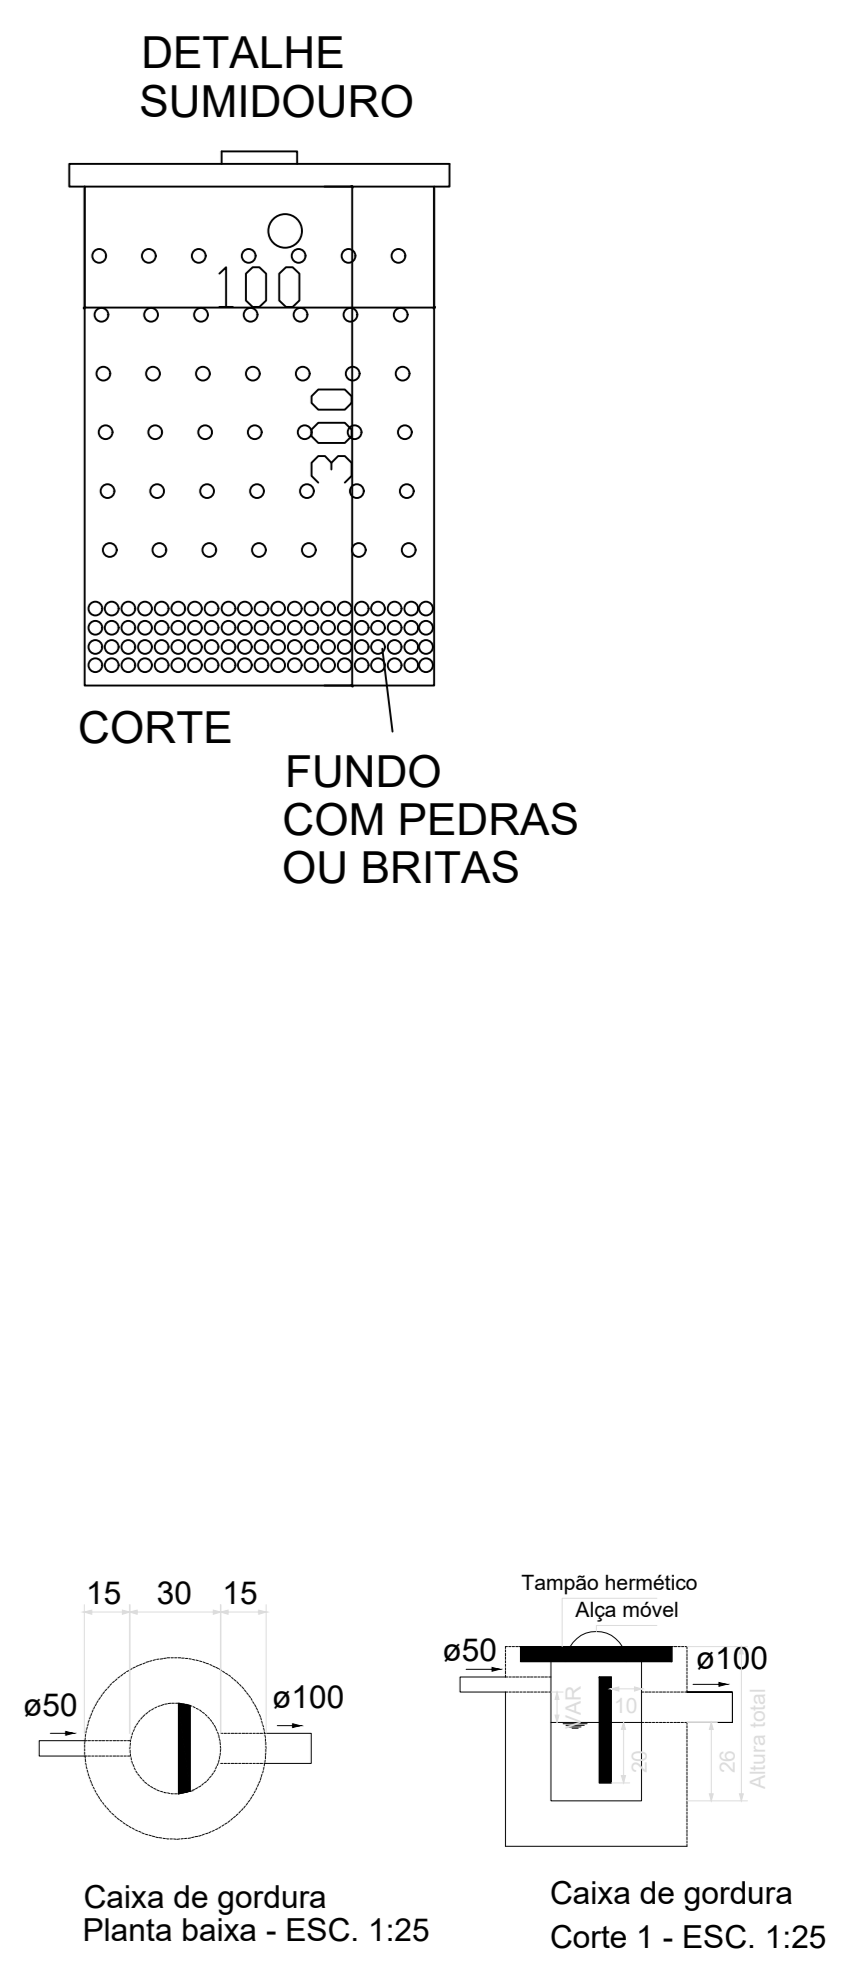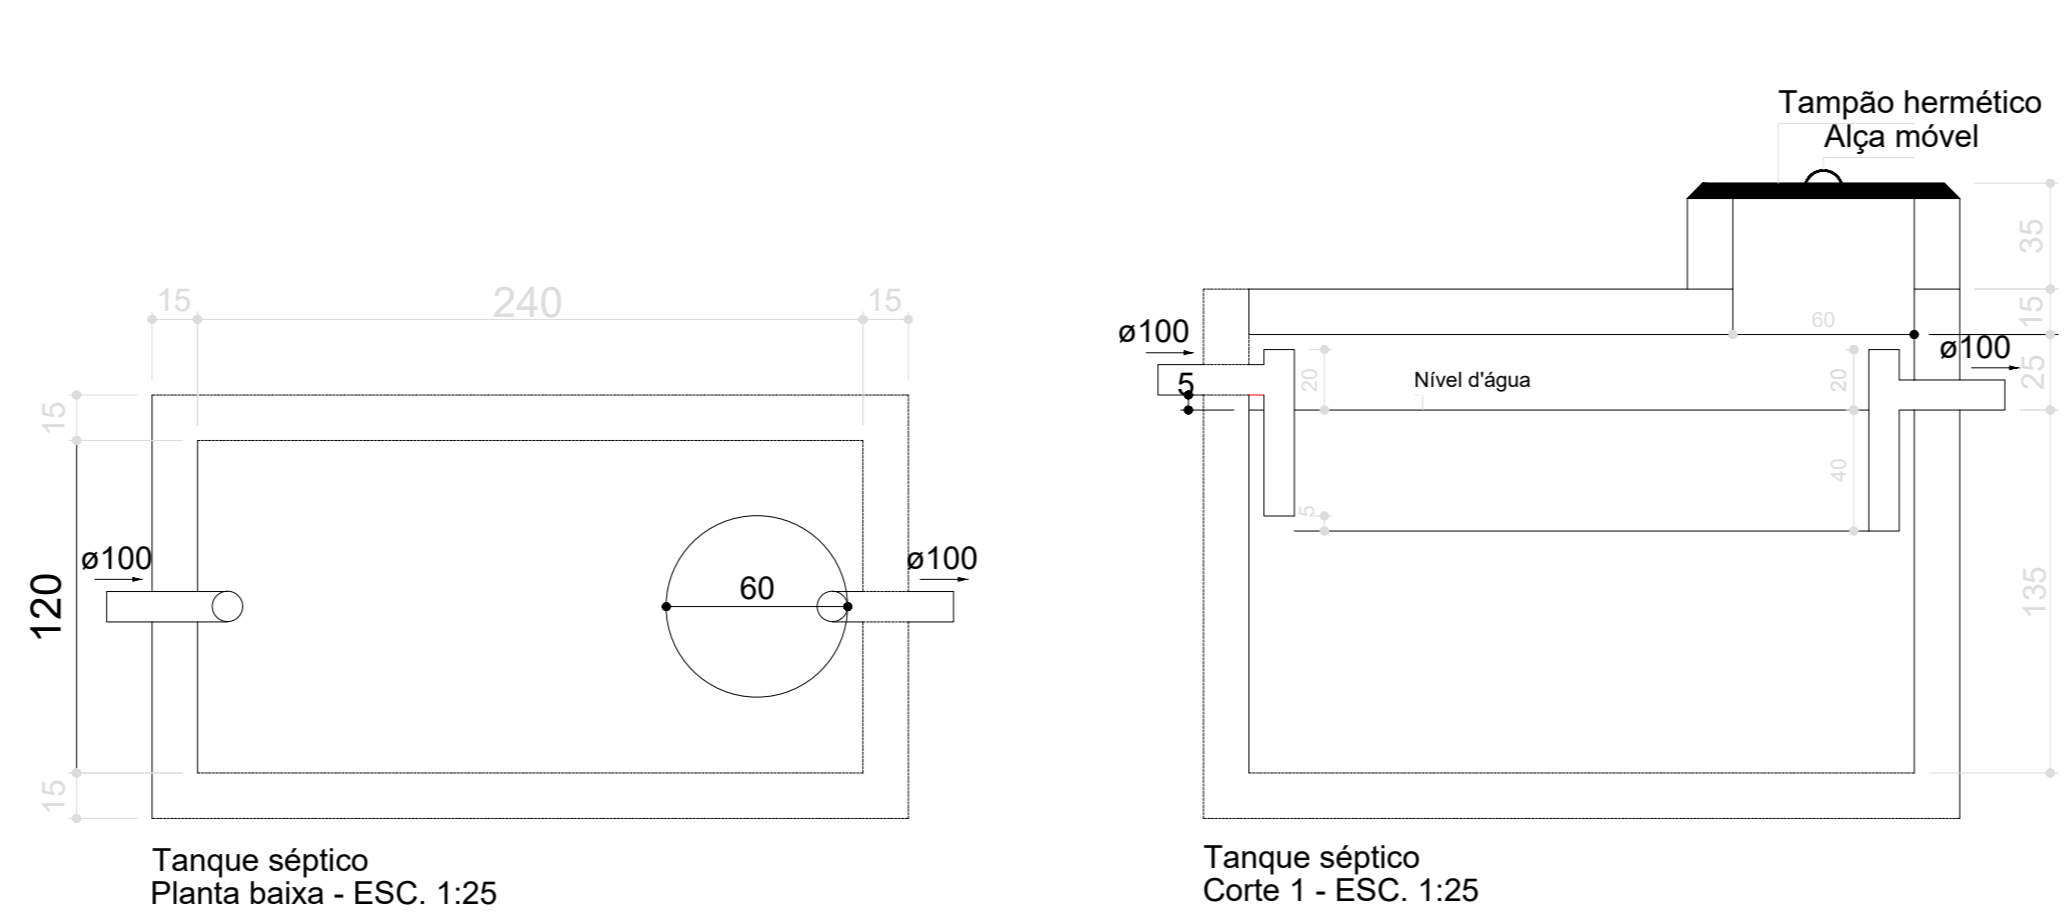

Cobertura Blocos
Escala 1:50

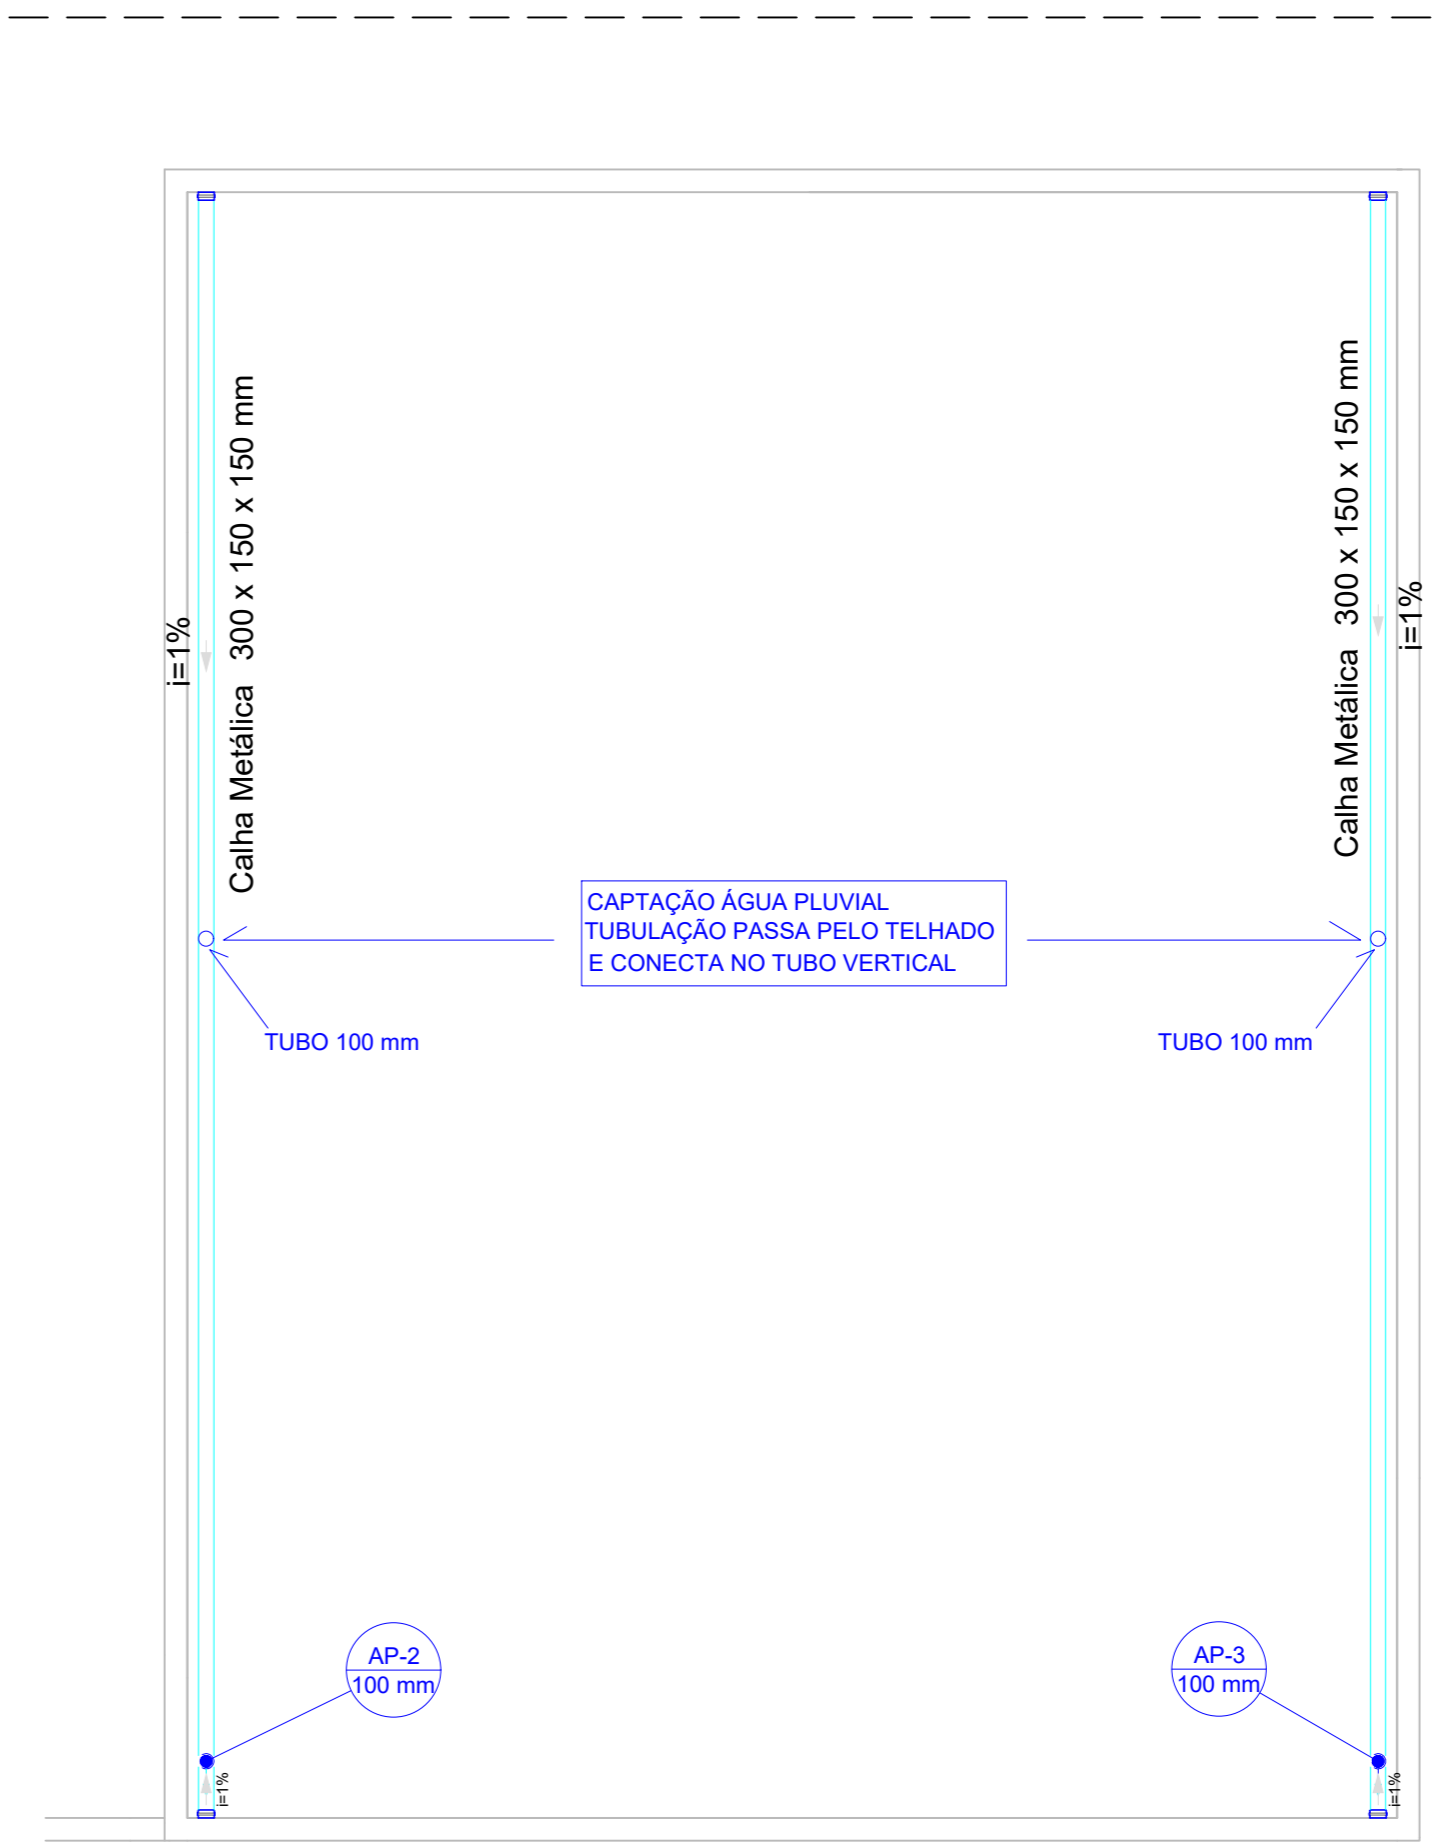

Planta Cobertura Garagem Operacional
Escala 1:50

LEGENDA

	Caixa de areia pluvial c/greia
	Caixas Inspeção Esgoto Sifonada
	Curva 45 Longa para Esgoto Sanitário
	Curva 45 longa Amanco
	Curva 90 longa- coluna bolsa
	Caixa Dreno Ar Condicionado
	Joelho 90- desce
	Junção simples
	Máquina de Lavar Roupas DN 50mm
	Pia de Cozinha Residencial com Sifão 50mm

LEGENDA COLUNAS

	ÁGUA PLUVIAL
	COLUNA VENTILAÇÃO

Legenda de condutos

	Esgoto
	Ventilação
	Pluvial

Nº	Comentário	Data	Autor

Comando de Apoio Logístico
Departamento de Engenharia e Construção
Avenida Conselheiro Od. 35 Lt. 03/10 Setor Cidade Jardim - Goiânia - GO Fone: 3201-6374
www.bombeiros.go.gov.br

Unidade Bombeiro Militar
13ª Companhia Independente de Iporá
Rua Carena, Od.10, Lt.Área, Res Parque das Estrelas, Iporá - Goiás

PROPRIETÁRIO:
Corpo de Bombeiros Militar
33.638.099/0001-00

PROJETISTA:
Rogério Múla de Souza
Tecn. OCA - Eng. Civil
CREA 25018/D-GO

PROCESSO Nº: 202100011016132
Tamanho da folha: 1189 x 841 (mm)
Número da ART: 1020210113175
Área construída: 166,15 m²

SANITÁRIO

CONTEÚDO:
• Sanitário Térreo
• Sanitário Cobertura Blocos
• Sanitário Cobertura Garagem
• Detalhes

Folha nº: **1** de **1**

OS DIREITOS AUTORAIS DESTA PROPOSTA PERTENCEM AOS ENGENHEIROS ACIMA CITADOS E PROIBIDA A SUA REPRODUÇÃO, MODIFICAÇÃO E/OU ALTERAÇÃO. LEI 5988 ART. 25