



Pluvial		
Calha metálica		
Cabeceira retangular 100 mm x 100 mm	1 pç	
Calha retangular 100 mm x 100 mm	9.53 m	
PVC Esgoto		
Anel de borracha 100mm - 4"	1 pç	
Curva 90 curta 100 mm	1 pç	
Tubo rígido c/ ponta lisa 100 mm - 4"	4.71 m	

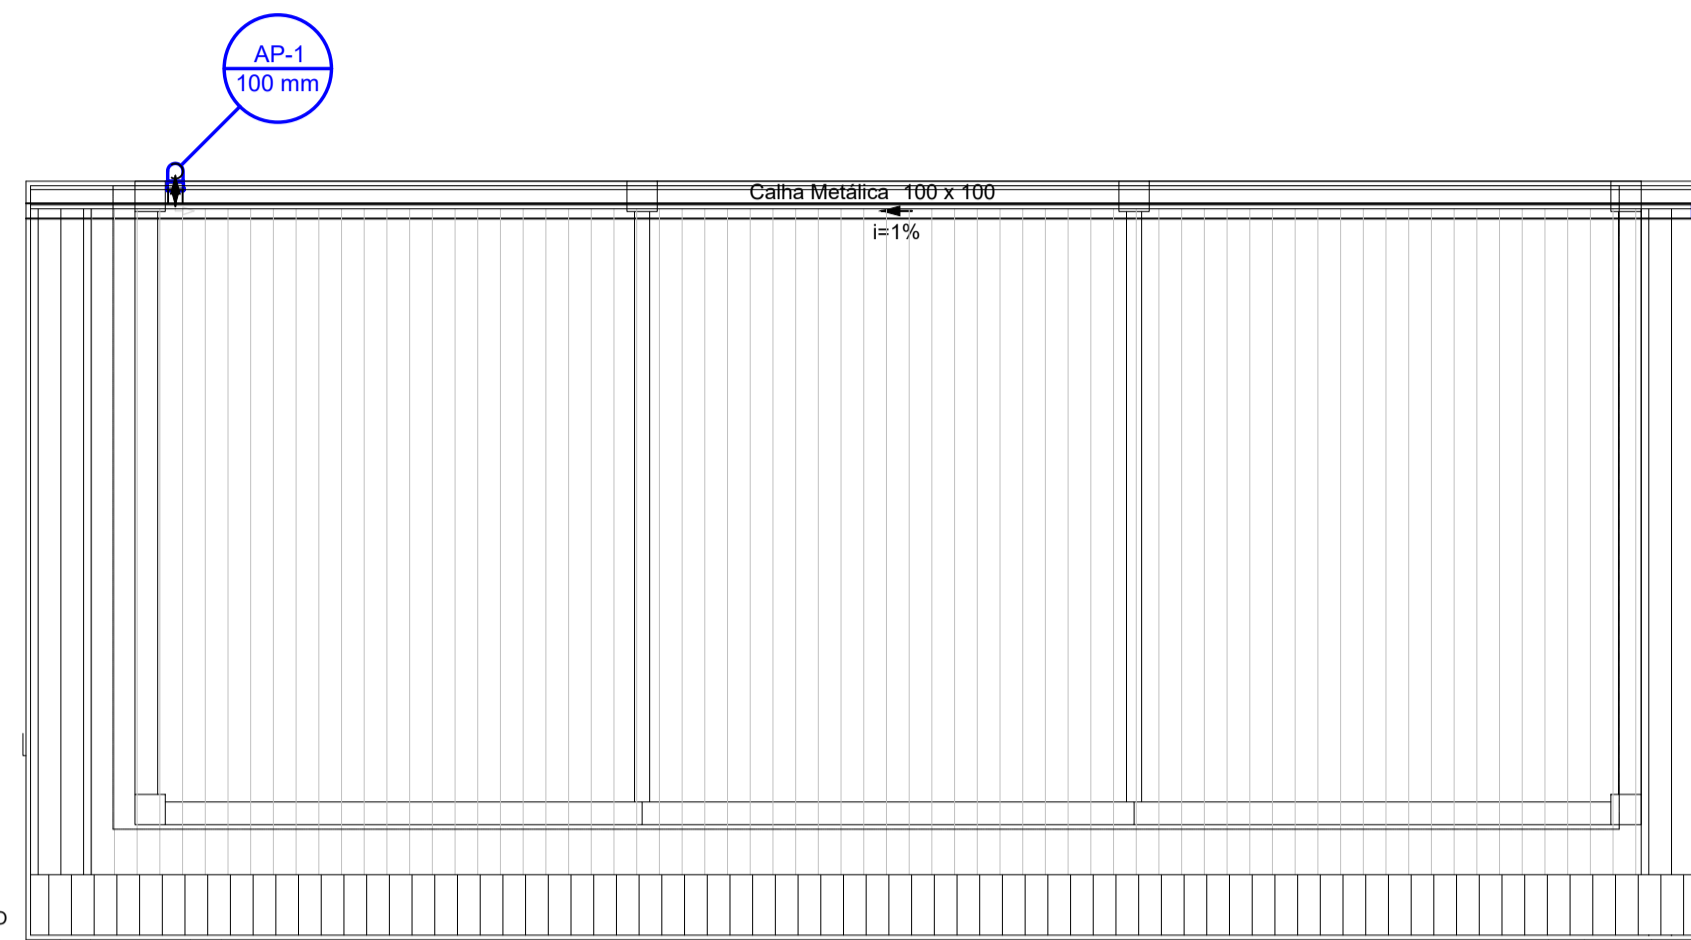


PLANTA DE COBERTURA SANITÁRIO
ESCALA 1/50

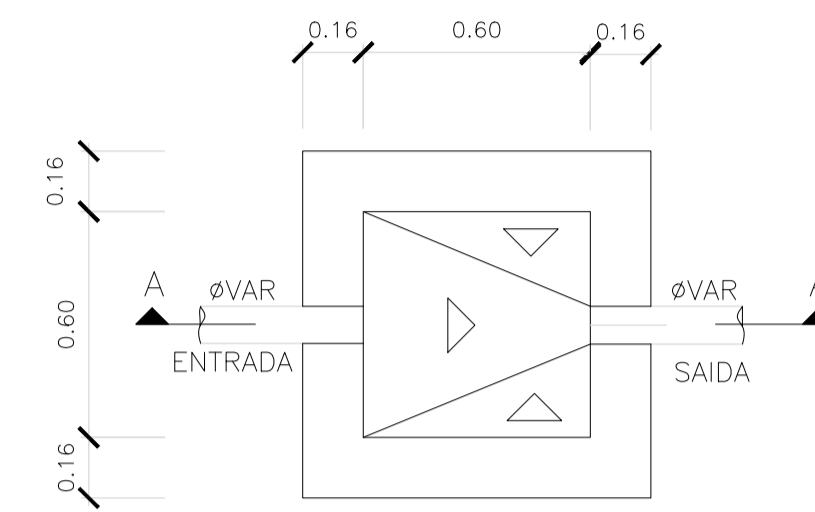


PLANTA BAIXA - CAIXA DE INSPEÇÃO (CI)
ESCALA 1:25

Pluvial		
Caixas de Passagem		
Caixa de areia pluvial com grelha CAG- 60x60cm	2 pç	
Poço de visita para drenagem pluvial PVD- 120x120 cm	1 pç	
PVC Esgoto		
Anel de borracha 100mm - 4"	1 pç	
Curva 90 curta 100 mm	1 pç	
Tubo rígido c/ ponta lisa 100 mm - 4"	9.18 m	

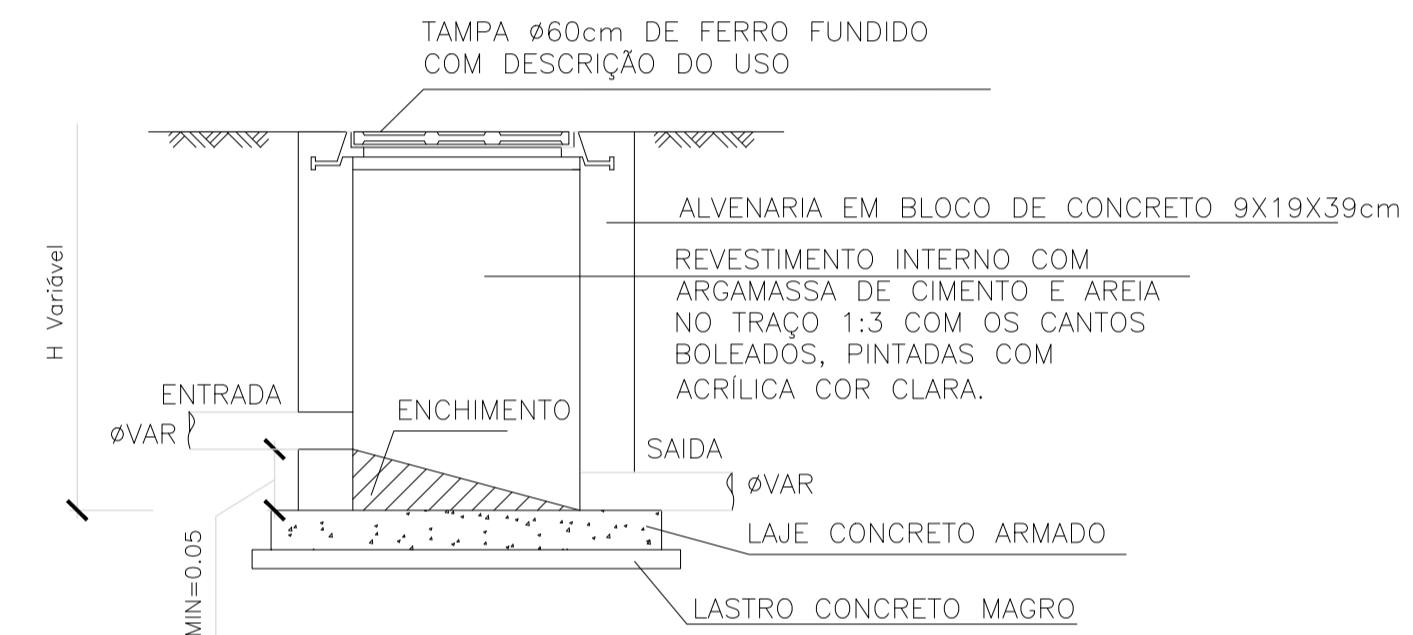

CORTE AA - CAIXA DE INSPEÇÃO (CI)
ESCALA 1:25

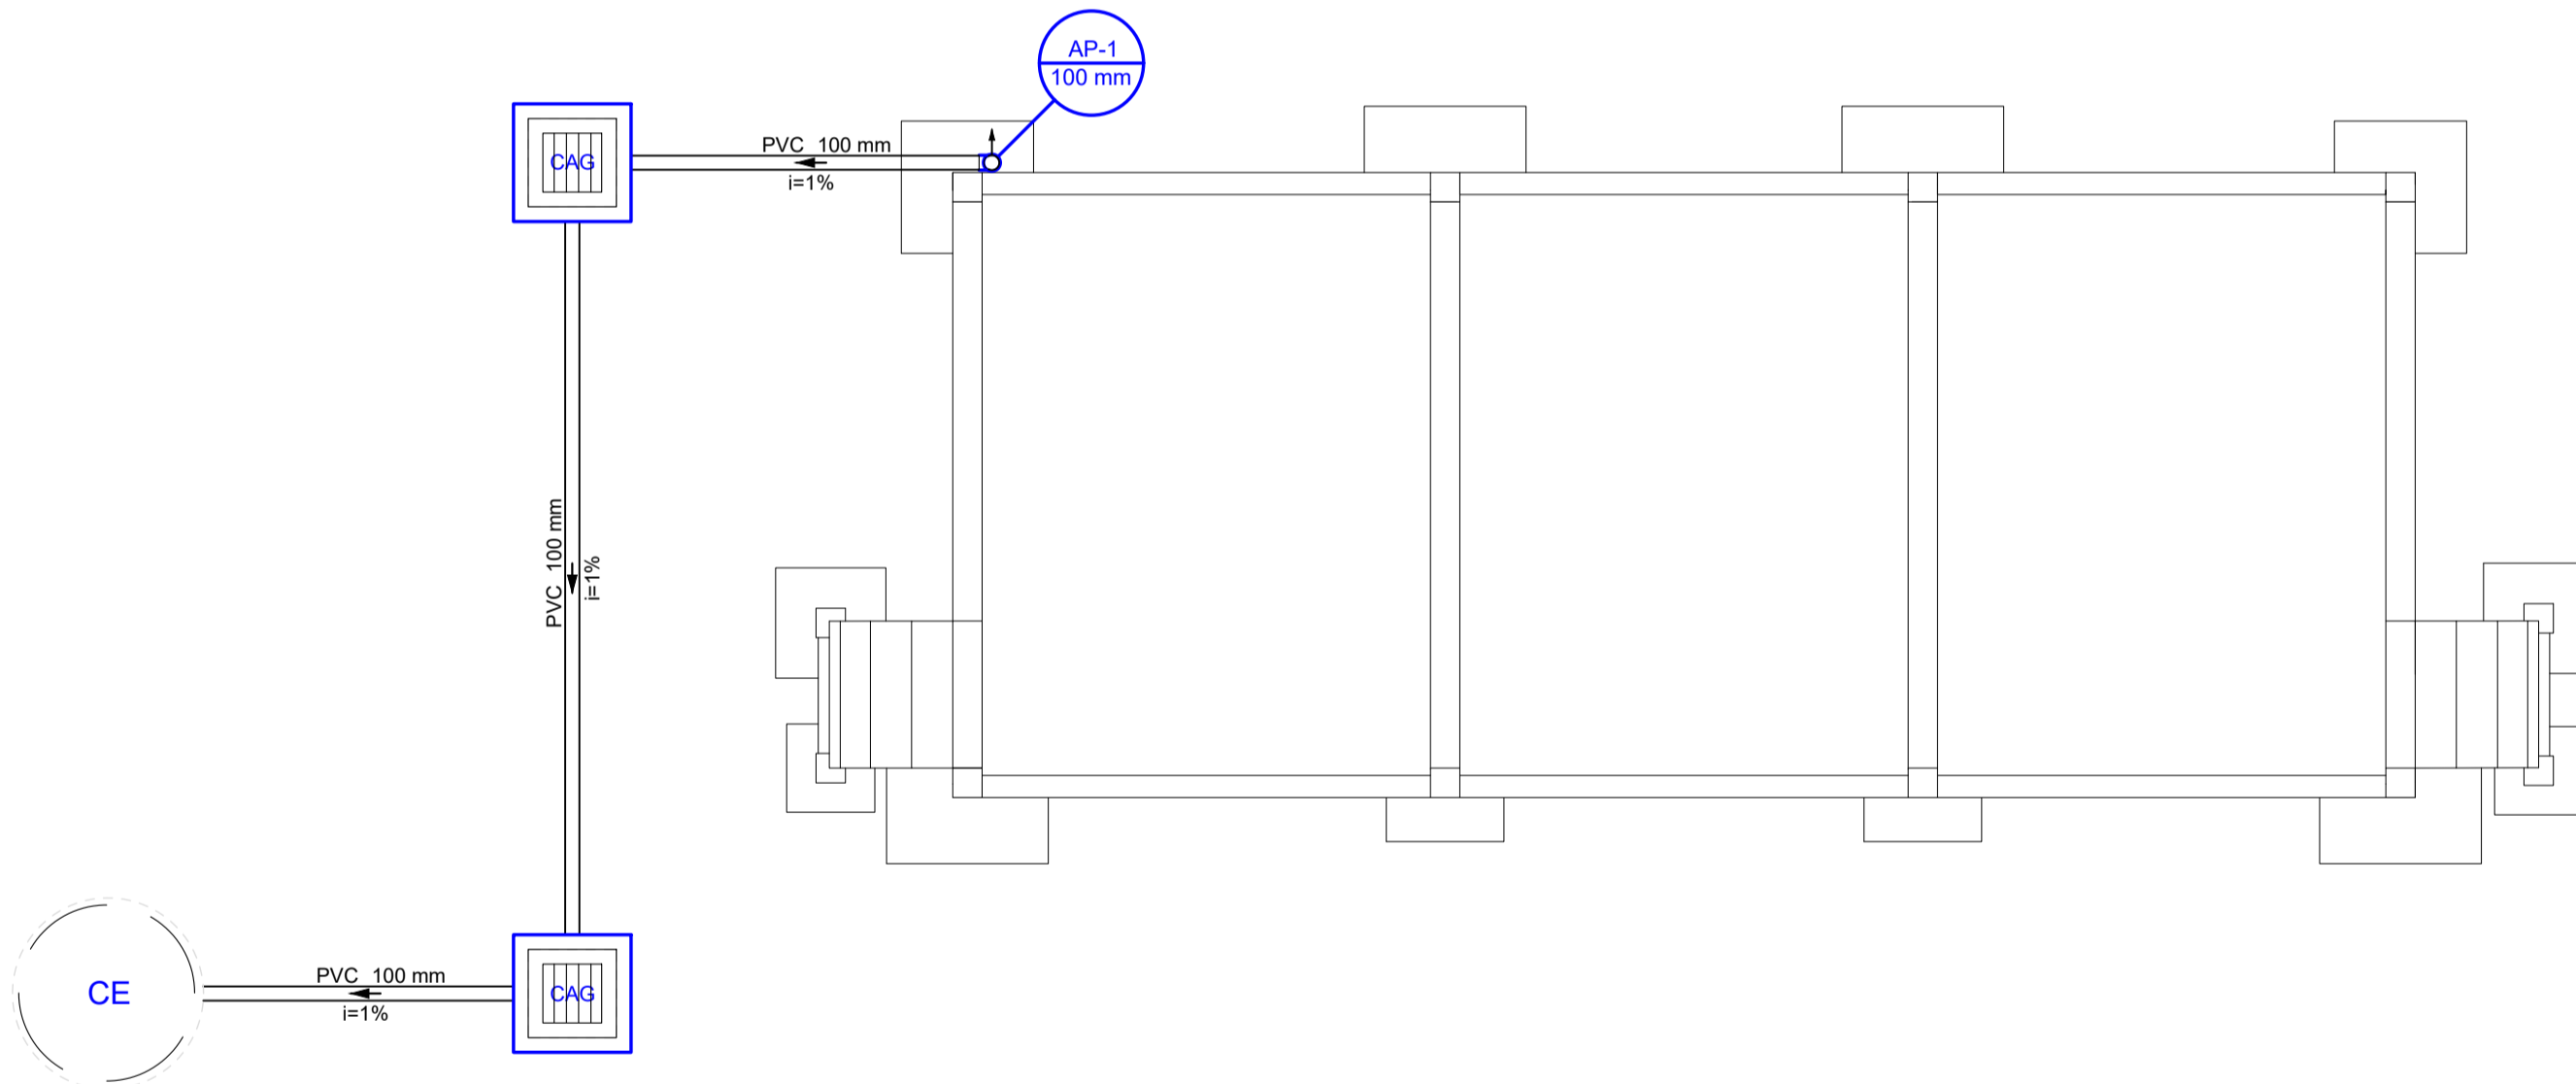

PLANTA DO TÉRREO SANITÁRIO
ESCALA 1/50

REV.	FASE	DESCRIÇÃO DA REVISÃO	DATA	AUTOR
00	EXE	EMIÇÃO INICIAL DO PROJETO EXECUTIVO	20/06/2024	JEAN

APROVAÇÃO:

HIDROSSANITÁRIO

POLÍCIA MILITAR DO ESTADO DE GOIÁS - 22º BPM

Endereço: R. Santa Maria - St. Sul, Trindade - GO, 75380-000

Proprietário: POLÍCIA MILITAR DO ESTADO DE GOIÁS
CNPJ: 01.409.671/0001-73

Autor do projeto: JOÃO PAULO SANTOS SOKOLOWSKEI CREA 16986/D-GO
JEAN CARLOS BORGES BATISTA CREA 1016108087/D-GO

Responsável Técnico: JOÃO PAULO SANTOS SOKOLOWSKEI CREA 16986/D-GO
JEAN CARLOS BORGES BATISTA CREA 1016108087/D-GO

LOGOMARCA:	DESCRIÇÃO DOS PAVIOS:		
	CONTEÚDO	ÁREA CONSTRUÍDA:	FOLHA
	PLANTAS DETALHES		01/01
			DATA: 20/06/2024 DESENHO: