


Quantitativo de Equipamentos e Componentes				
POS.	Descrição do Material	Dimensões	Quantidade (peças)	Fabricante
<b>Equipamentos de ar condicionado</b>				
01	Unidade Condensadora Split Inverter, Cap. 12000BTU/h, Frio, 220V, conjunto Hi wall, Fujitsu	12000BTU/h	2	Fujitsu ou equivalente
02	Unidade Evaporadora Split Inverter, Hi Wall, Cap. 12000BTU/h, Frio, 220V, monofásico, Fujitsu	12000BTU/h	2	Fujitsu ou equivalente
<b>Suportes</b>				
-	Chumbador de Expansão, rosca Ø3/8", de aço carbono galvanizado, tipo CB	Ø3/8"	12	-
-	Suporte para condensadora, 700mm	700mm	2	EOS ou equivalente


<b>Quantitativo Tubulações</b>	
<b>Descrição do Material</b>	<b>Comprimento (m)</b>
<p>rede frigorífica para Split de 12000Btu/h contendo:</p> <p>Unha de Líquido: Tubo de cobre Ø1/4'' + Isolamento</p> <p>Unha de Succão: Tubo de cobre Ø1/2'' + Isolamento</p> <p>x Cabo PP#4x1,5mm<sup>2</sup></p> <p>retroduto Flexível de PVC 25mm</p>	5,48

<b>Tubos_Quantitativo Tubos de Cobre + Isolamento (m)</b>					
<b>Ø1/4"</b>	<b>Ø3/8"</b>	<b>Ø1/2"</b>	<b>Ø3/4"</b>	<b>Ø5/8"</b>	<b>Ø7/8"</b>
5.484898	0	5.484898	0	0	0

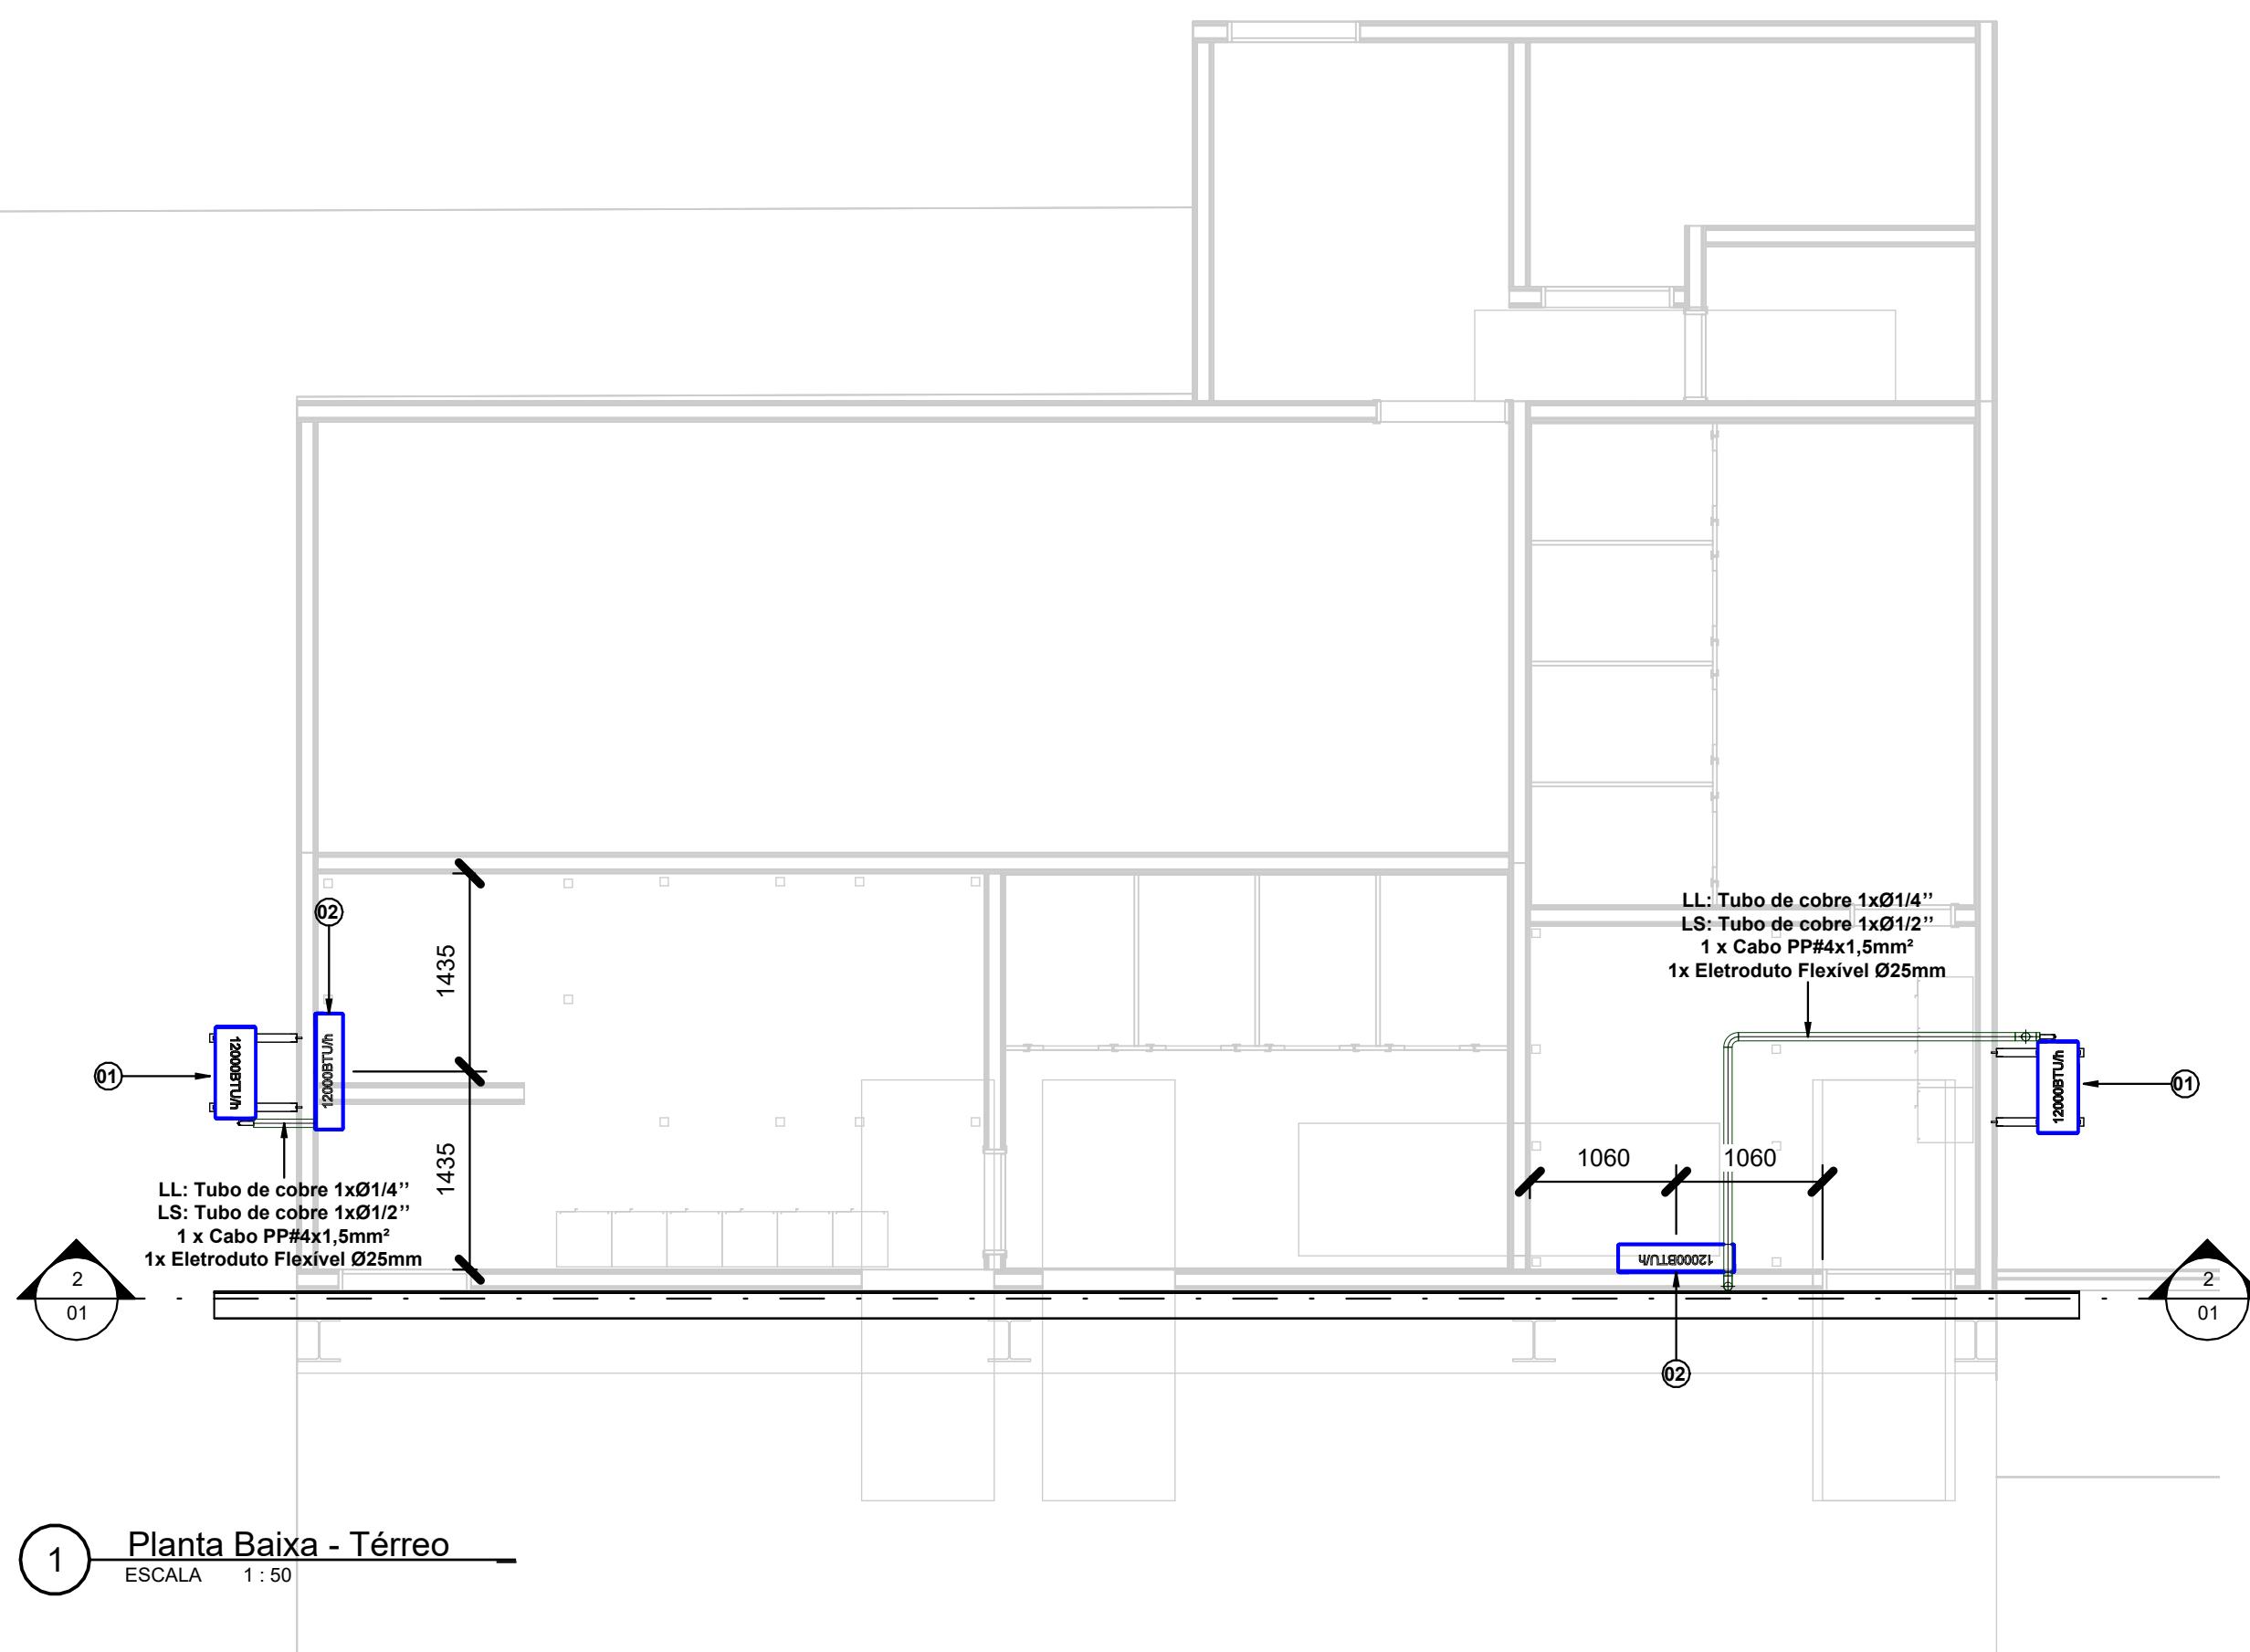

1 Planta Baixa - Térreo  
ESCALA 1 : 50

1 ESCALA

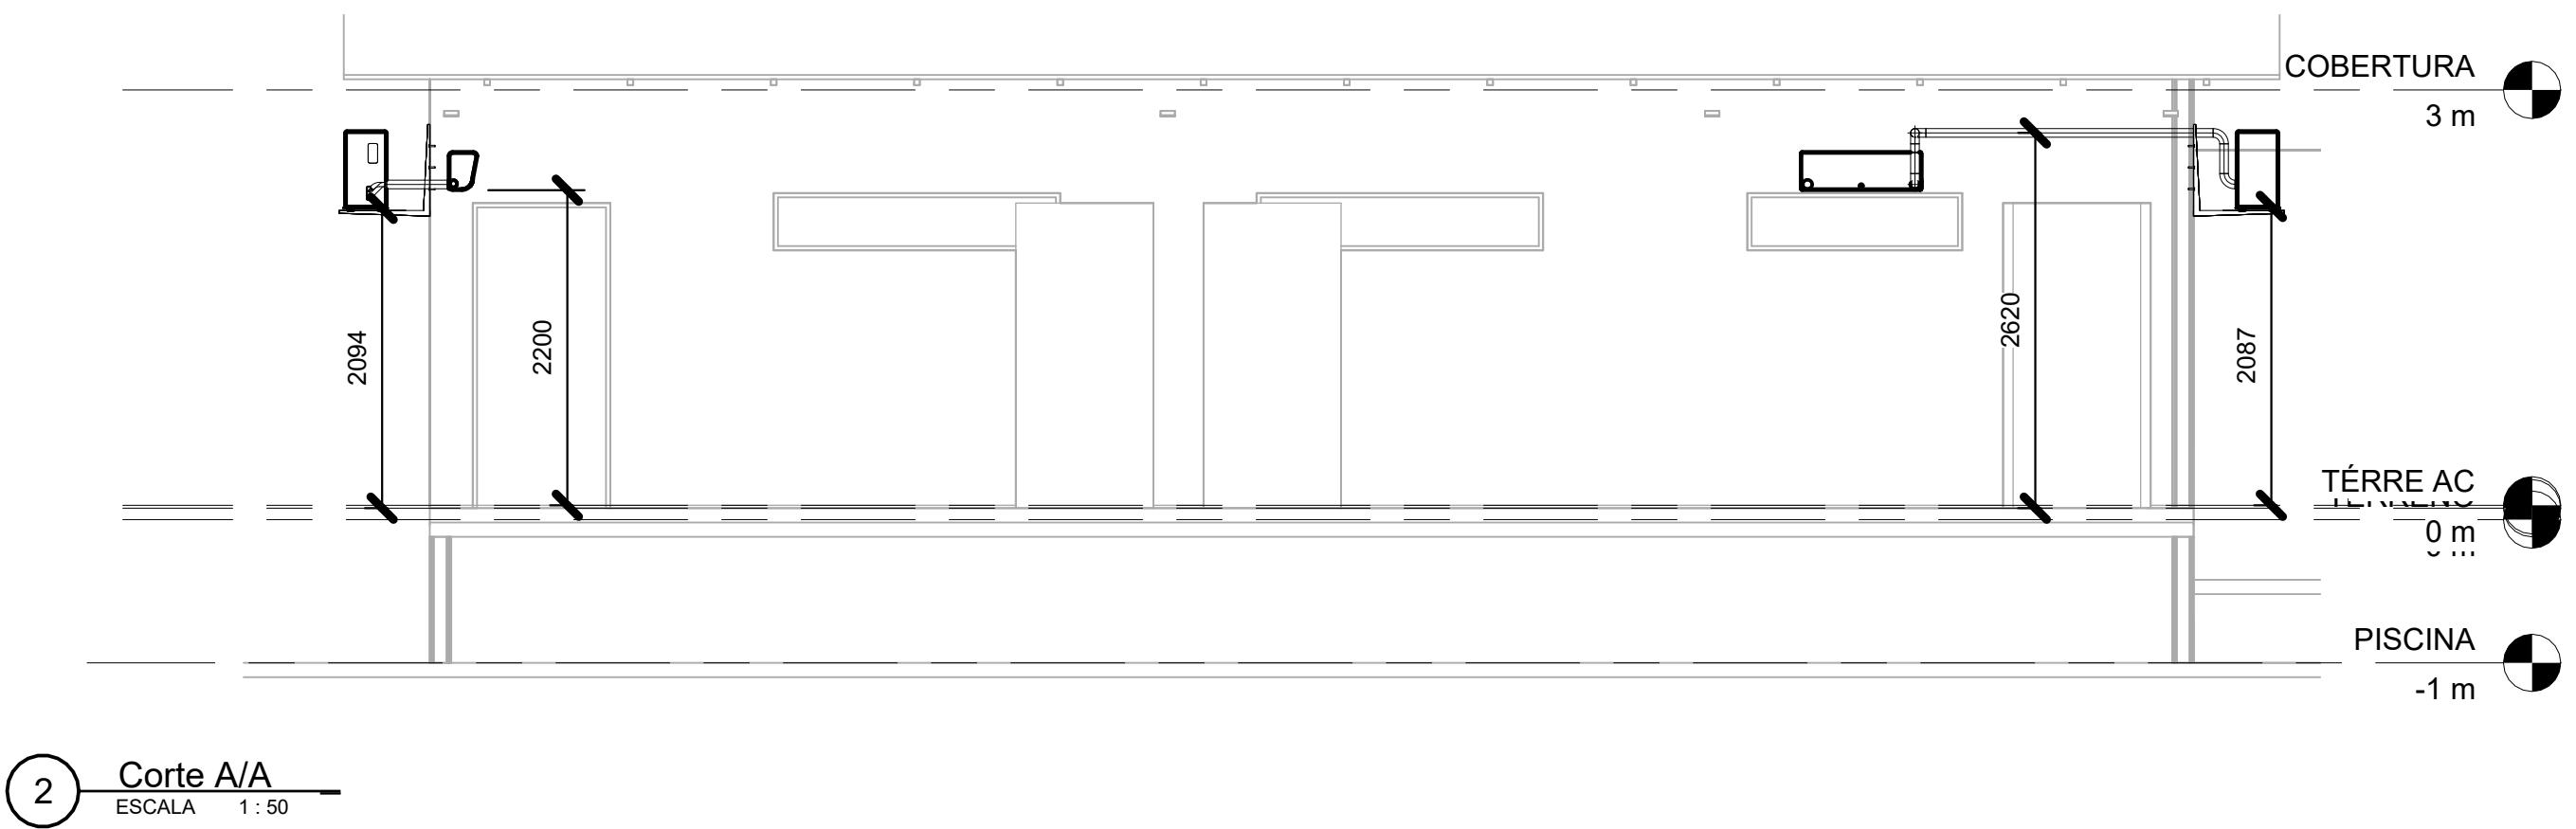

2 Corte A/A  
ESCALA 1 : 50

— ESCALA

# CLIMATIZAÇÃO

1000

EDIFICAÇÃO INSTITUCIONAL ESTADUAL

proprietário

ICIA MILITAR DO ESTADO DE GOIÁS - PMGO  
J: 01.409.671/0001-73

utor do projeto


RCO FELIPE FREITAS LEÃO  
REA 1018937501D-GO

Responsável Técnico

EA 1018937501D-GO

OMARCA:

 Planta Baixa / Cortes	
CONTEÚDO:	ÁREA CONSTRUÍDA EDIFÍCIO PRINCIPAL:
	ÁREA CONSTRUÍDA DA GUARITA
	DATA: 04/09/2025 10:20:49
	DESENHO: 1 : 50
	FOLHA: <b>01/02</b>



# CLIMATIZAÇÃO

Endereço: EDIFICAÇÃO INSTITUCIONAL ESTADUAL  
 Proprietário: POLICIA MILITAR DO ESTADO DE GOIAS - PMGO  
 CNPJ: 01.409.671/0001-73  
 Autor do projeto: MARCO FELIPE FREITAS LEÃO  
 CREA 10189375010-GO  
 Responsável Técnico: MARCO FELIPE FREITAS LEÃO  
 CREA 10189375010-GO

LOGOMARCA: **JP** ENGENHARIA E CONSULTORIA  
 DETALHES TÍPICOS  
 CONTEÚDO: ÁREA CONSTRUIDA EDIFÍCIO PRINCIPAL: 02/02  
 ÁREA CONSTRUIDA DA GUARDA: DATA: 04/09/2025 10:20:50  
 DESENHO: ESCALA: